

近江八幡市上水道重要管路更新事業（その1）

要求水準書 資料集


 
【資料1】：本基幹管路の概要を示す図面

【資料2】：調査業務の位置図


令和6年4月

近江八幡市水道事業所



位置図 S=1:10,000

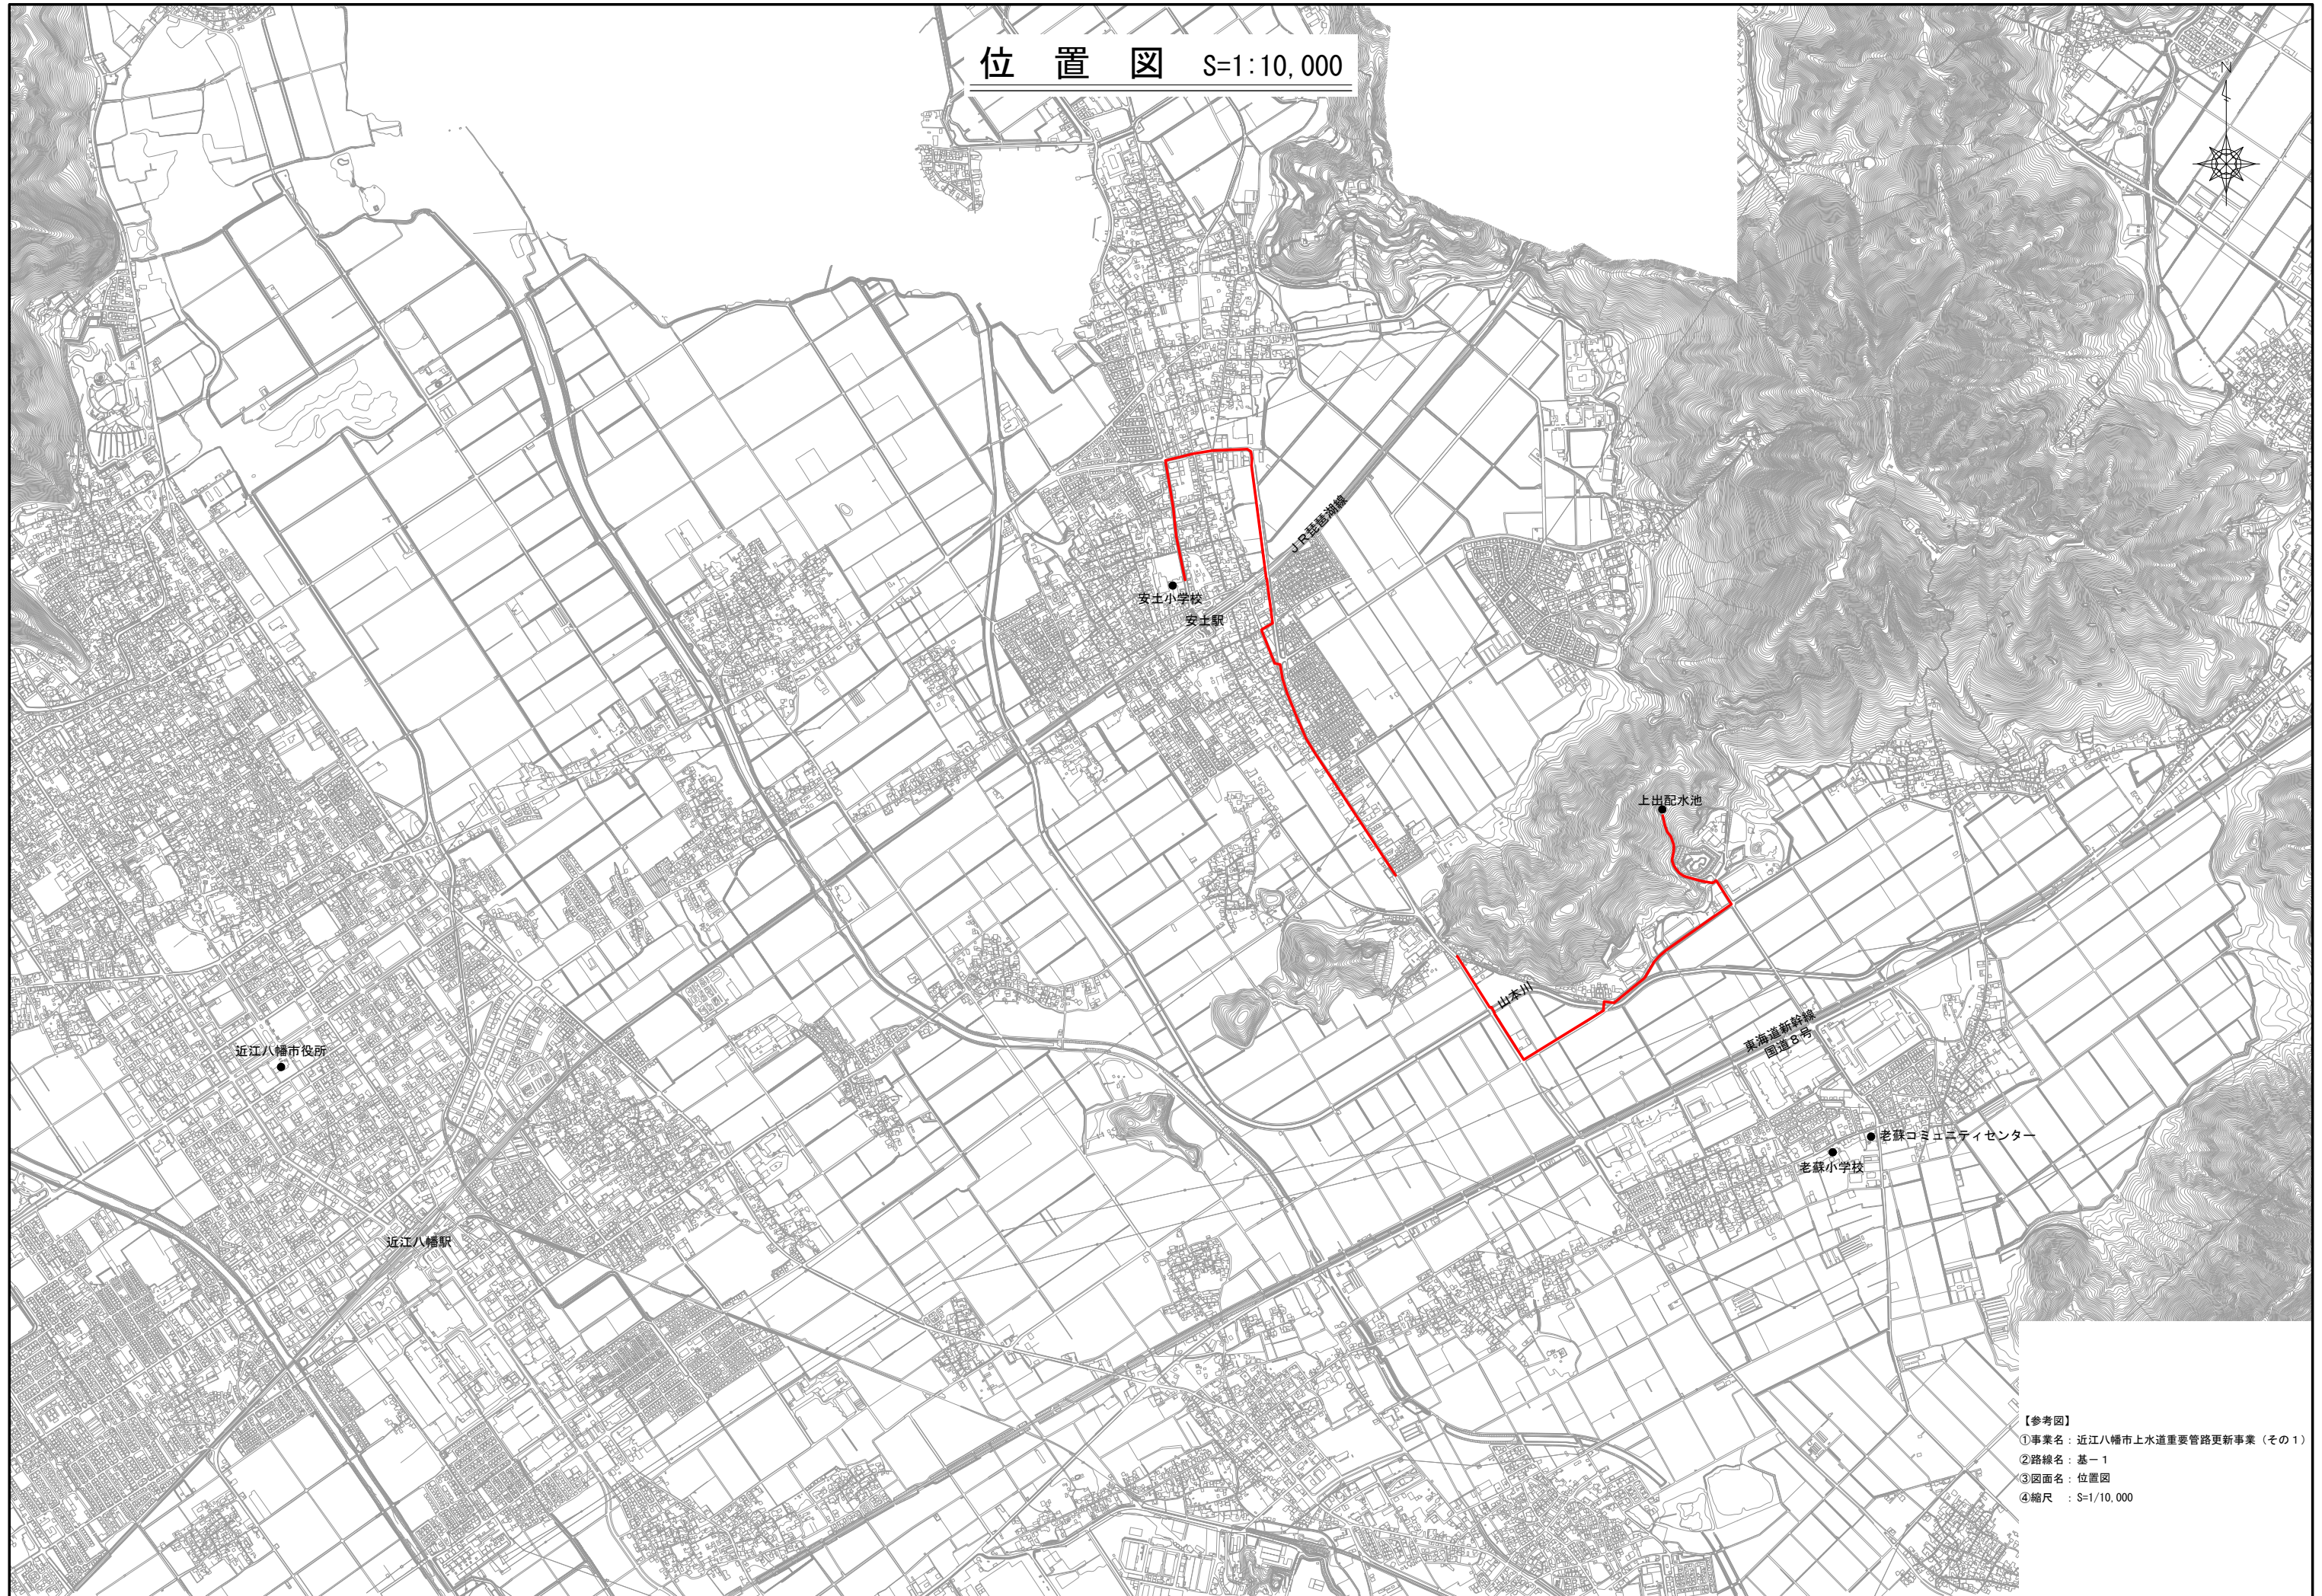

【参考図】
①事業名：近江八幡市水道重要管路更新事業（その1）
②路線名：基-1
③図面名：位置図
④縮尺：S=1/10,000

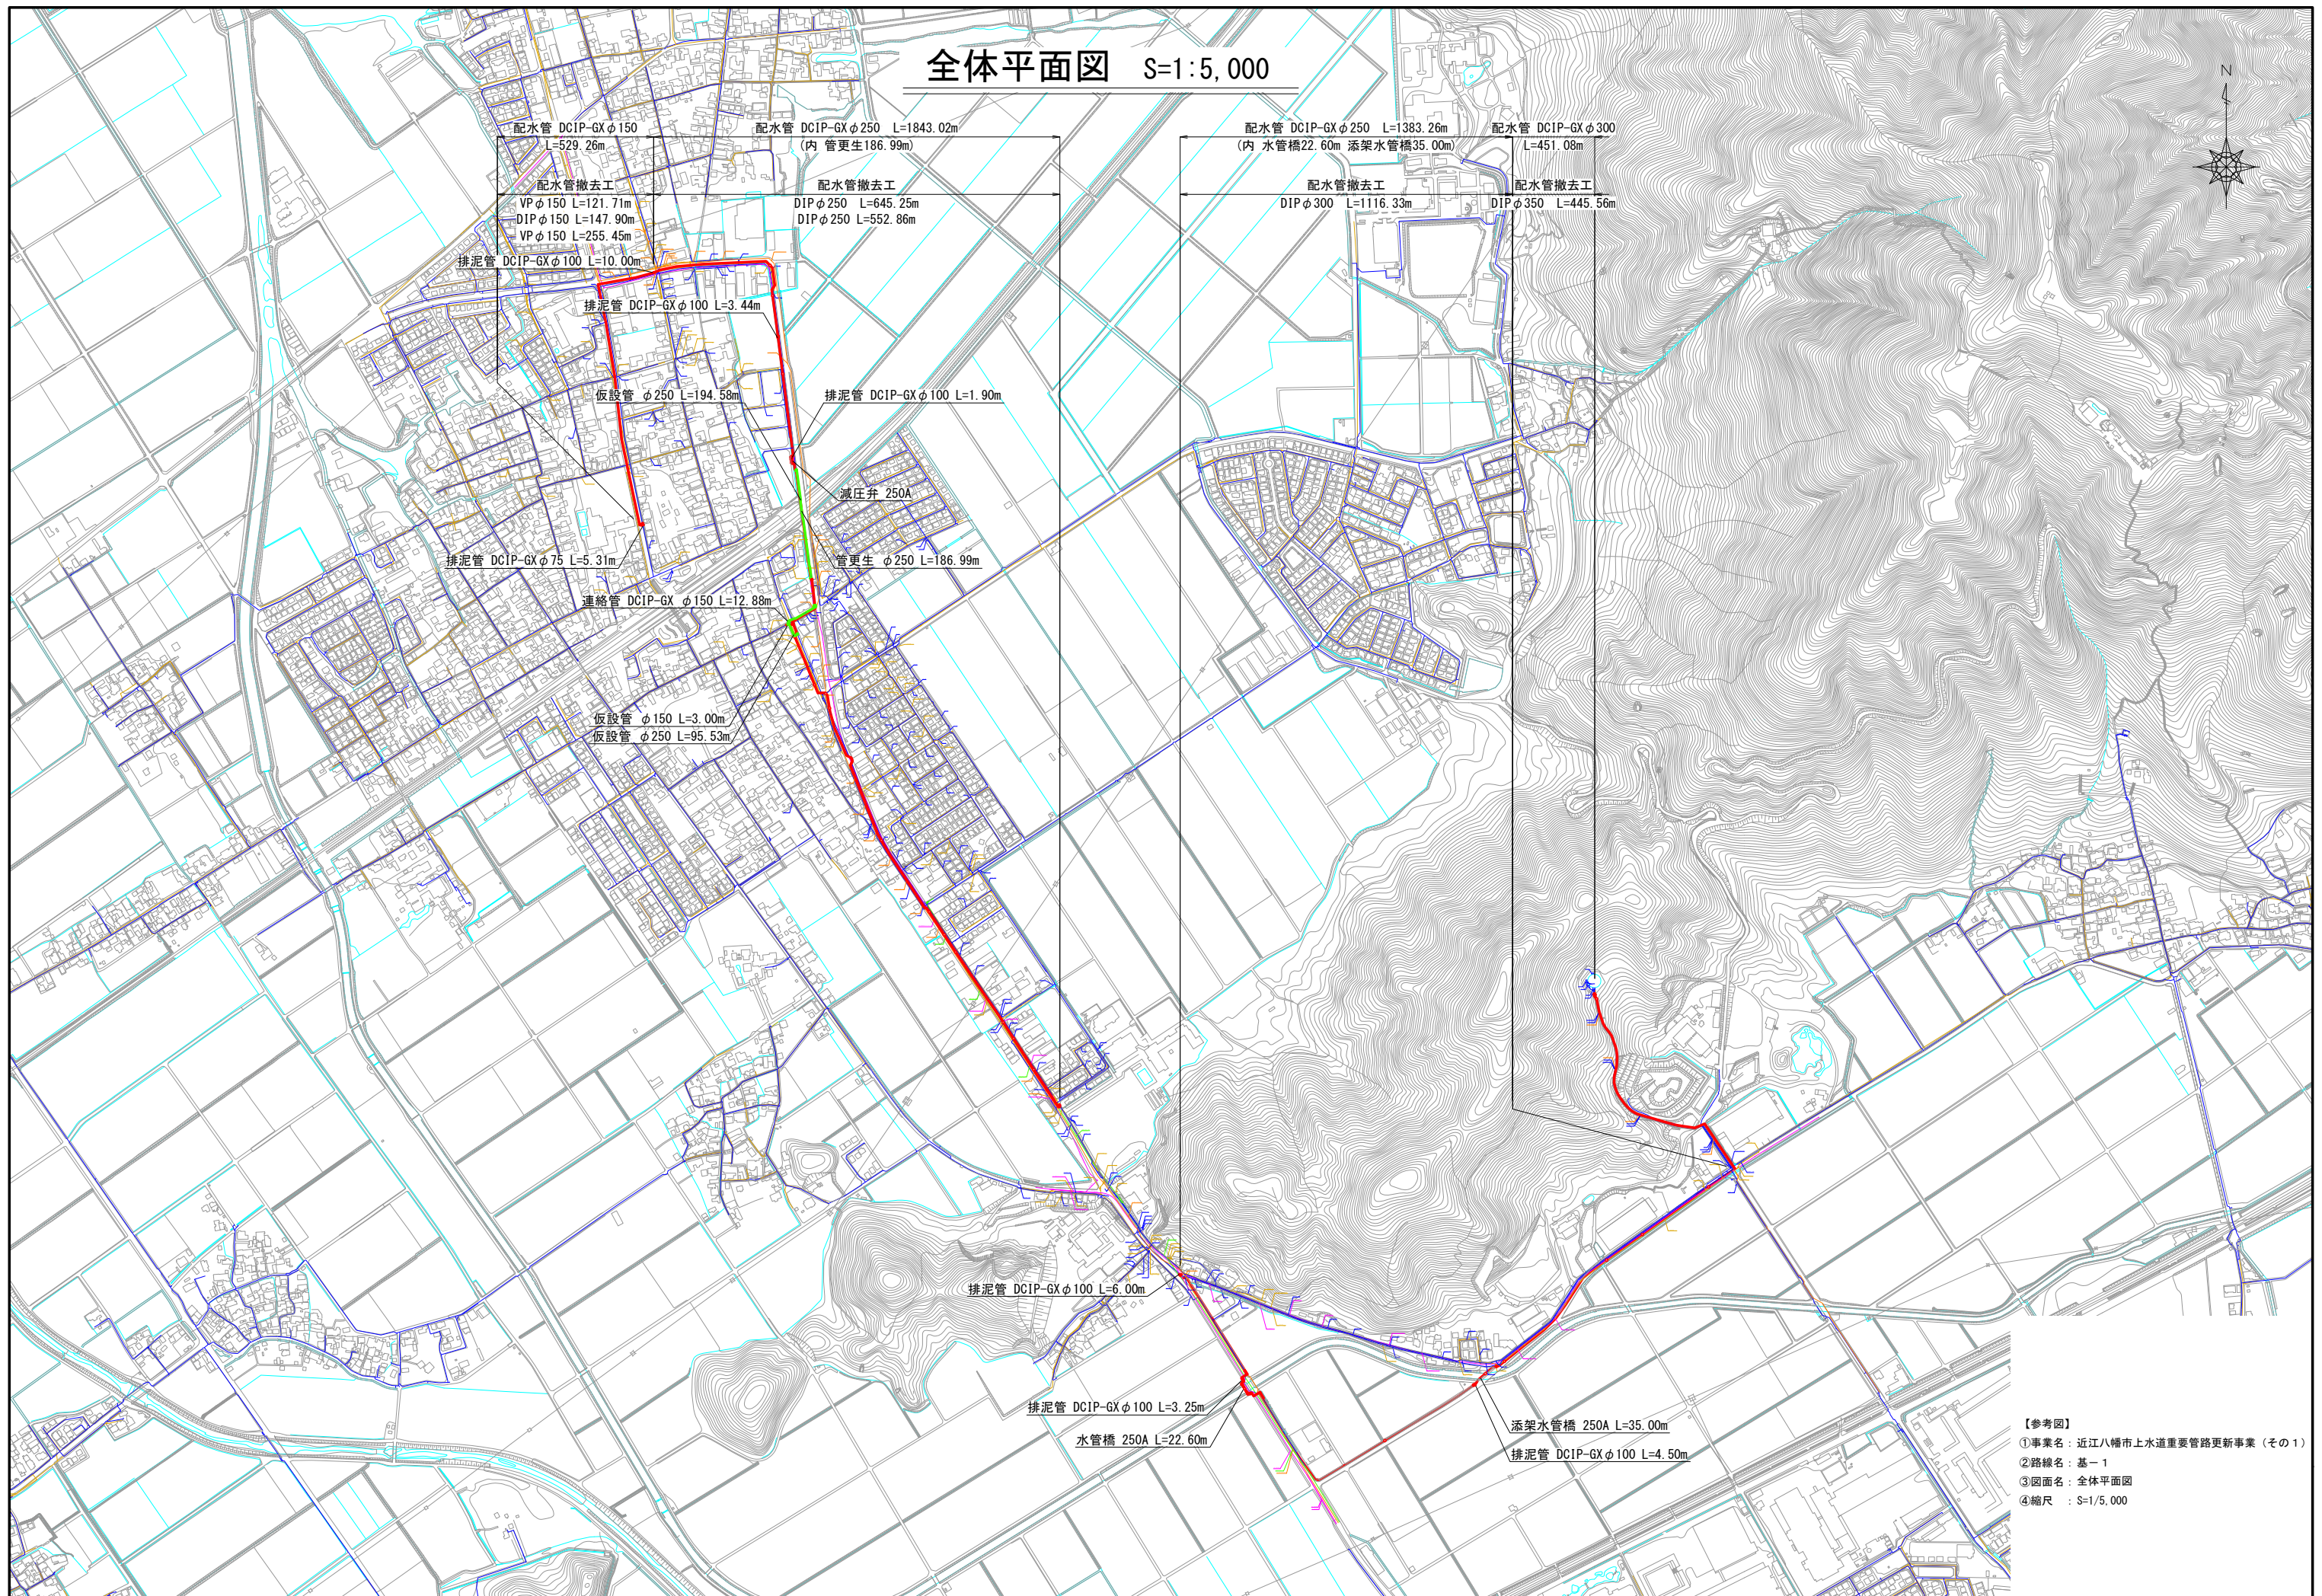

配水管平面図 (1/18) S=1:500

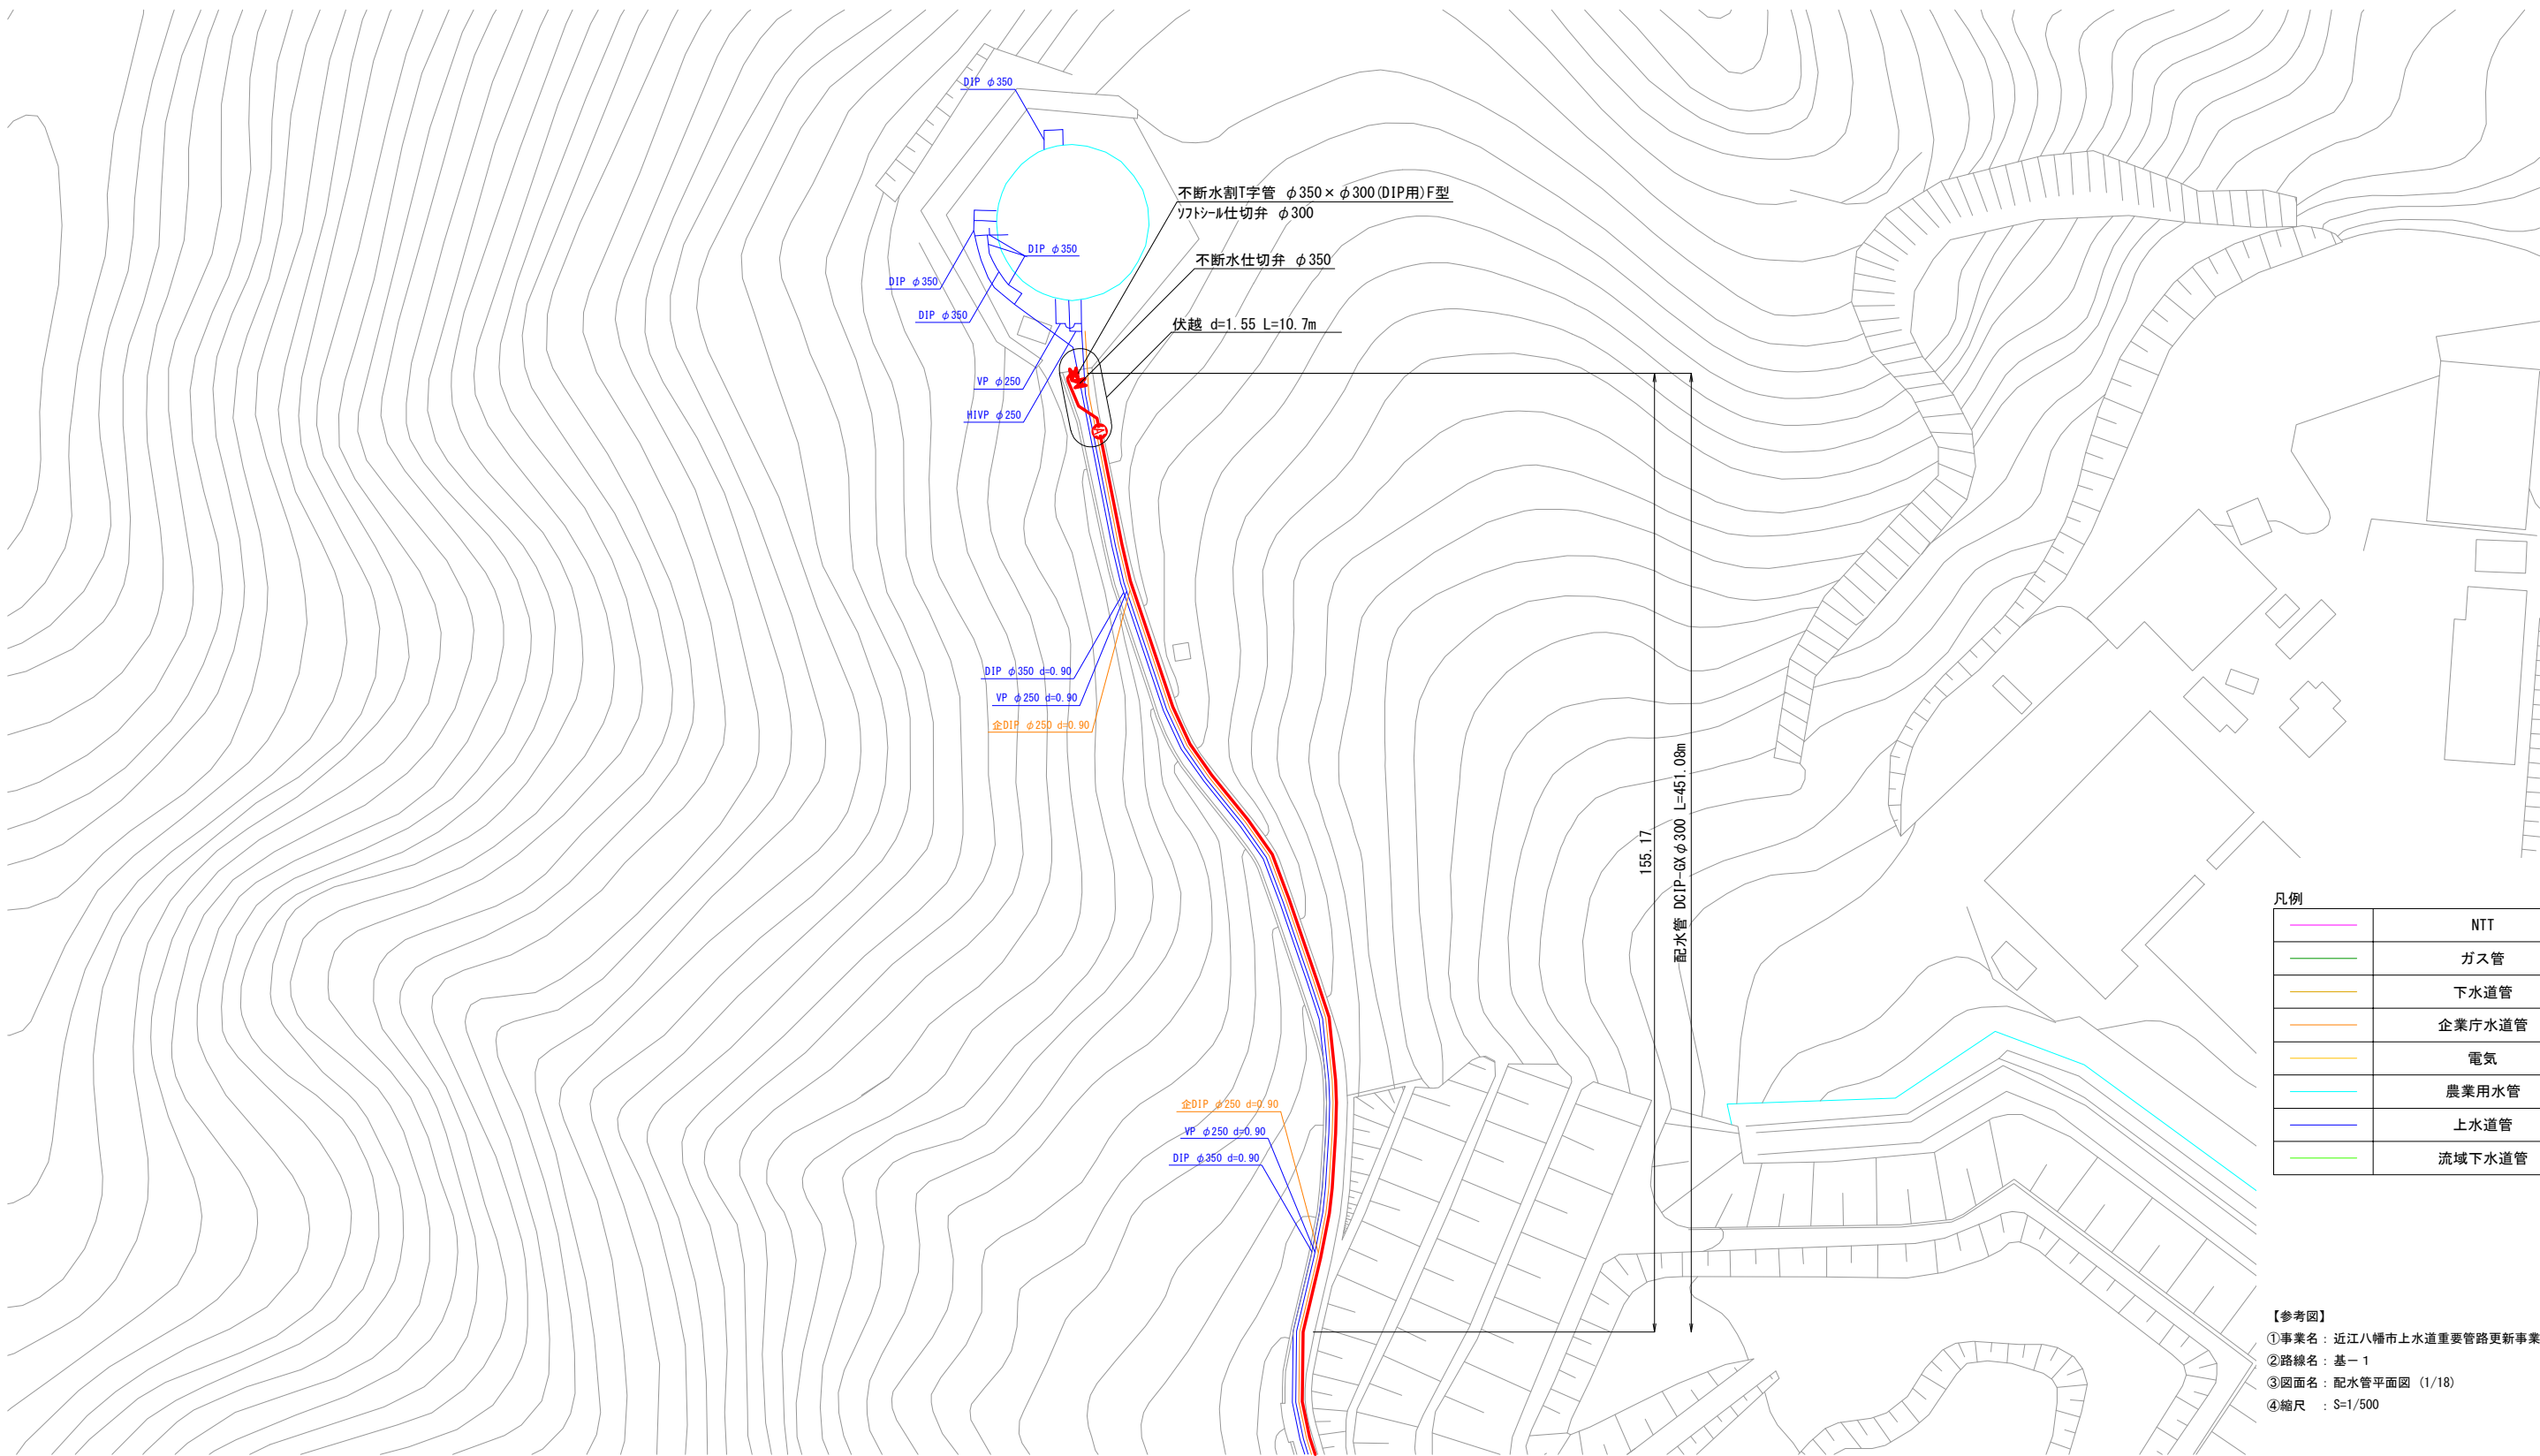 



凡例

	NTT
	ガス管
	下水道管
	企業庁水道管
	電気
	農業用水管
	上水道管
	流域下水道管

【参考図】
①事業名：近江八幡市上水道重要管路更新事業（その1）
②路線名：基-1
③図面名：配水管平面図 (1/18)
④縮尺：S=1/500



 配水管平面図 (3/18) S=1:500

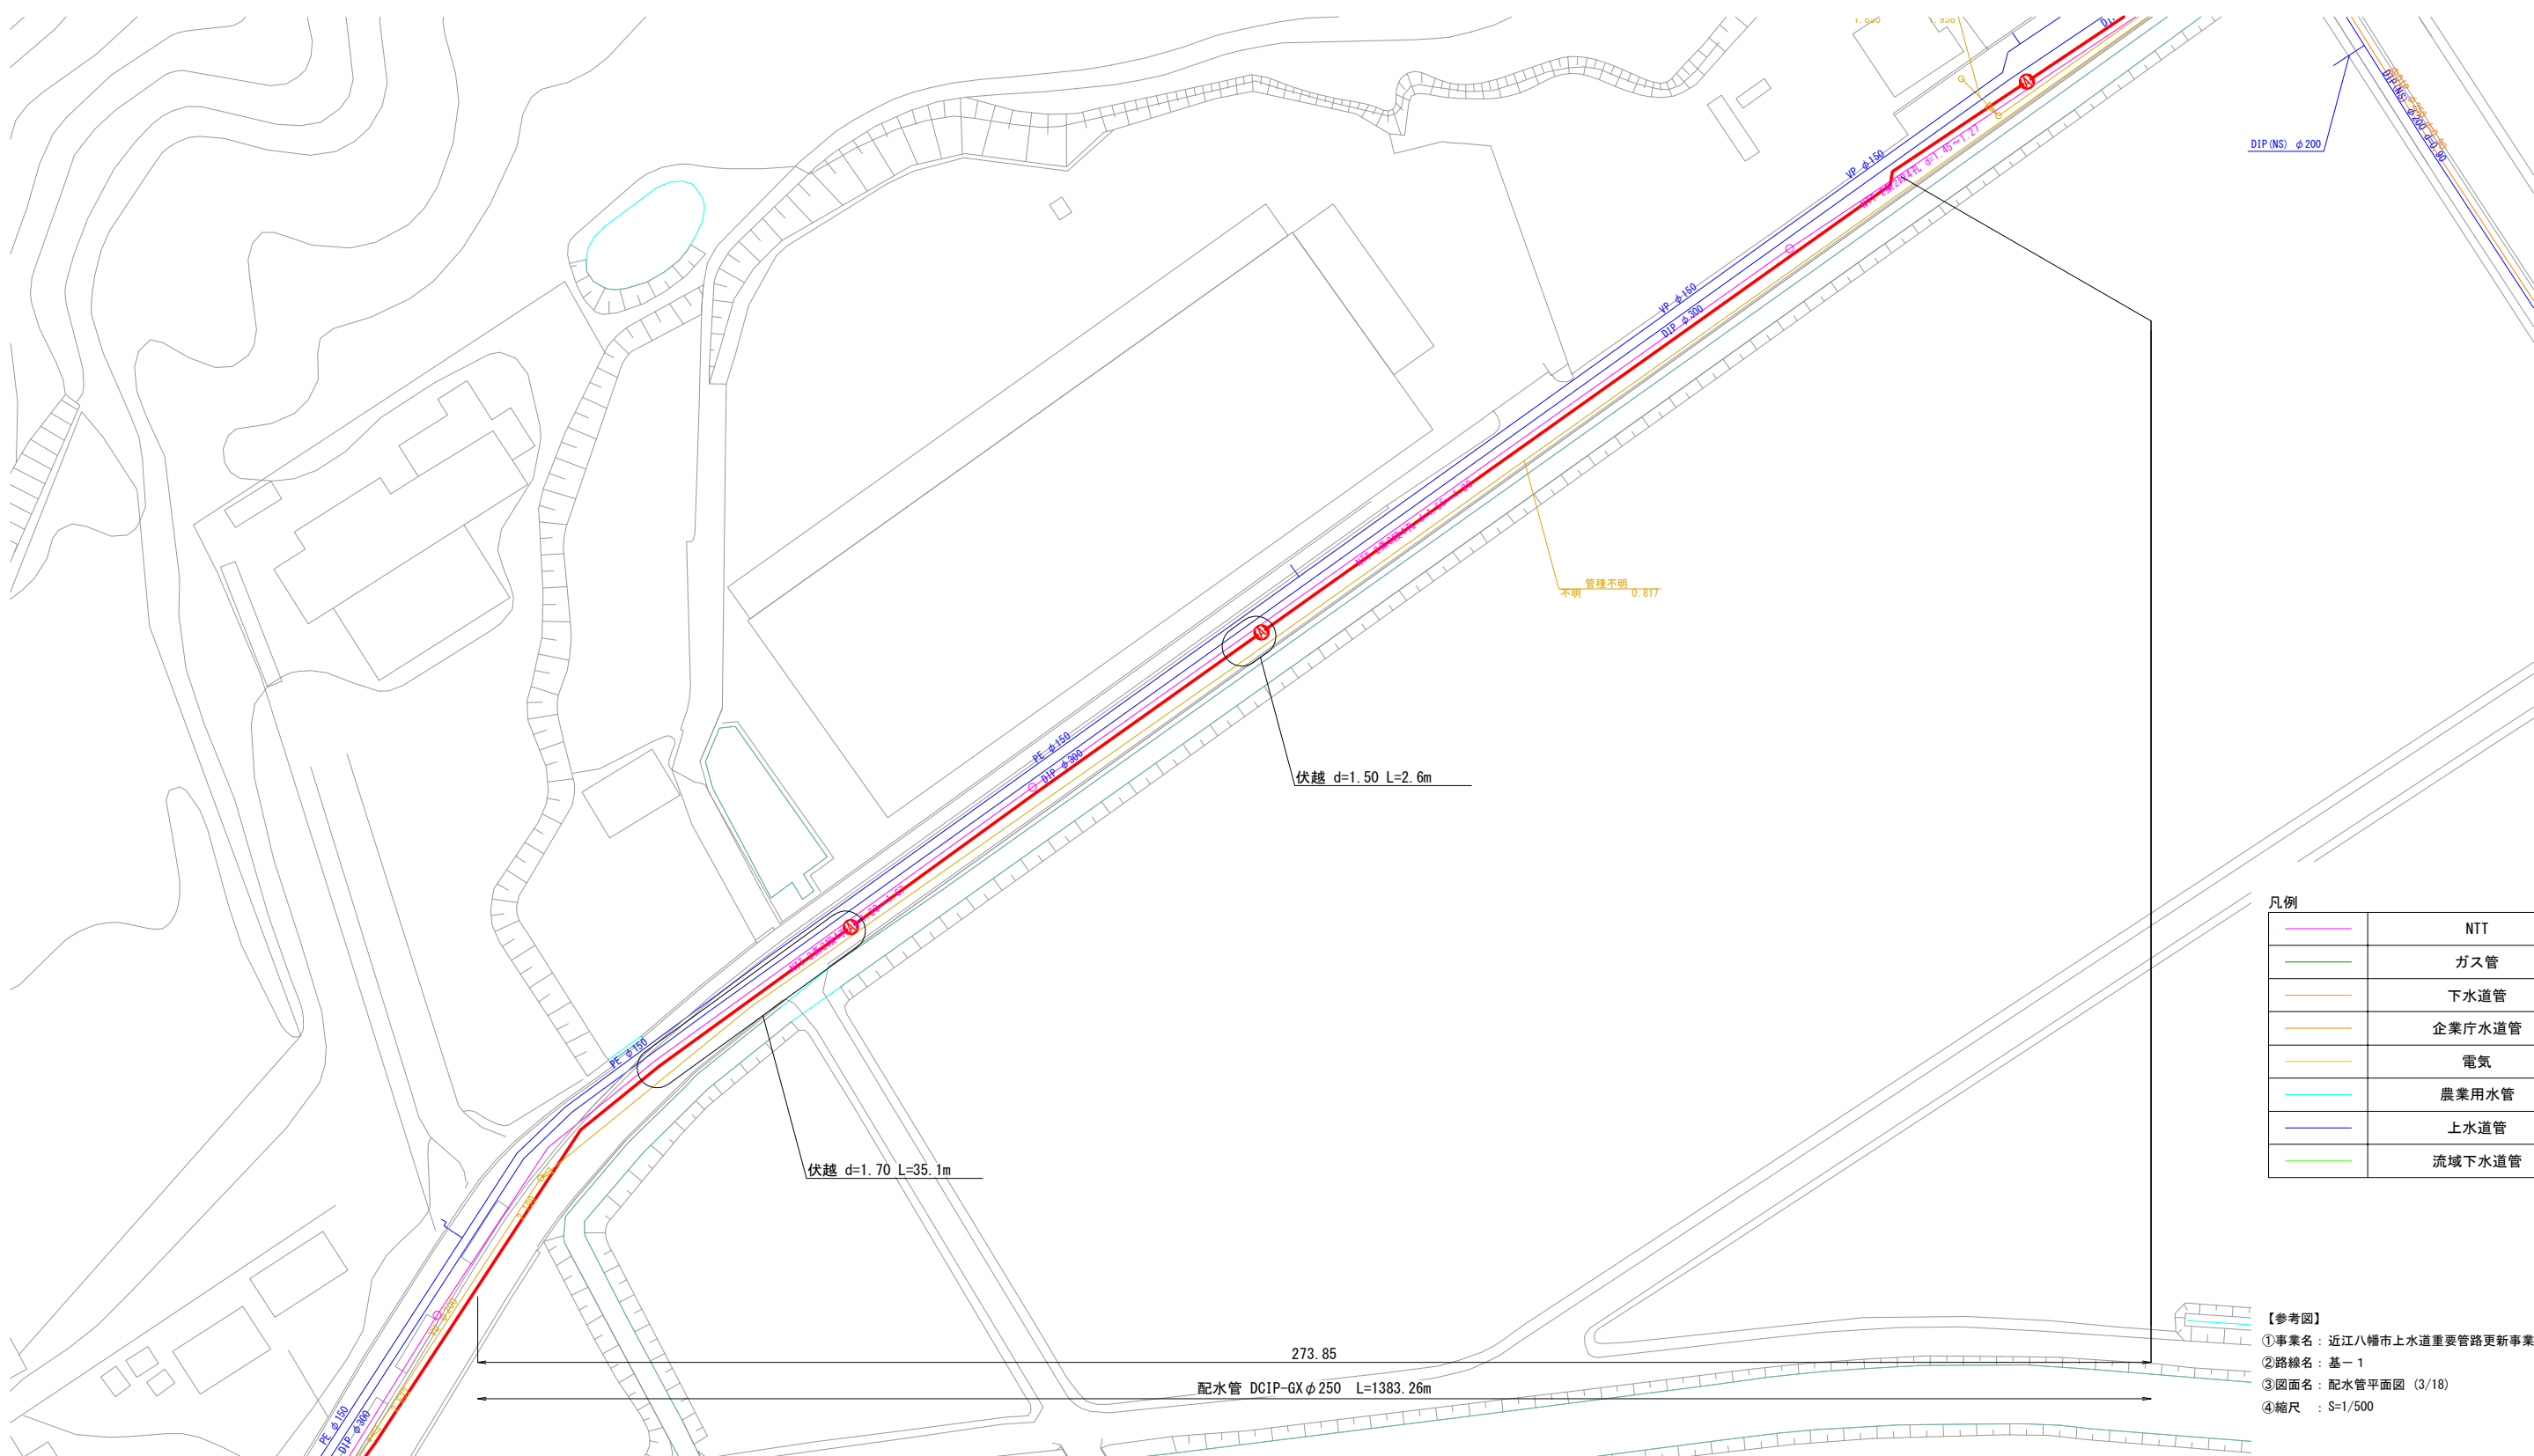



凡例

	NTT
	ガス管
	下水道管
	企業庁水道管
	電気
	農業用水管
	上水道管
	流域下水道管

【参考図】
①事業名：近江八幡市上水道重要管路更新事業（その1）
②路線名：基-1
③図面名：配水管平面図（3/18）
④縮尺：S=1/500


 
配水管平面図 (4/18) S=1:500

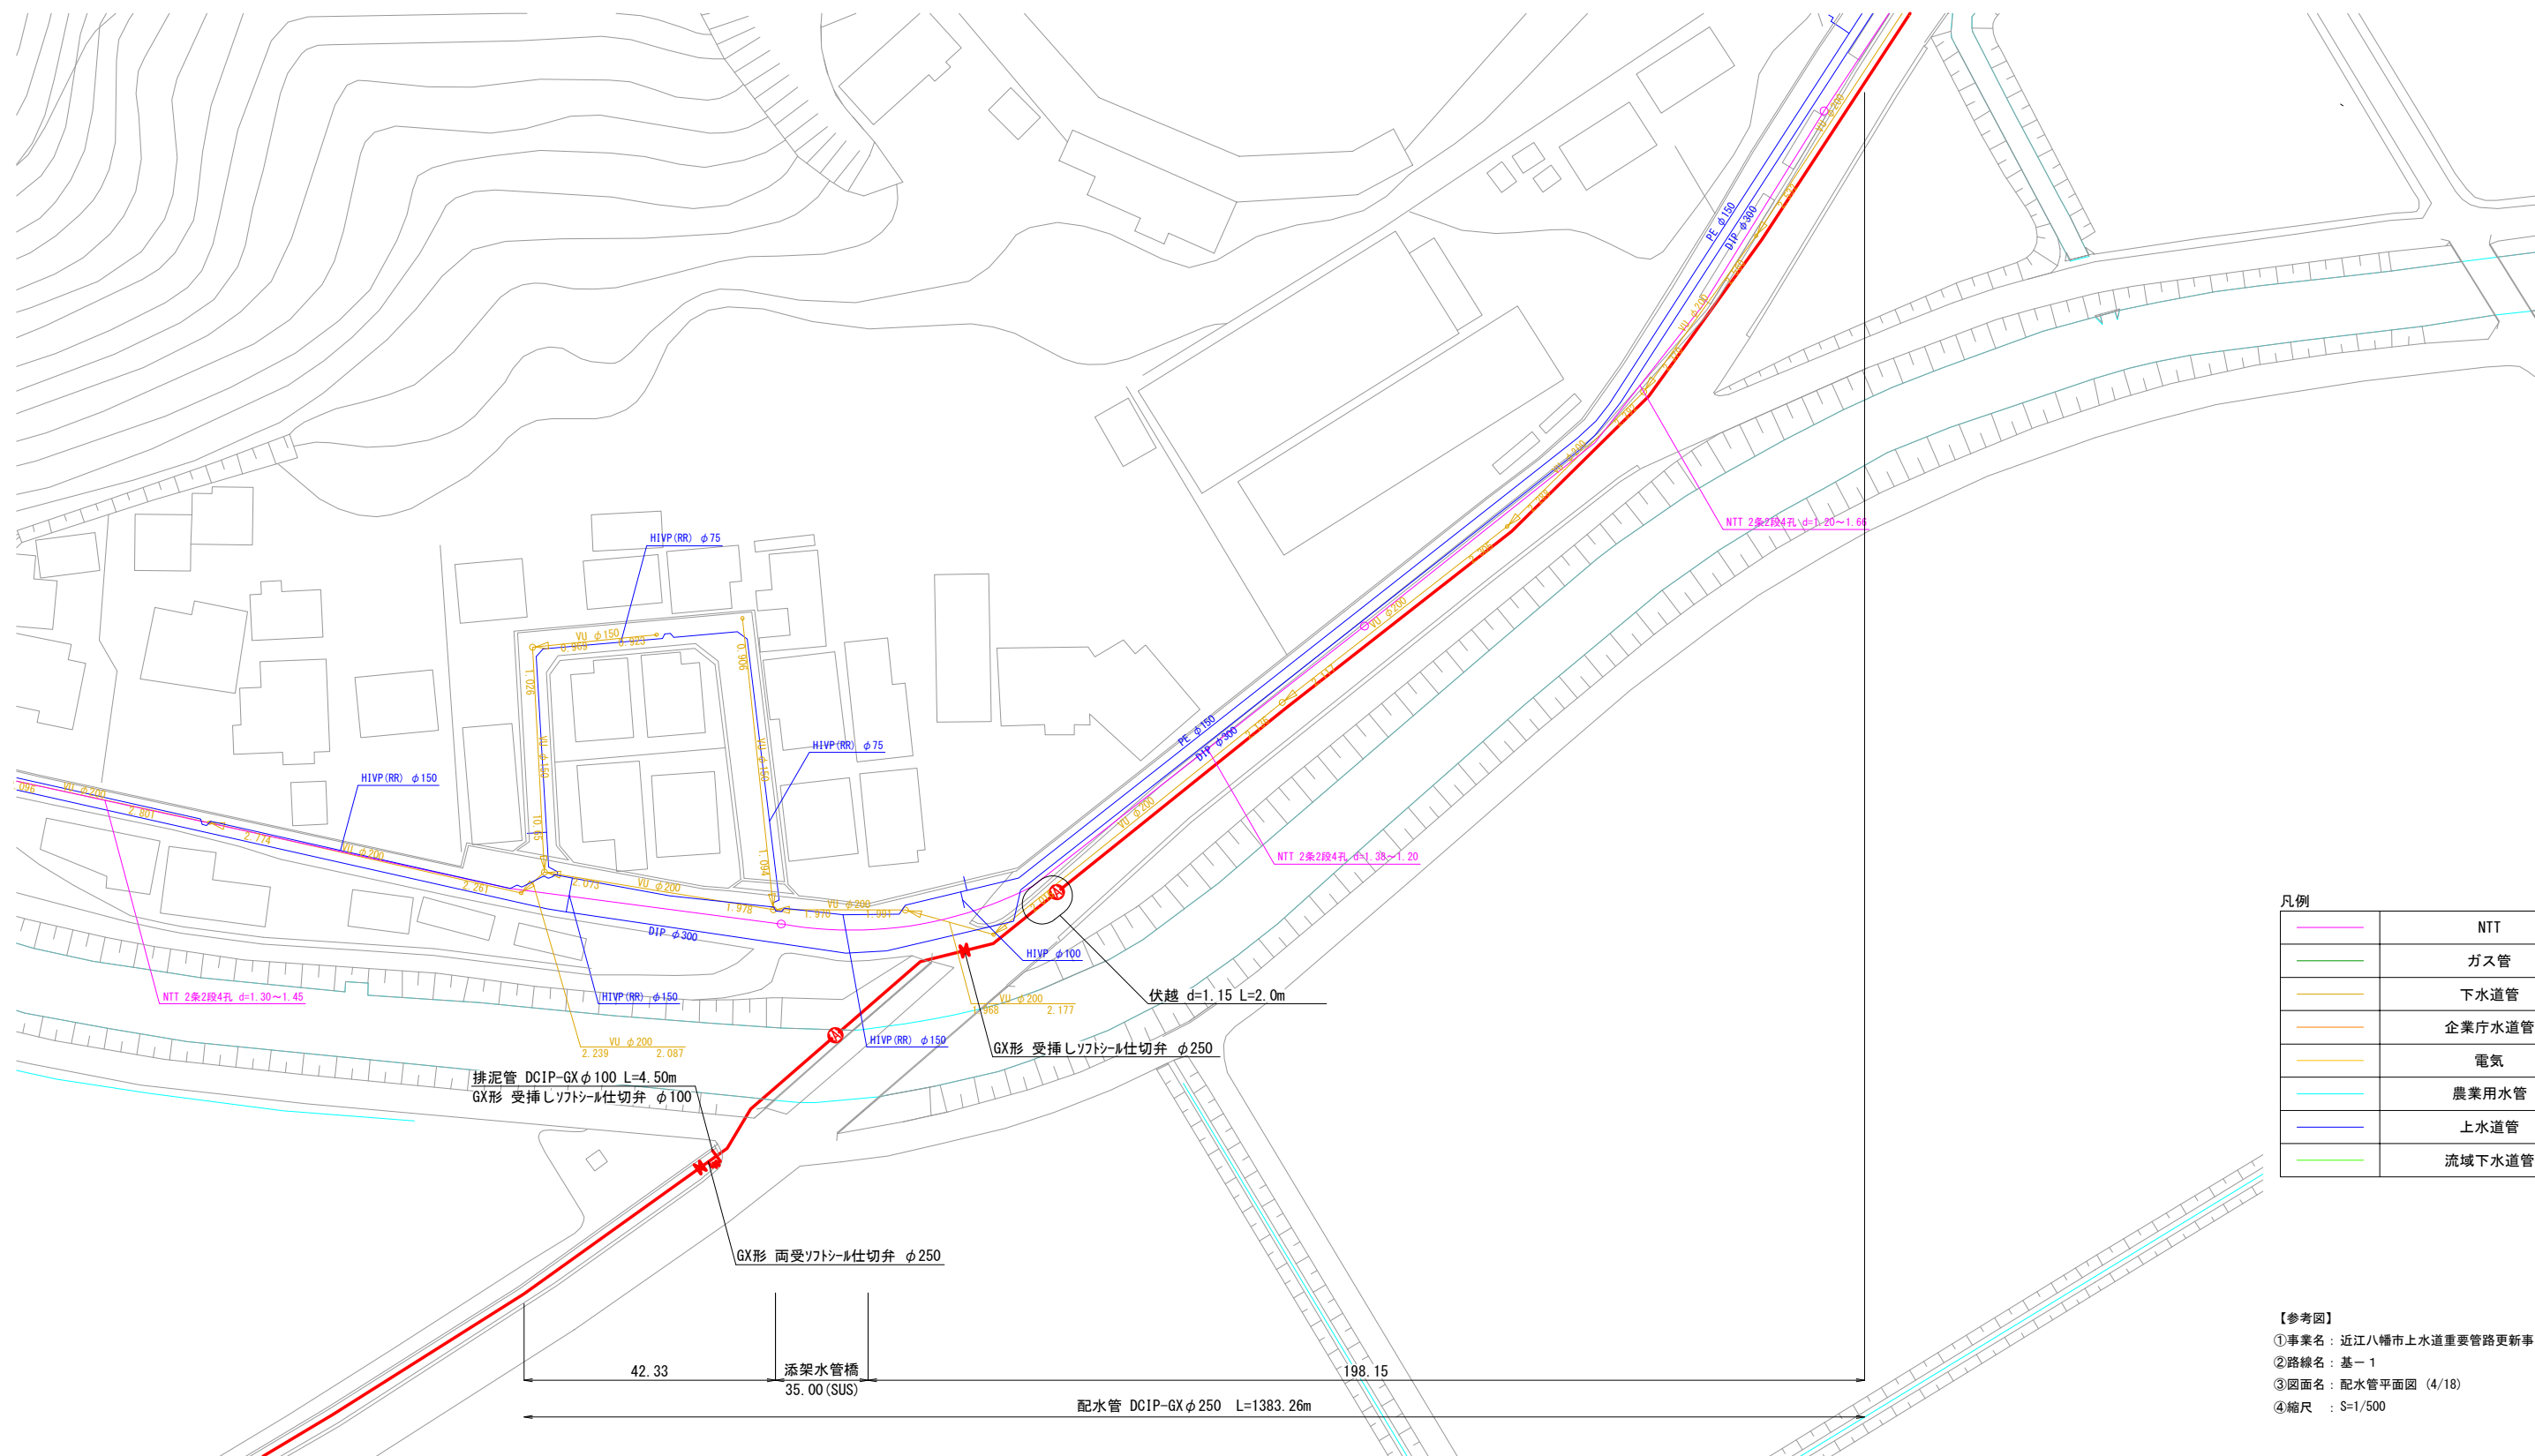

凡例	
—	NTT
—	ガス管
—	下水道管
—	企業庁水道管
—	電気
—	農業用水管
—	上水道管
—	流域下水道管

【参考図】
①事業名：近江八幡市上水道重要管路更新事業（その1）
②路線名：基-1
③図面名：配水管平面図（4/18）
④縮尺：S=1/500

 配水管平面図 (5/18) S=1:500

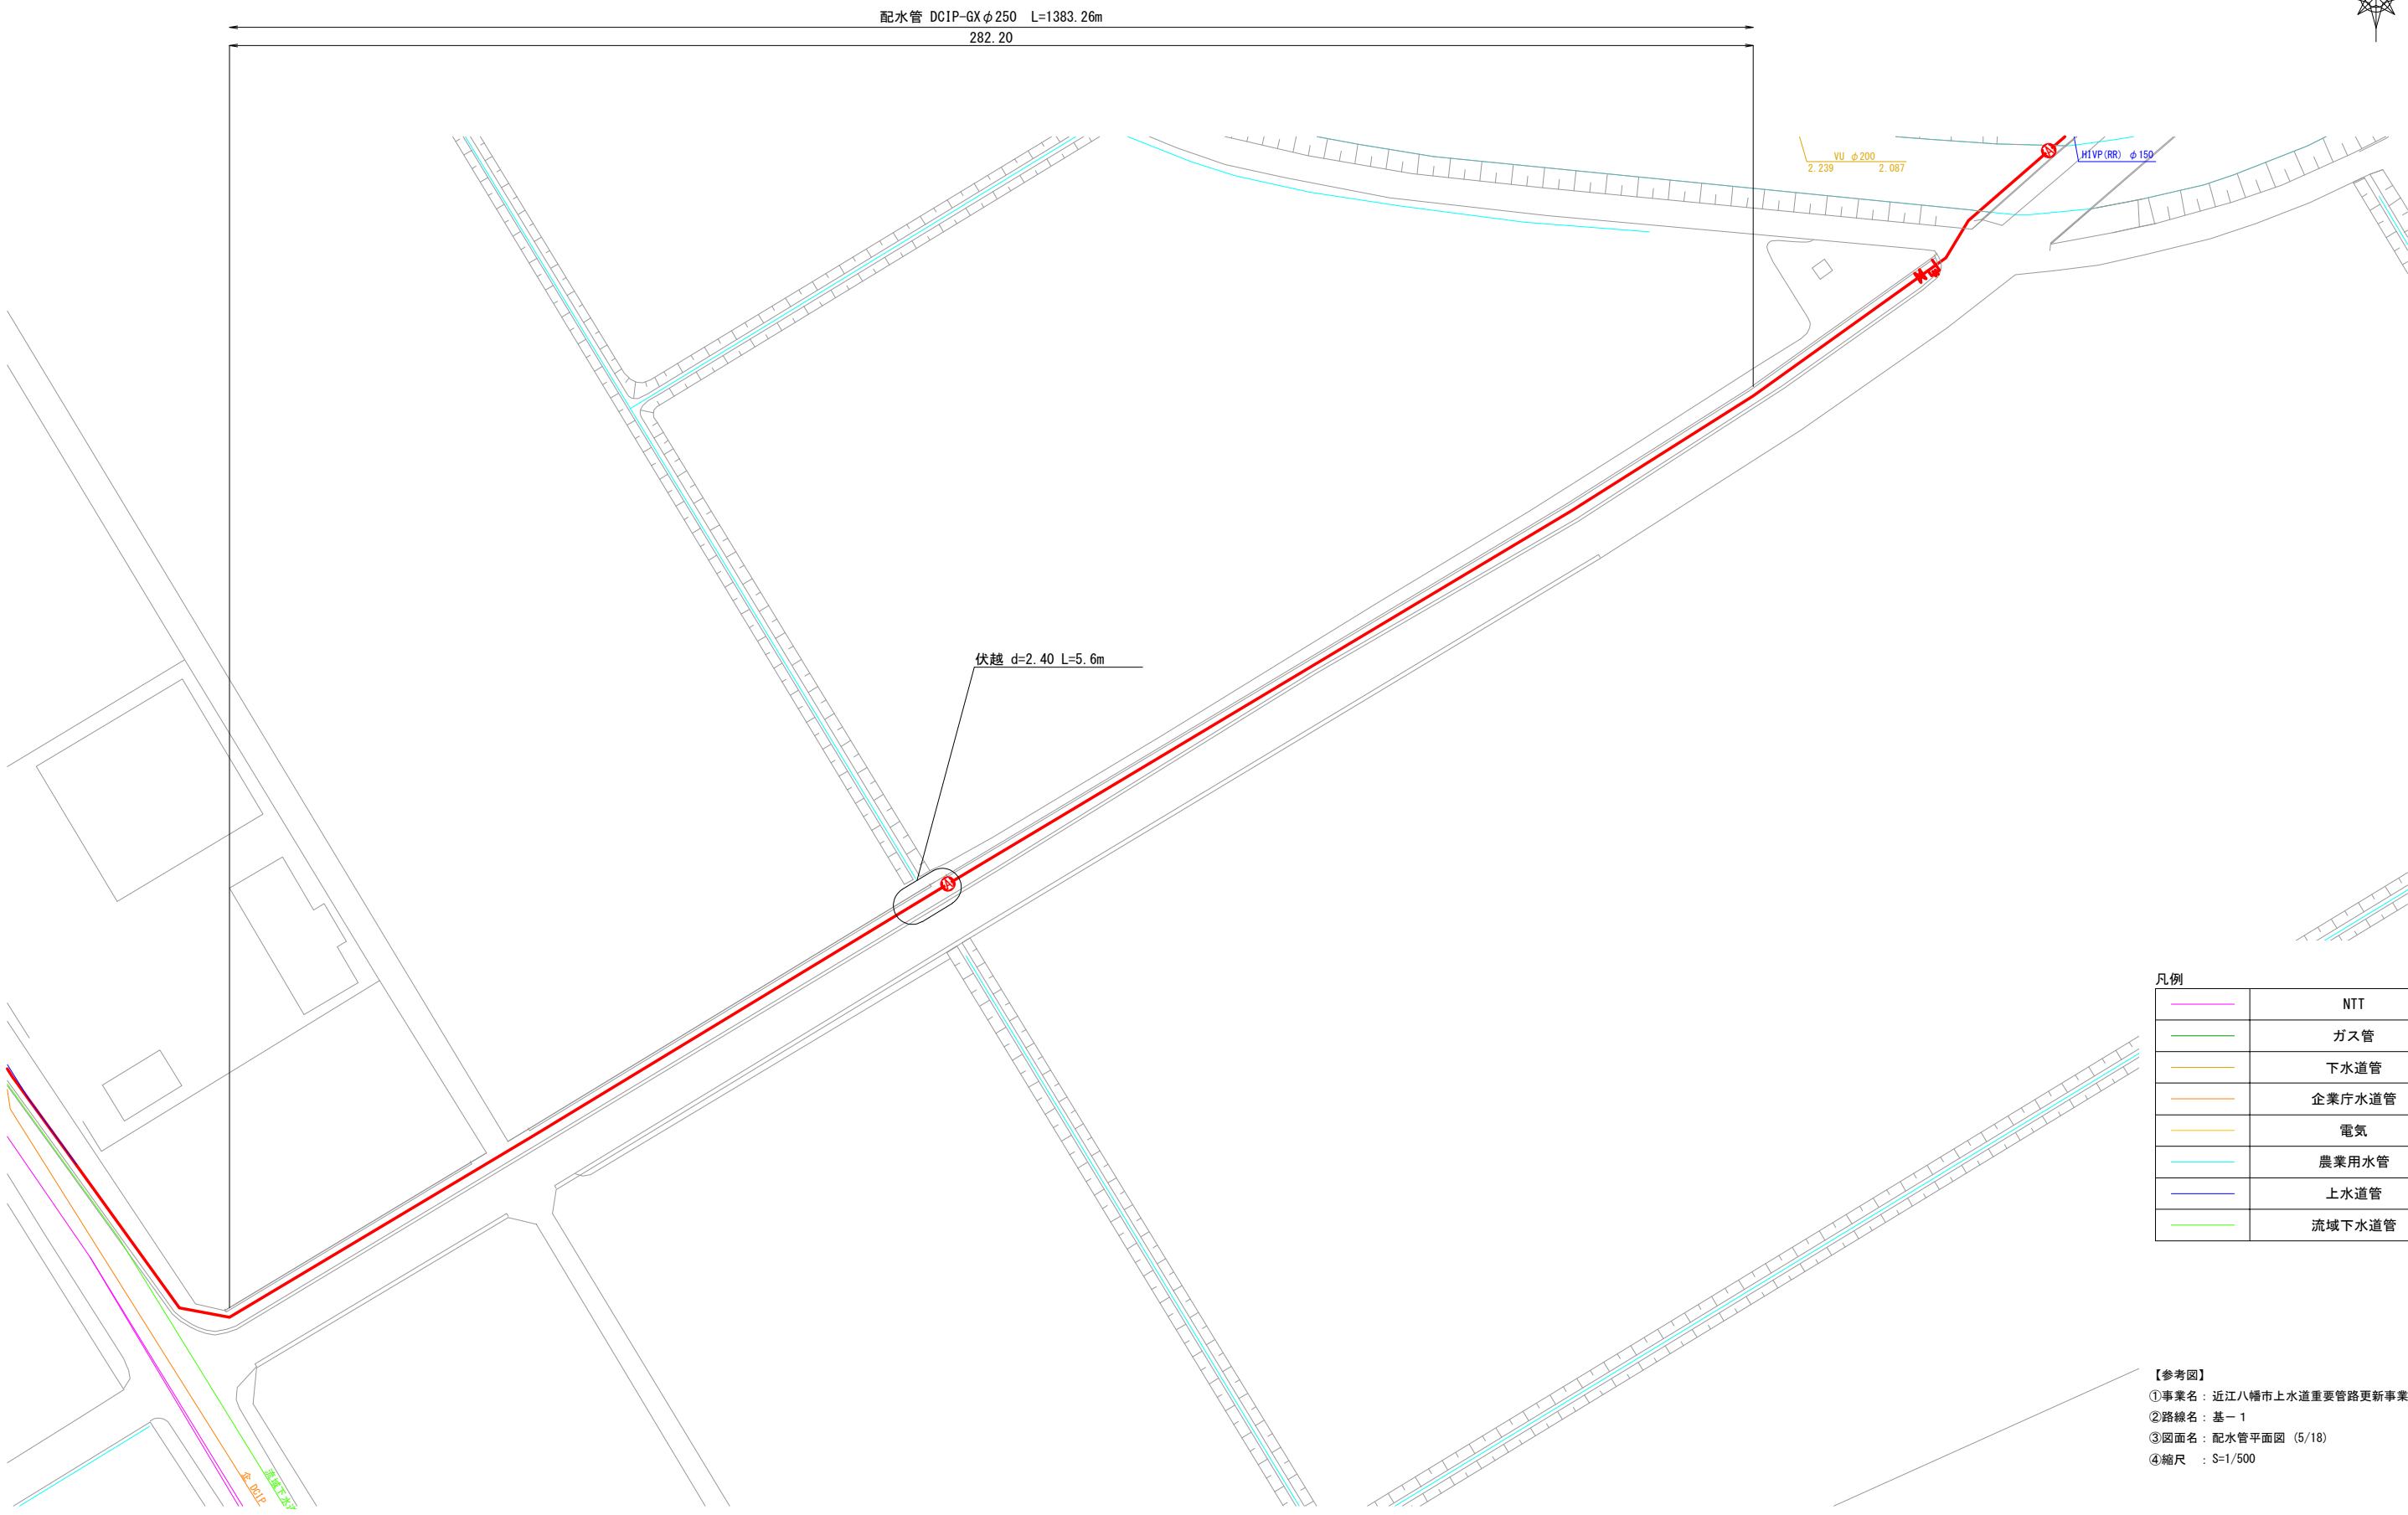

凡例

	NTT
	ガス管
	下水道管
	企業庁水道管
	電気
	農業用水管
	上水道管
	流域下水道管

【参考図】
①事業名：近江八幡市上水道重要管路更新事業（その1）
②路線名：基-1
③図面名：配水管平面図（5/18）
④縮尺：S=1/500



【参考図】


 
①事業名：近江八幡市上水道重要管路更新事業（その１）

②路線名：基－１

③図面名：配水管平面図（6/18）

④縮尺：S=1/500



配水管平面図 (7/18) S=1:500

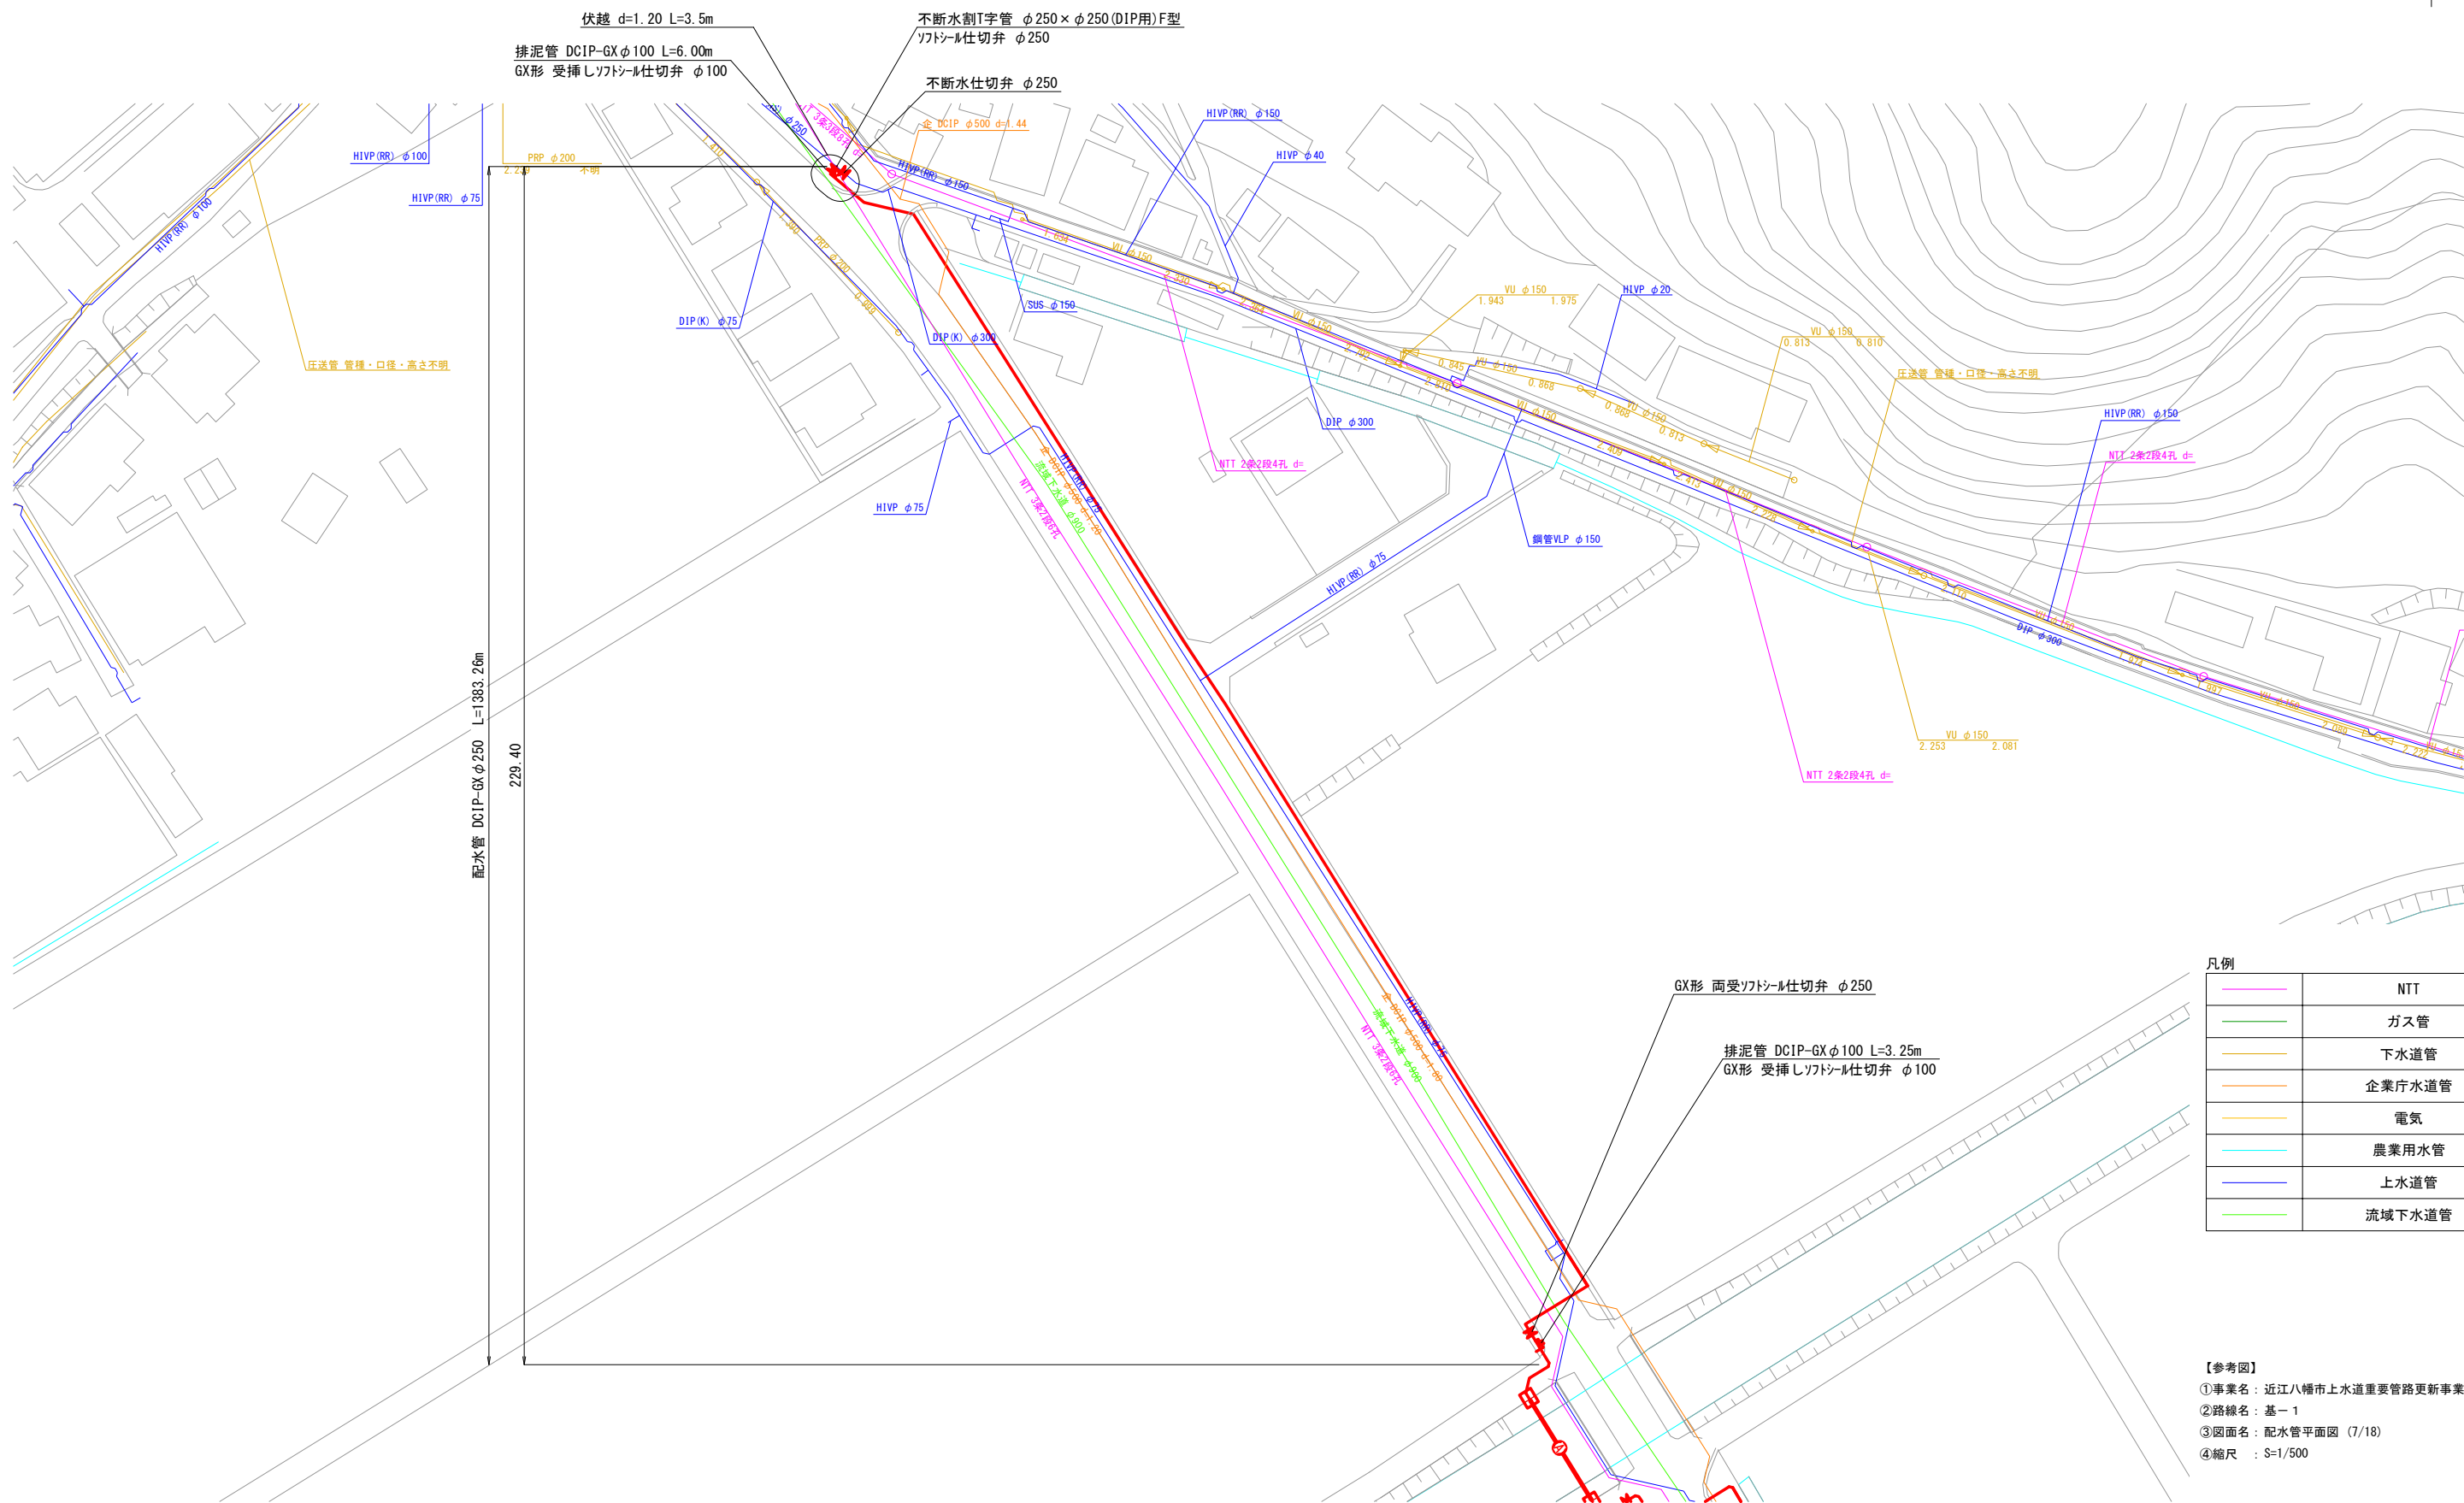

凡例	
—	NTT
—	ガス管
—	下水道管
—	企業庁水道管
—	電気
—	農業用水管
—	上水道管
—	流域下水道管

【参考図】
①事業名：近江八幡市上水道重要管路更新事業（その1）
②路線名：基-1
③図面名：配水管平面図（7/18）
④縮尺：S=1/500

 
配水管平面図 (8/18) S=1:500

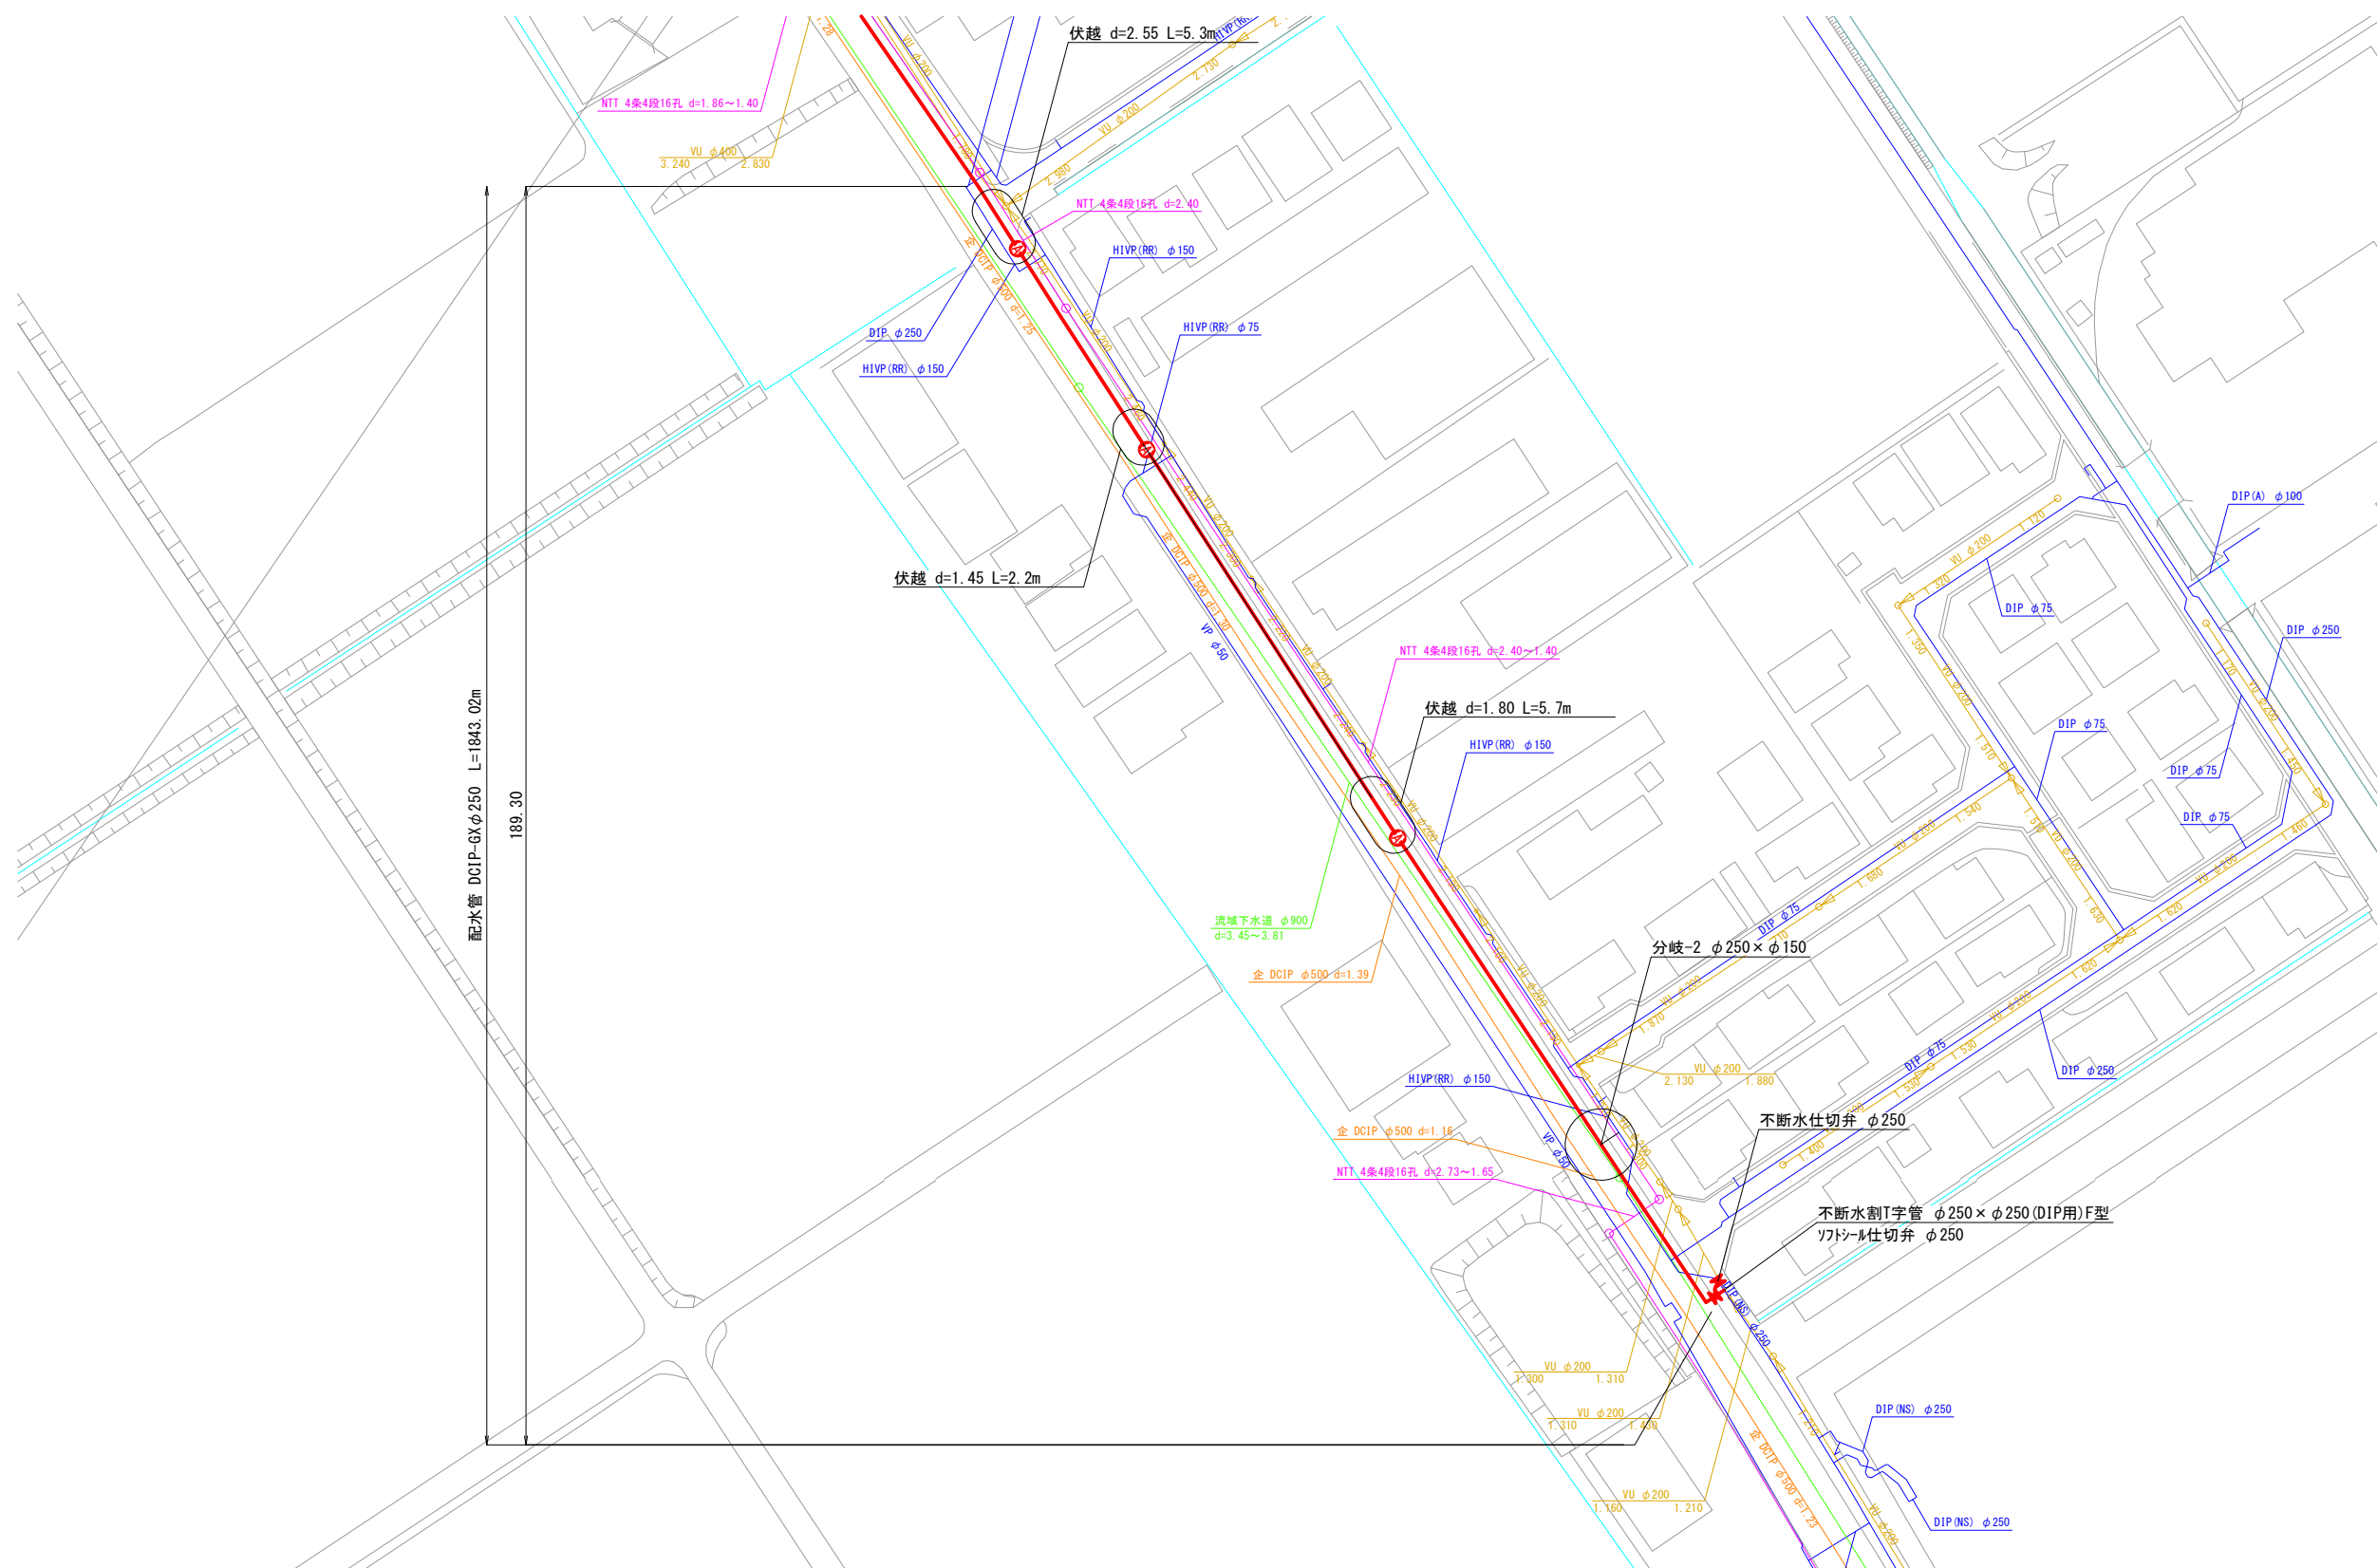

凡例	
—	NTT
—	ガス管
—	下水道管
—	企業庁水道管
—	電気
—	農業用水管
—	上水道管
—	流域下水道管

【参考図】
①事業名：近江八幡市上水道重要管路更新事業（その1）
②路線名：基-1
③図面名：配水管平面図（8/18）
④縮尺：S=1/500


 
配水管平面図 (9/18) S=1:500



凡例	
—	NTT
—	ガス管
—	下水道管
—	企業庁水道管
—	電気
—	農業用水管
—	上水道管
—	流域下水道管

【参考図】
①事業名：近江八幡市上水道重要管路更新事業（その1）
②路線名：基-1
③図面名：配水管平面図（9/18）
④縮尺：S=1/500


 
配水管平面図 (10/18) S=1:500

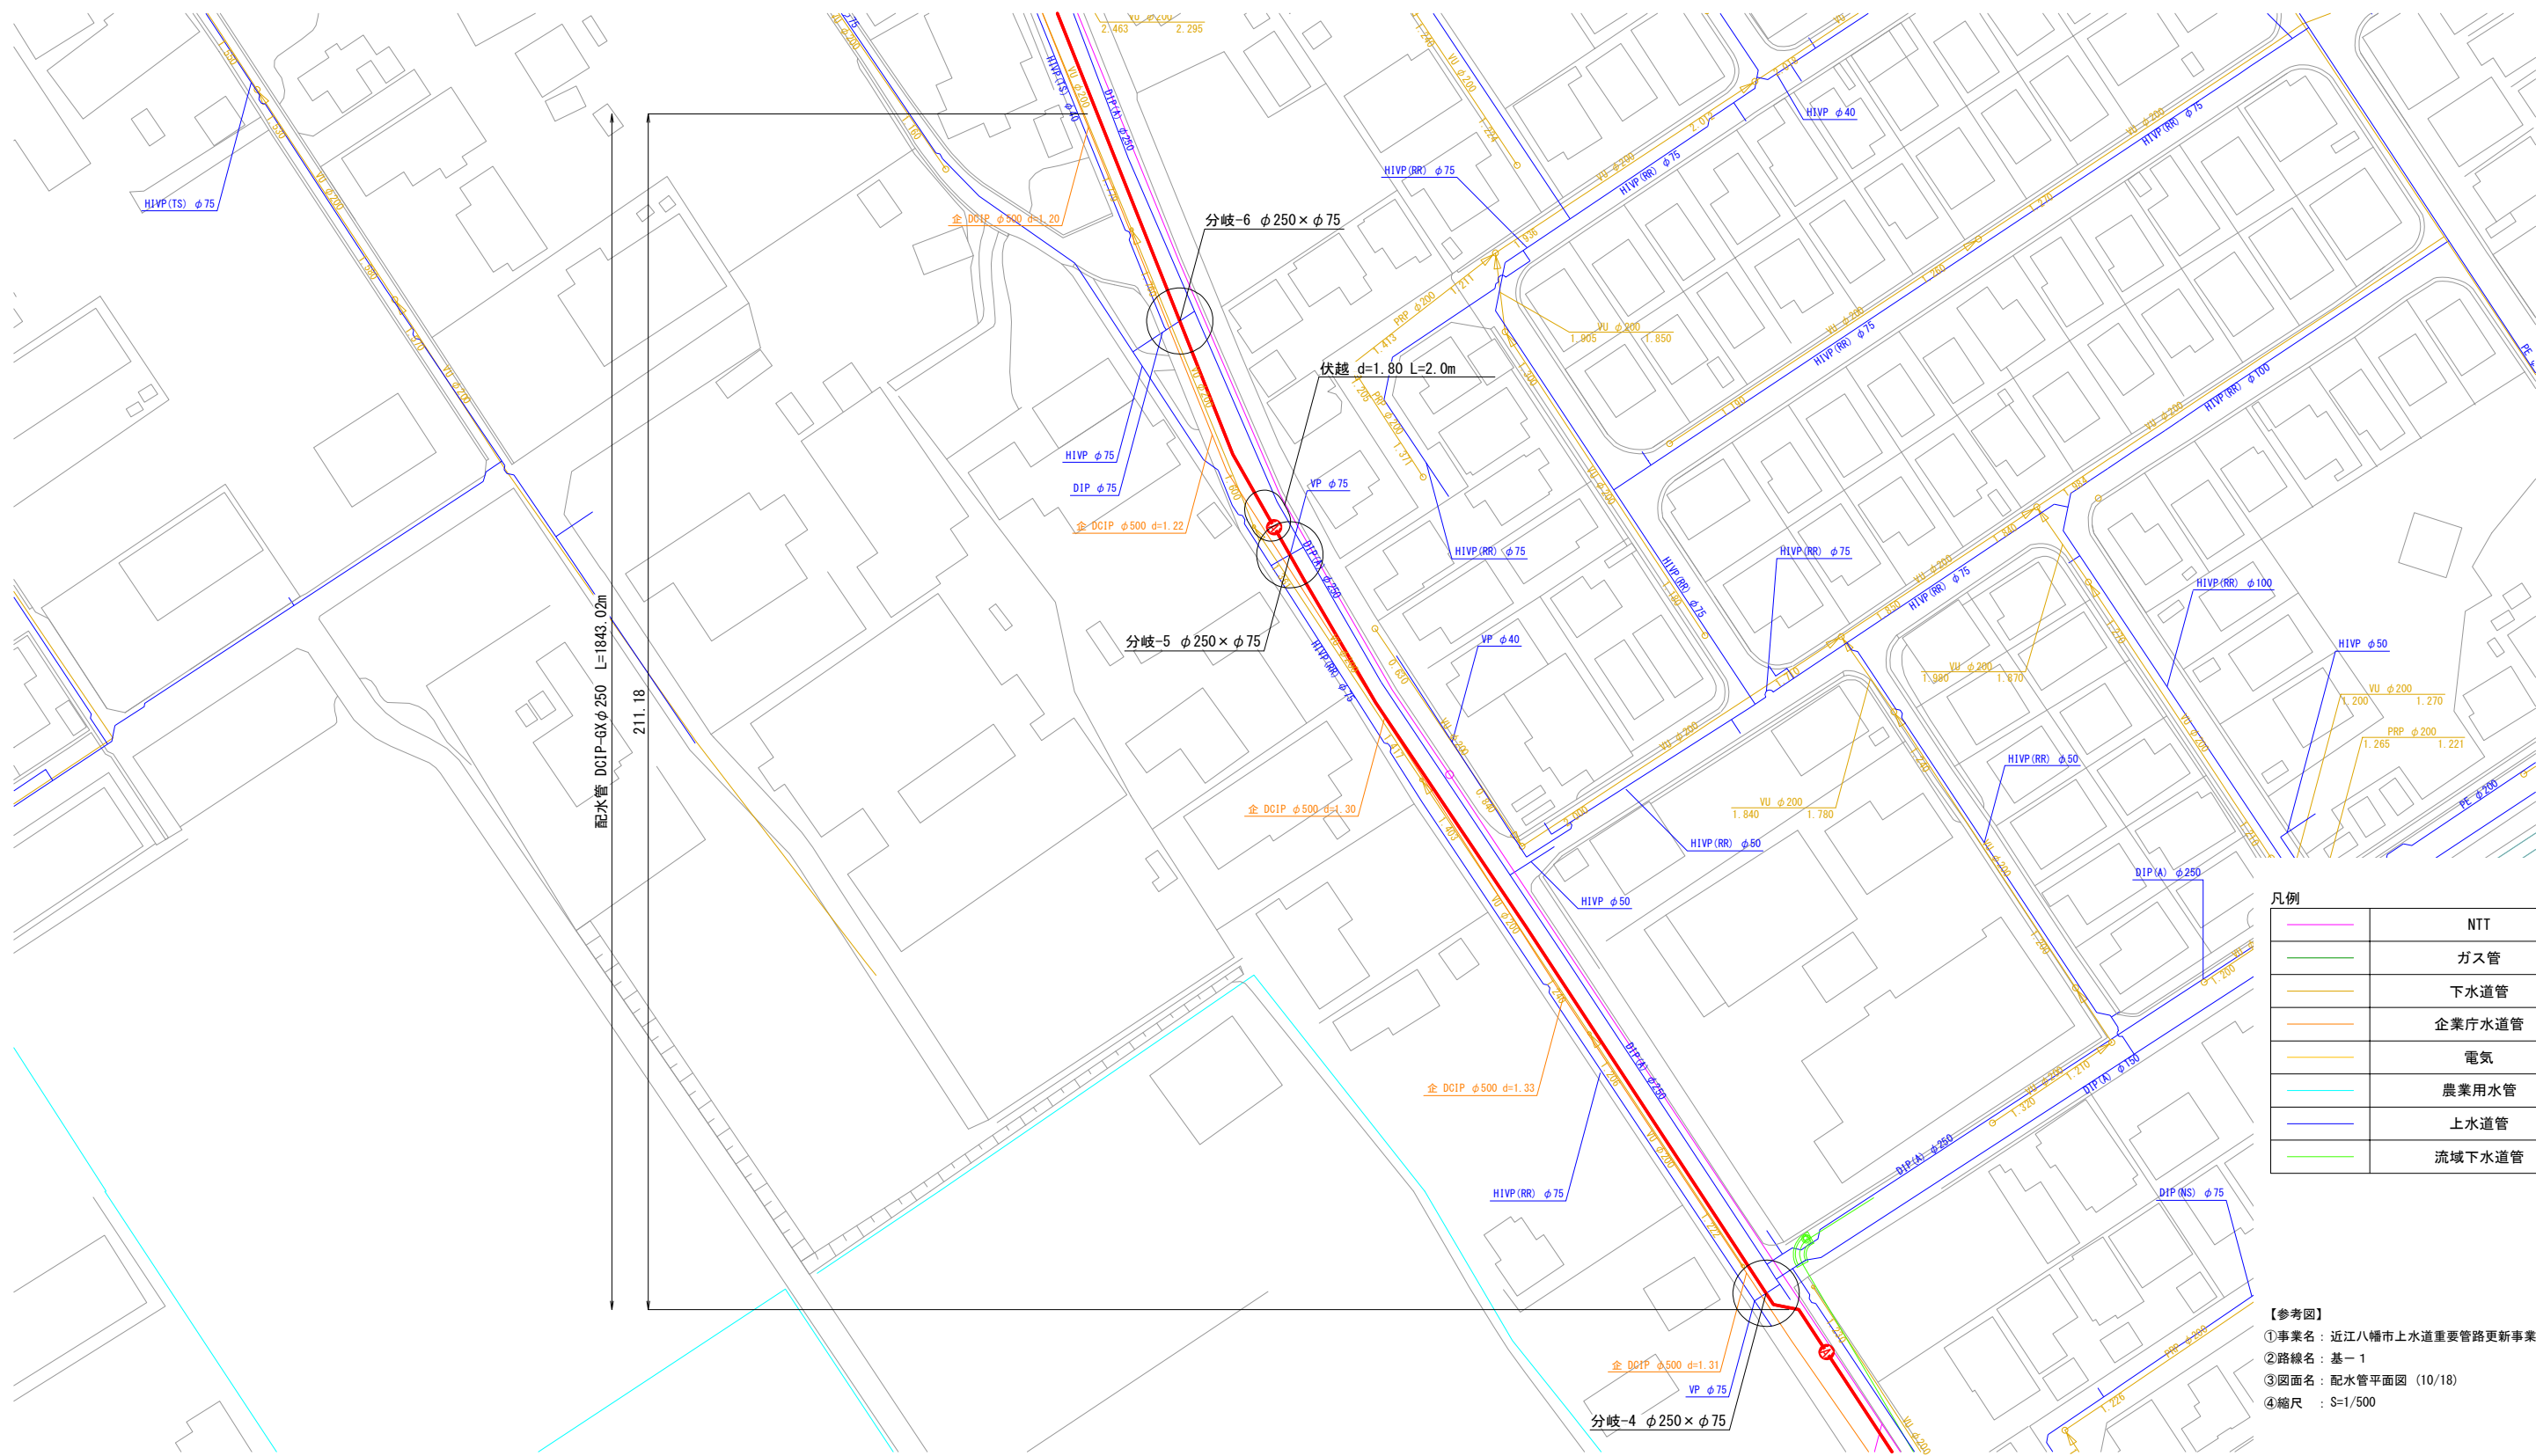

凡例	
	NTT
	ガス管
	下水道管
	企業庁水道管
	電気
	農業用水管
	上水道管
	流域下水道管

【参考図】
①事業名：近江八幡市上水道重要管路更新事業（その1）
②路線名：基-1
③図面名：配水管平面図（10/18）
④縮尺：S=1/500

 配水管平面図 (11/18) S=1:500

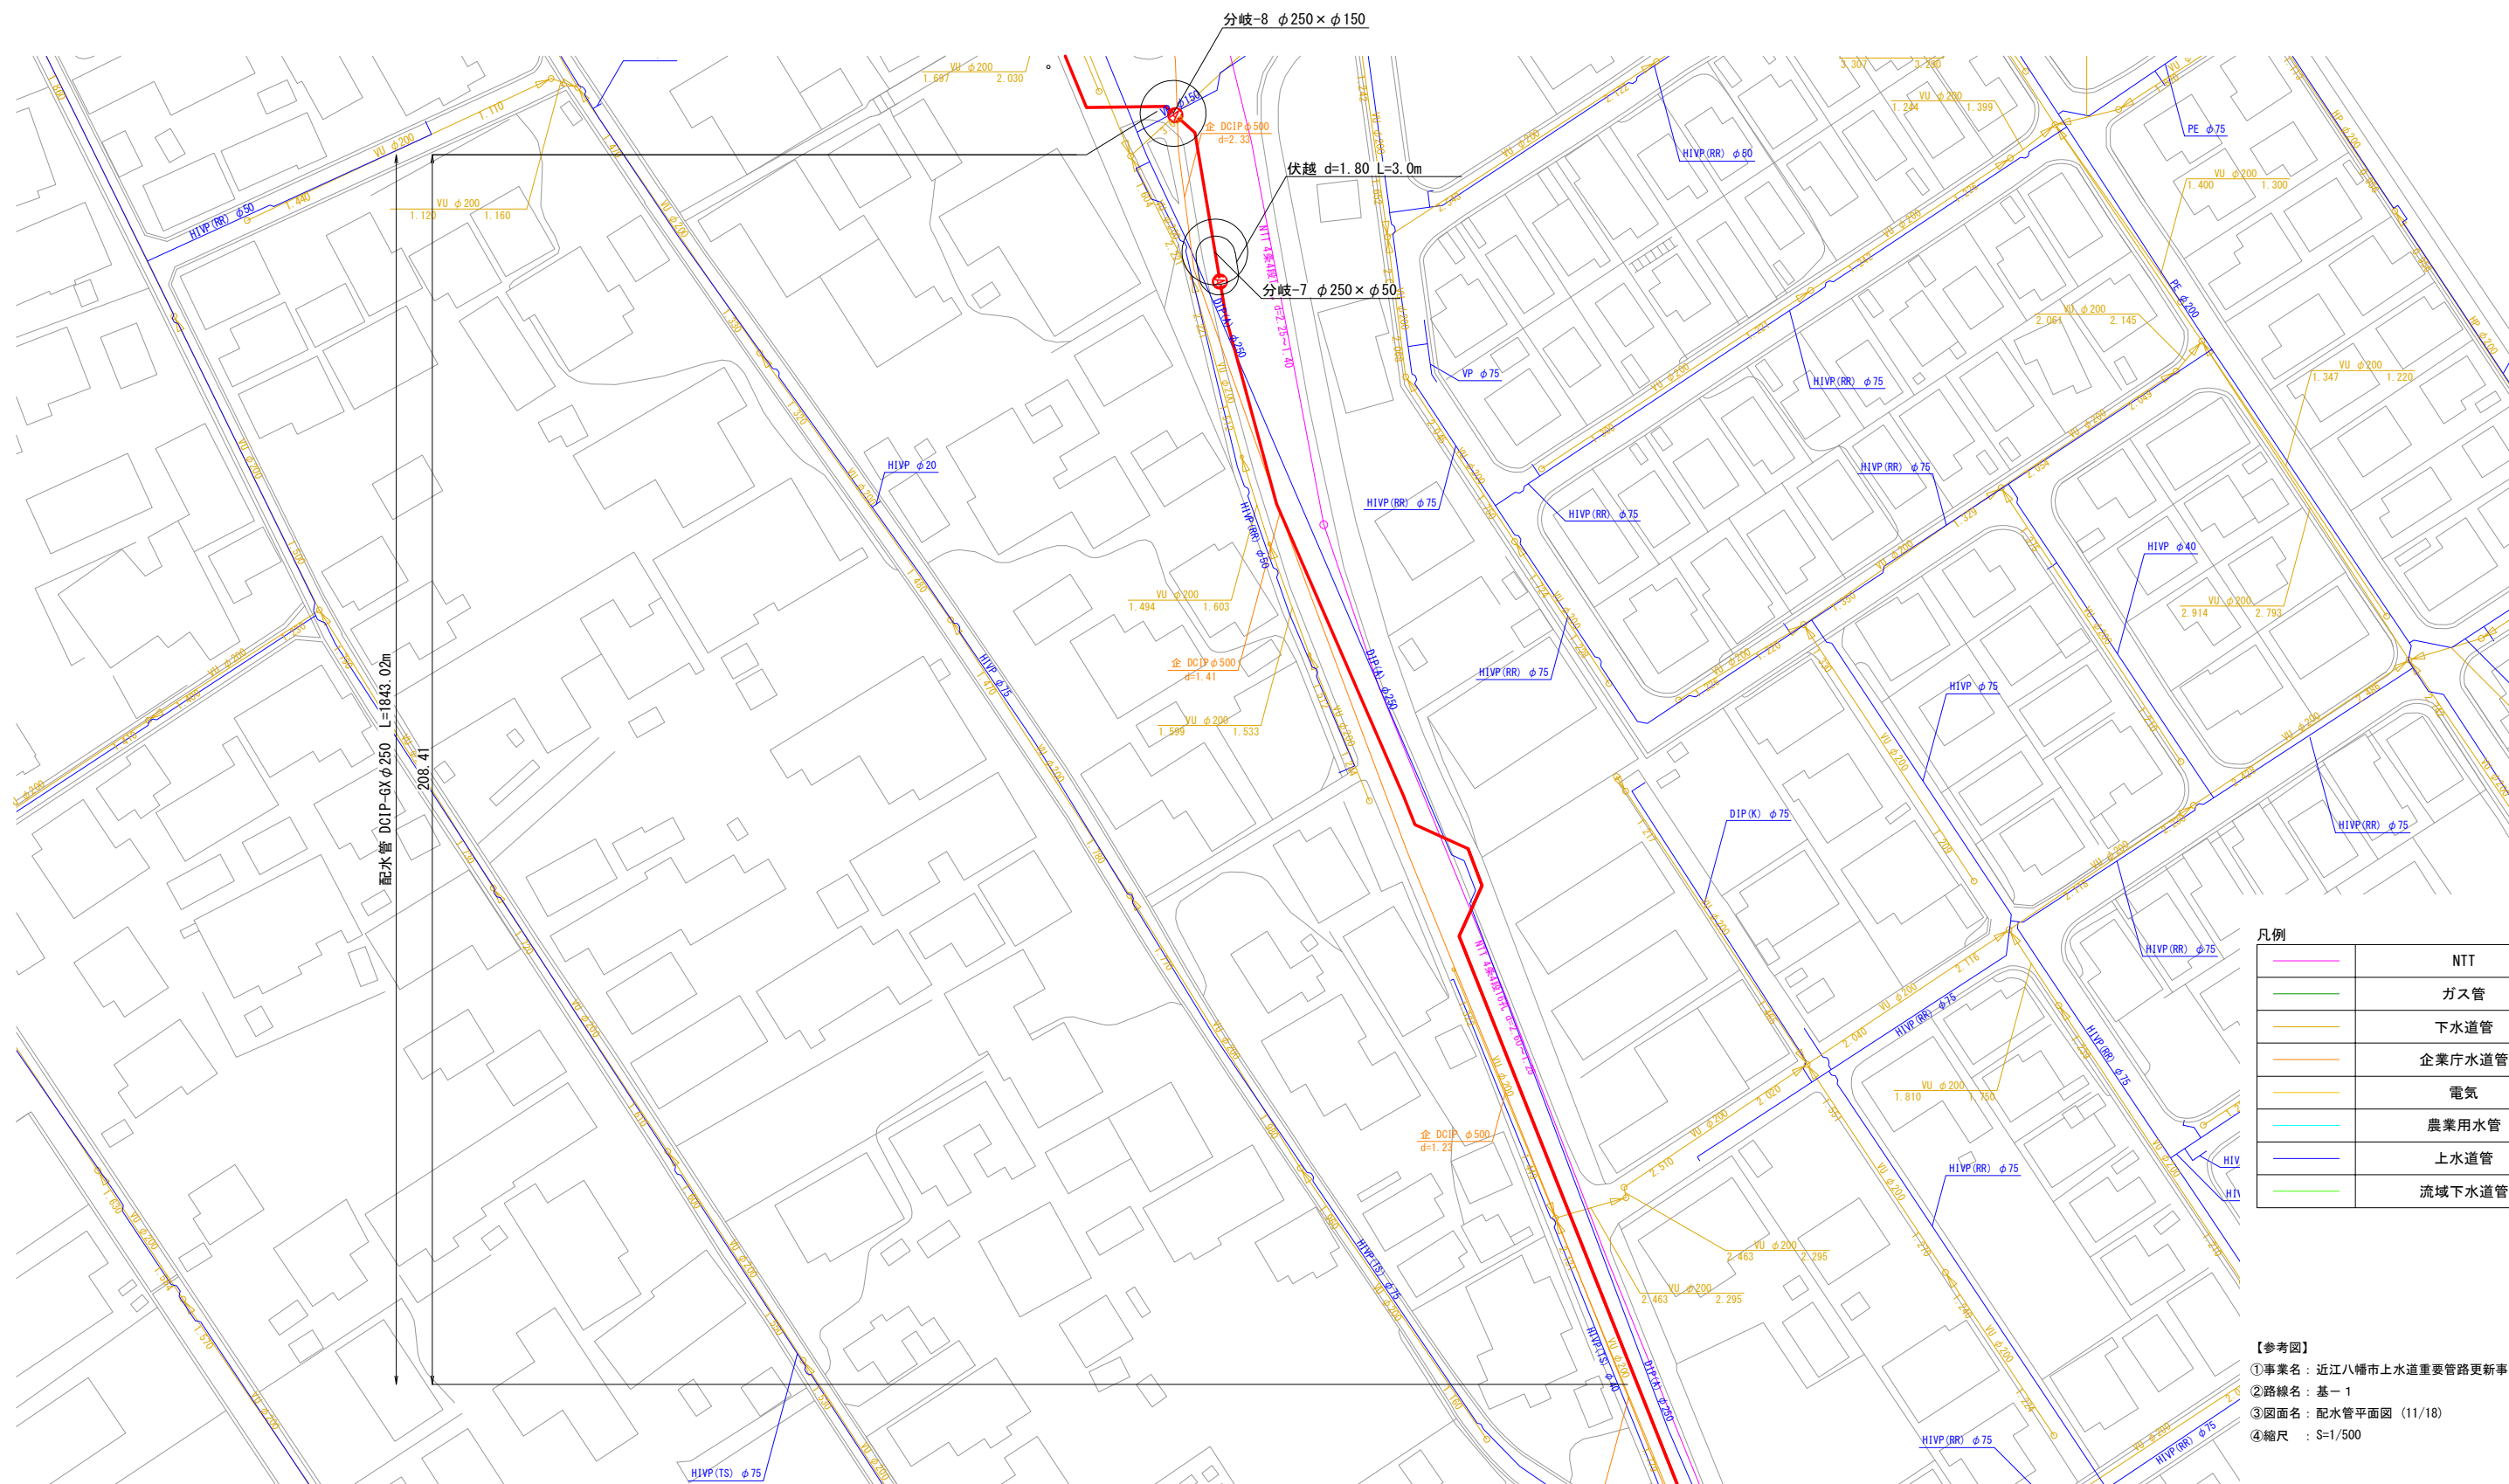



凡例

	NTT
	ガス管
	下水道管
	企業庁下水道管
	電気
	農業用水管
	上水道管
	流域下水道管

【参考図】
①事業名：近江八幡市上水道重要管路更新事業（その1）
②路線名：基-1
③図面名：配水管平面図（11/18）
④縮尺：S=1/500


 
配水管平面図 (12/18) S=1:500

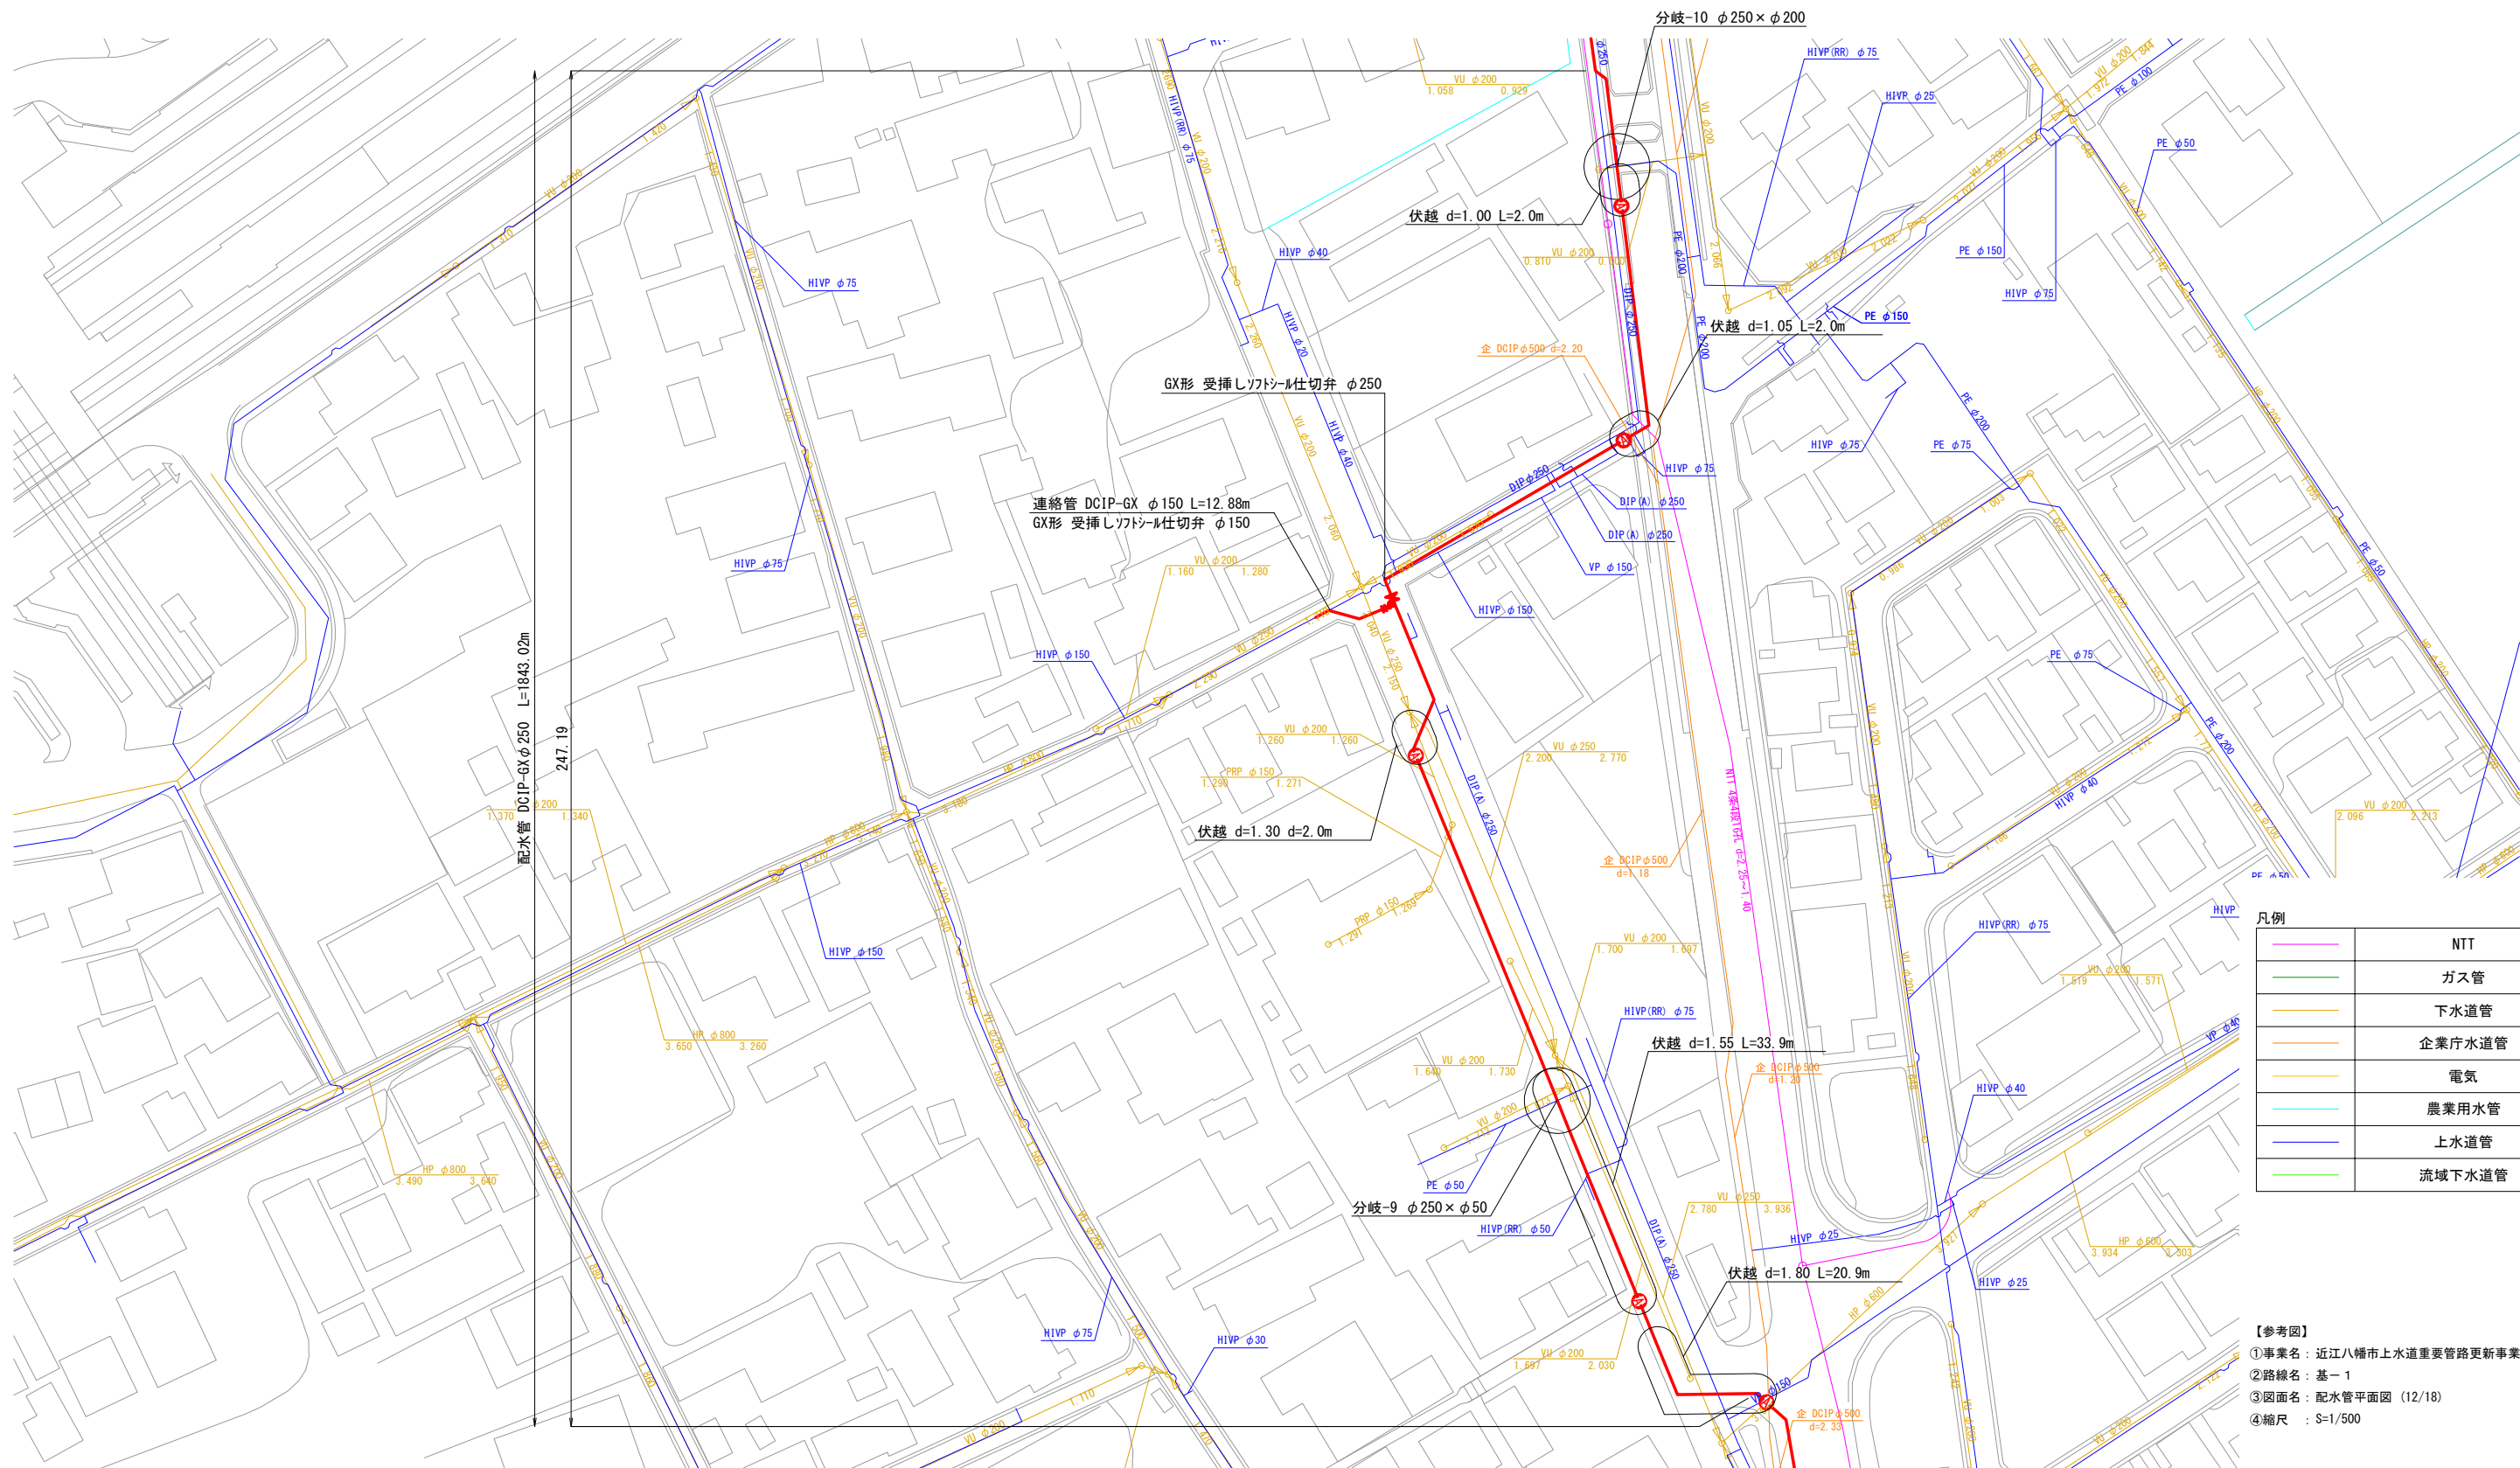

凡例	
	NTT
	ガス管
	下水道管
	企業庁水道管
	電気
	農業用水管
	上水道管
	流域下水道管

【参考図】
①事業名：近江八幡市上水道重要管路更新事業（その1）
②路線名：基-1
③図面名：配水管平面図（12/18）
④縮尺：S=1/500

 配水管平面図 (13/18) S=1:500

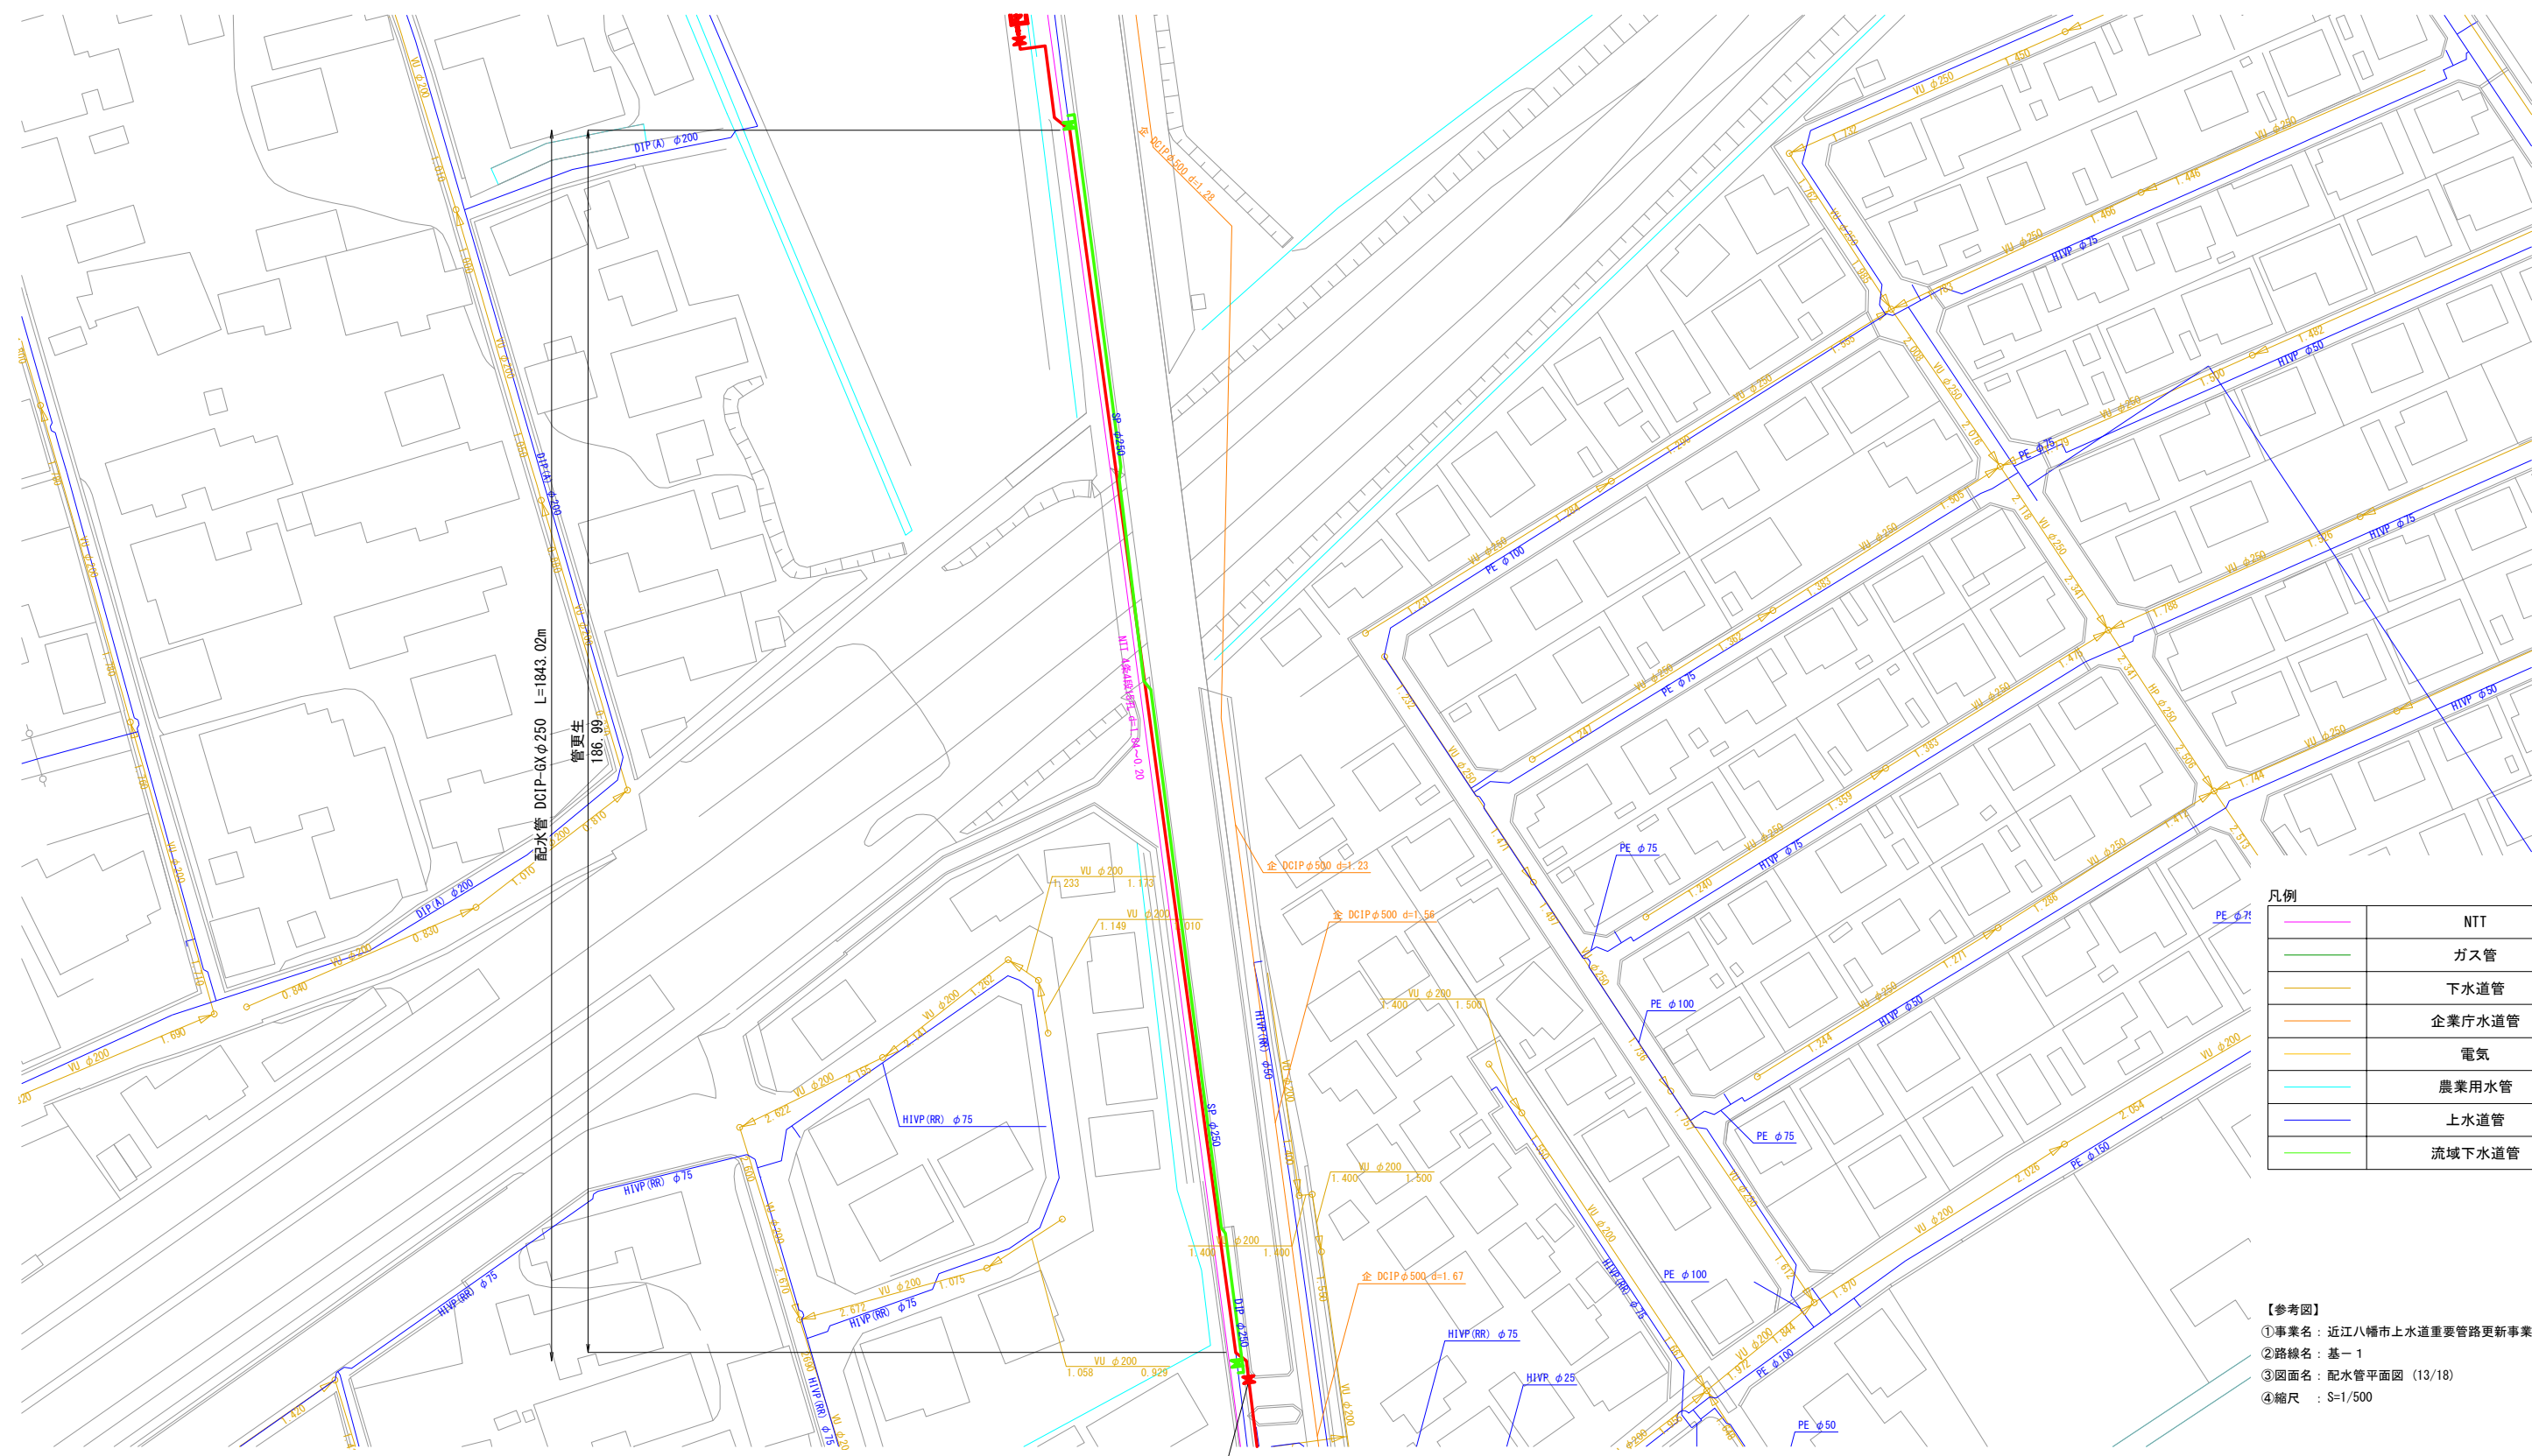



凡例



	NTT
	ガス管
	下水道管
	企業庁水道管
	電気
	農業用水管
	上水道管
	流域下水道管

【参考図】
①事業名：近江八幡市上水道重要管路更新事業（その1）
②路線名：基-1
③図面名：配水管平面図（13/18）
④縮尺：S=1/500

 配水管平面図 (14/18) S=1:500

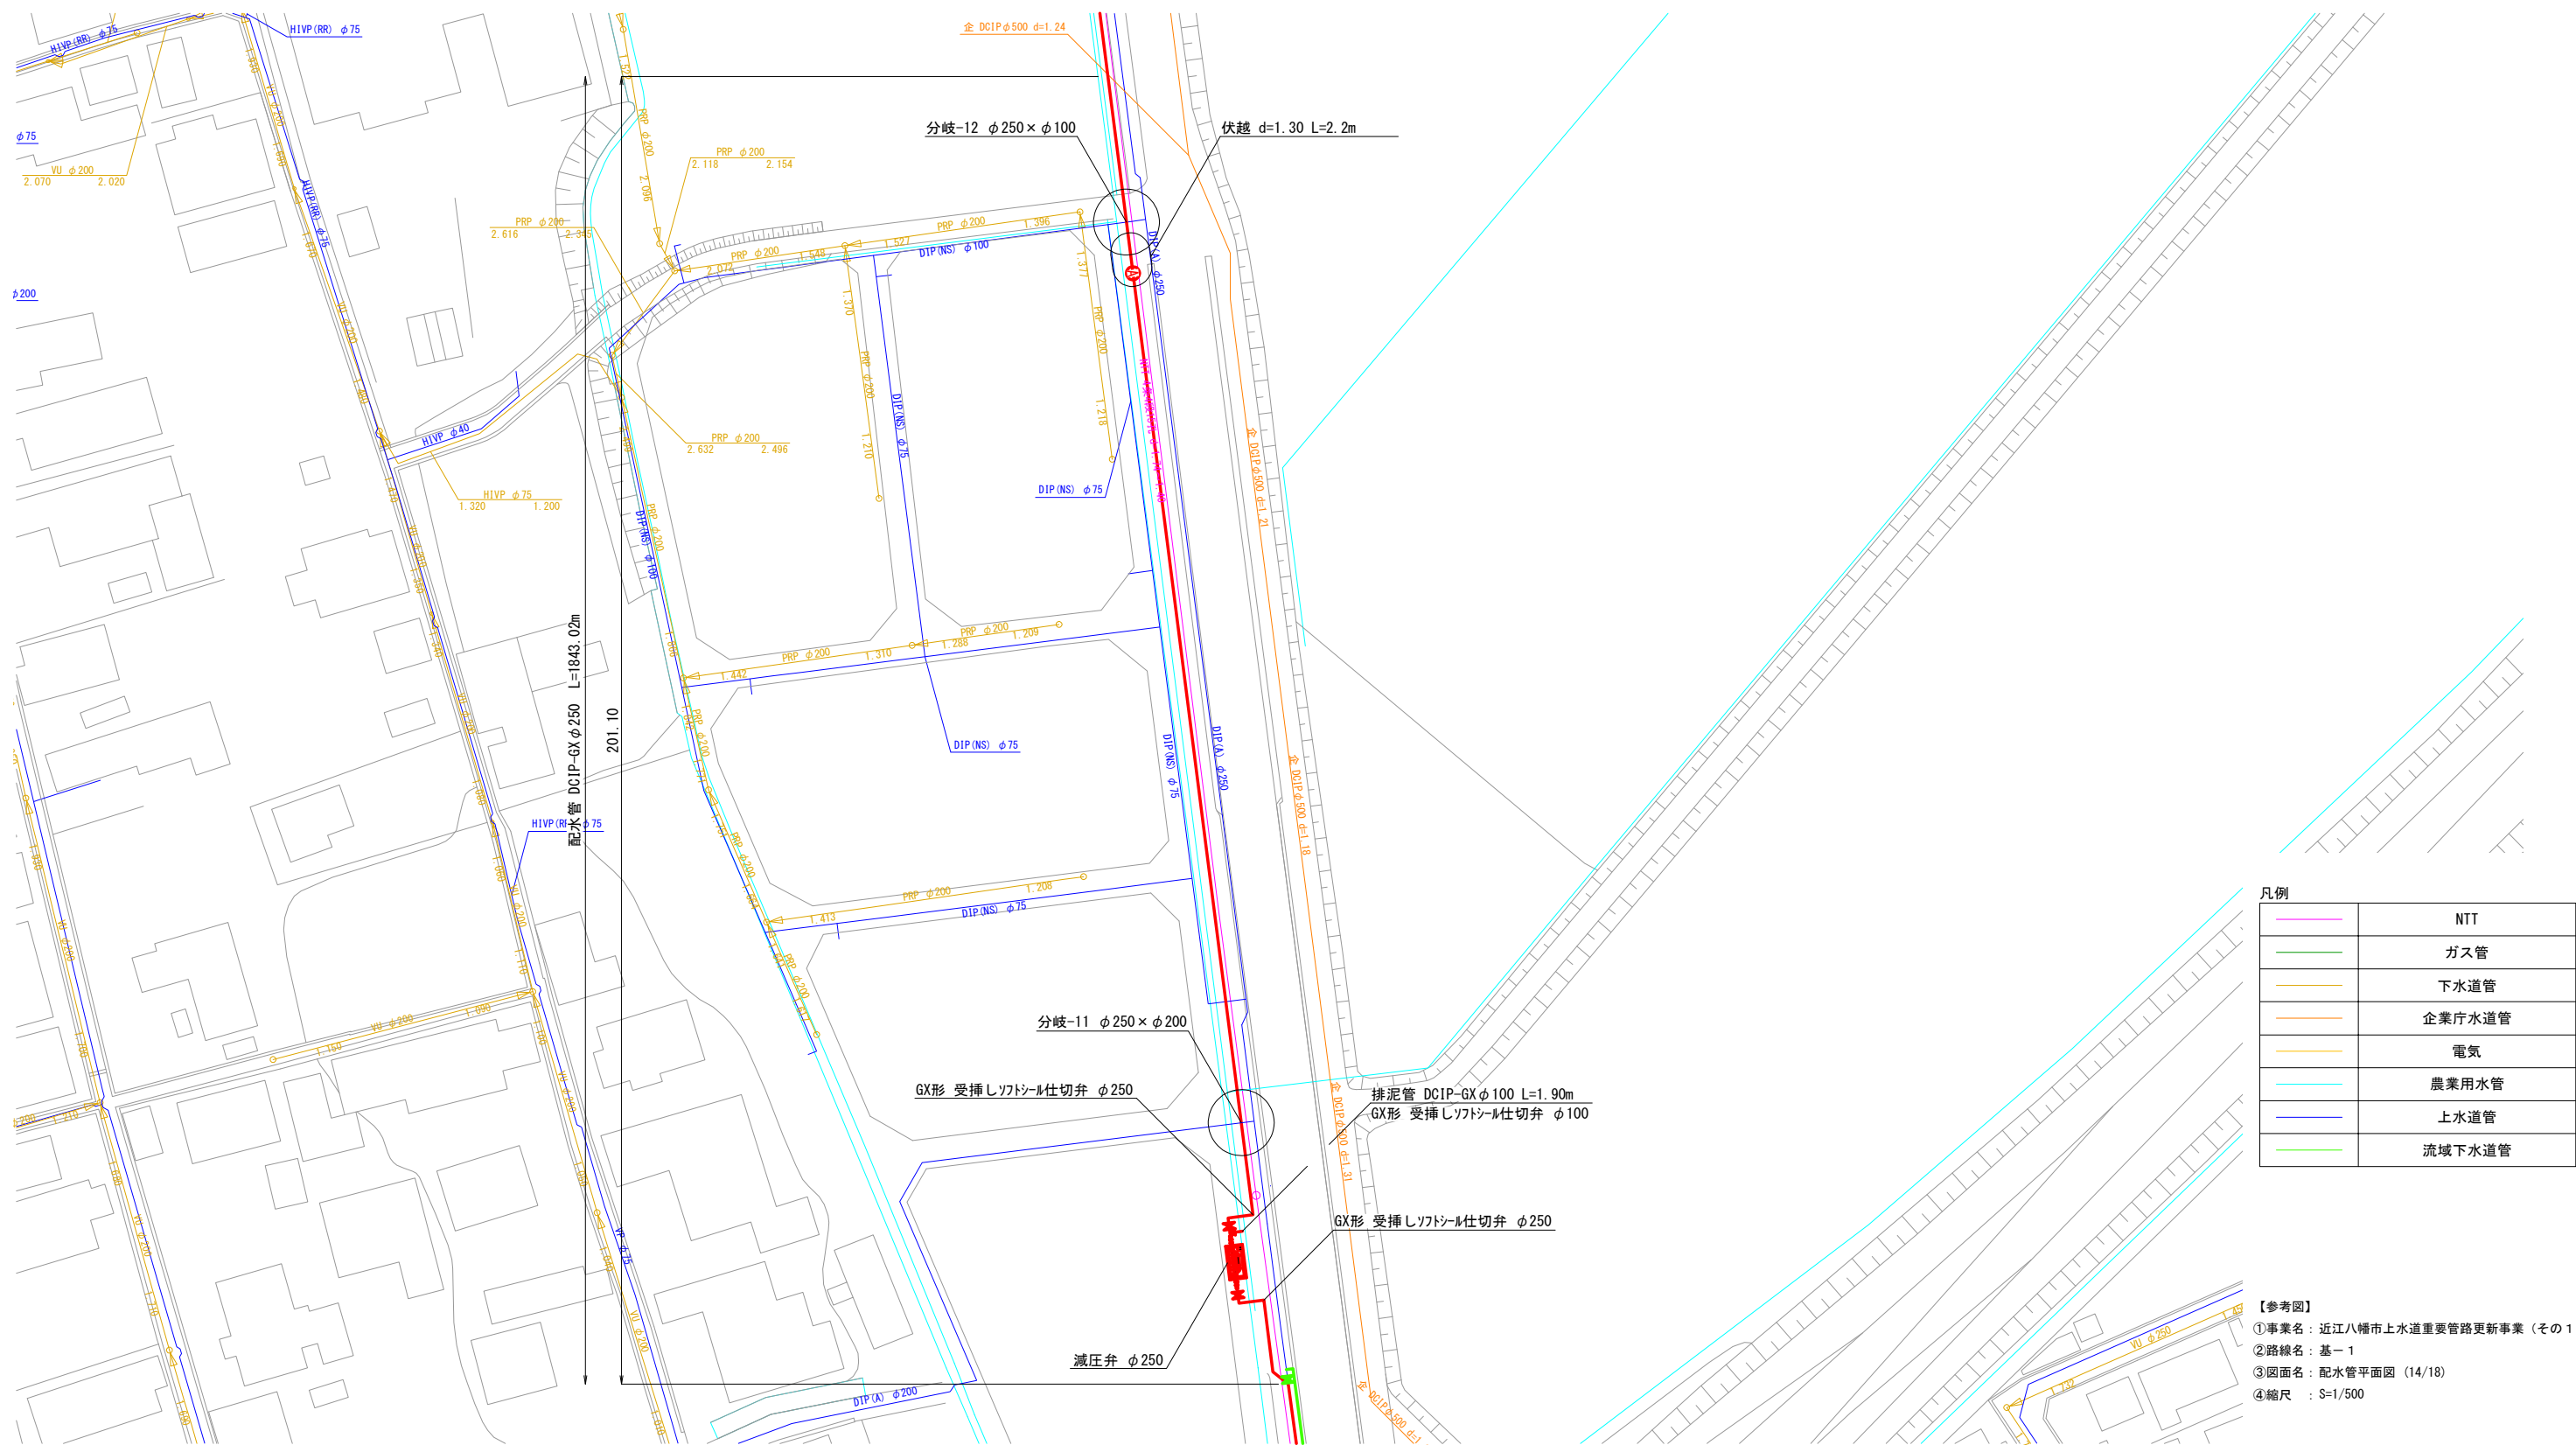



配水管平面図 (15/18) S=1:500

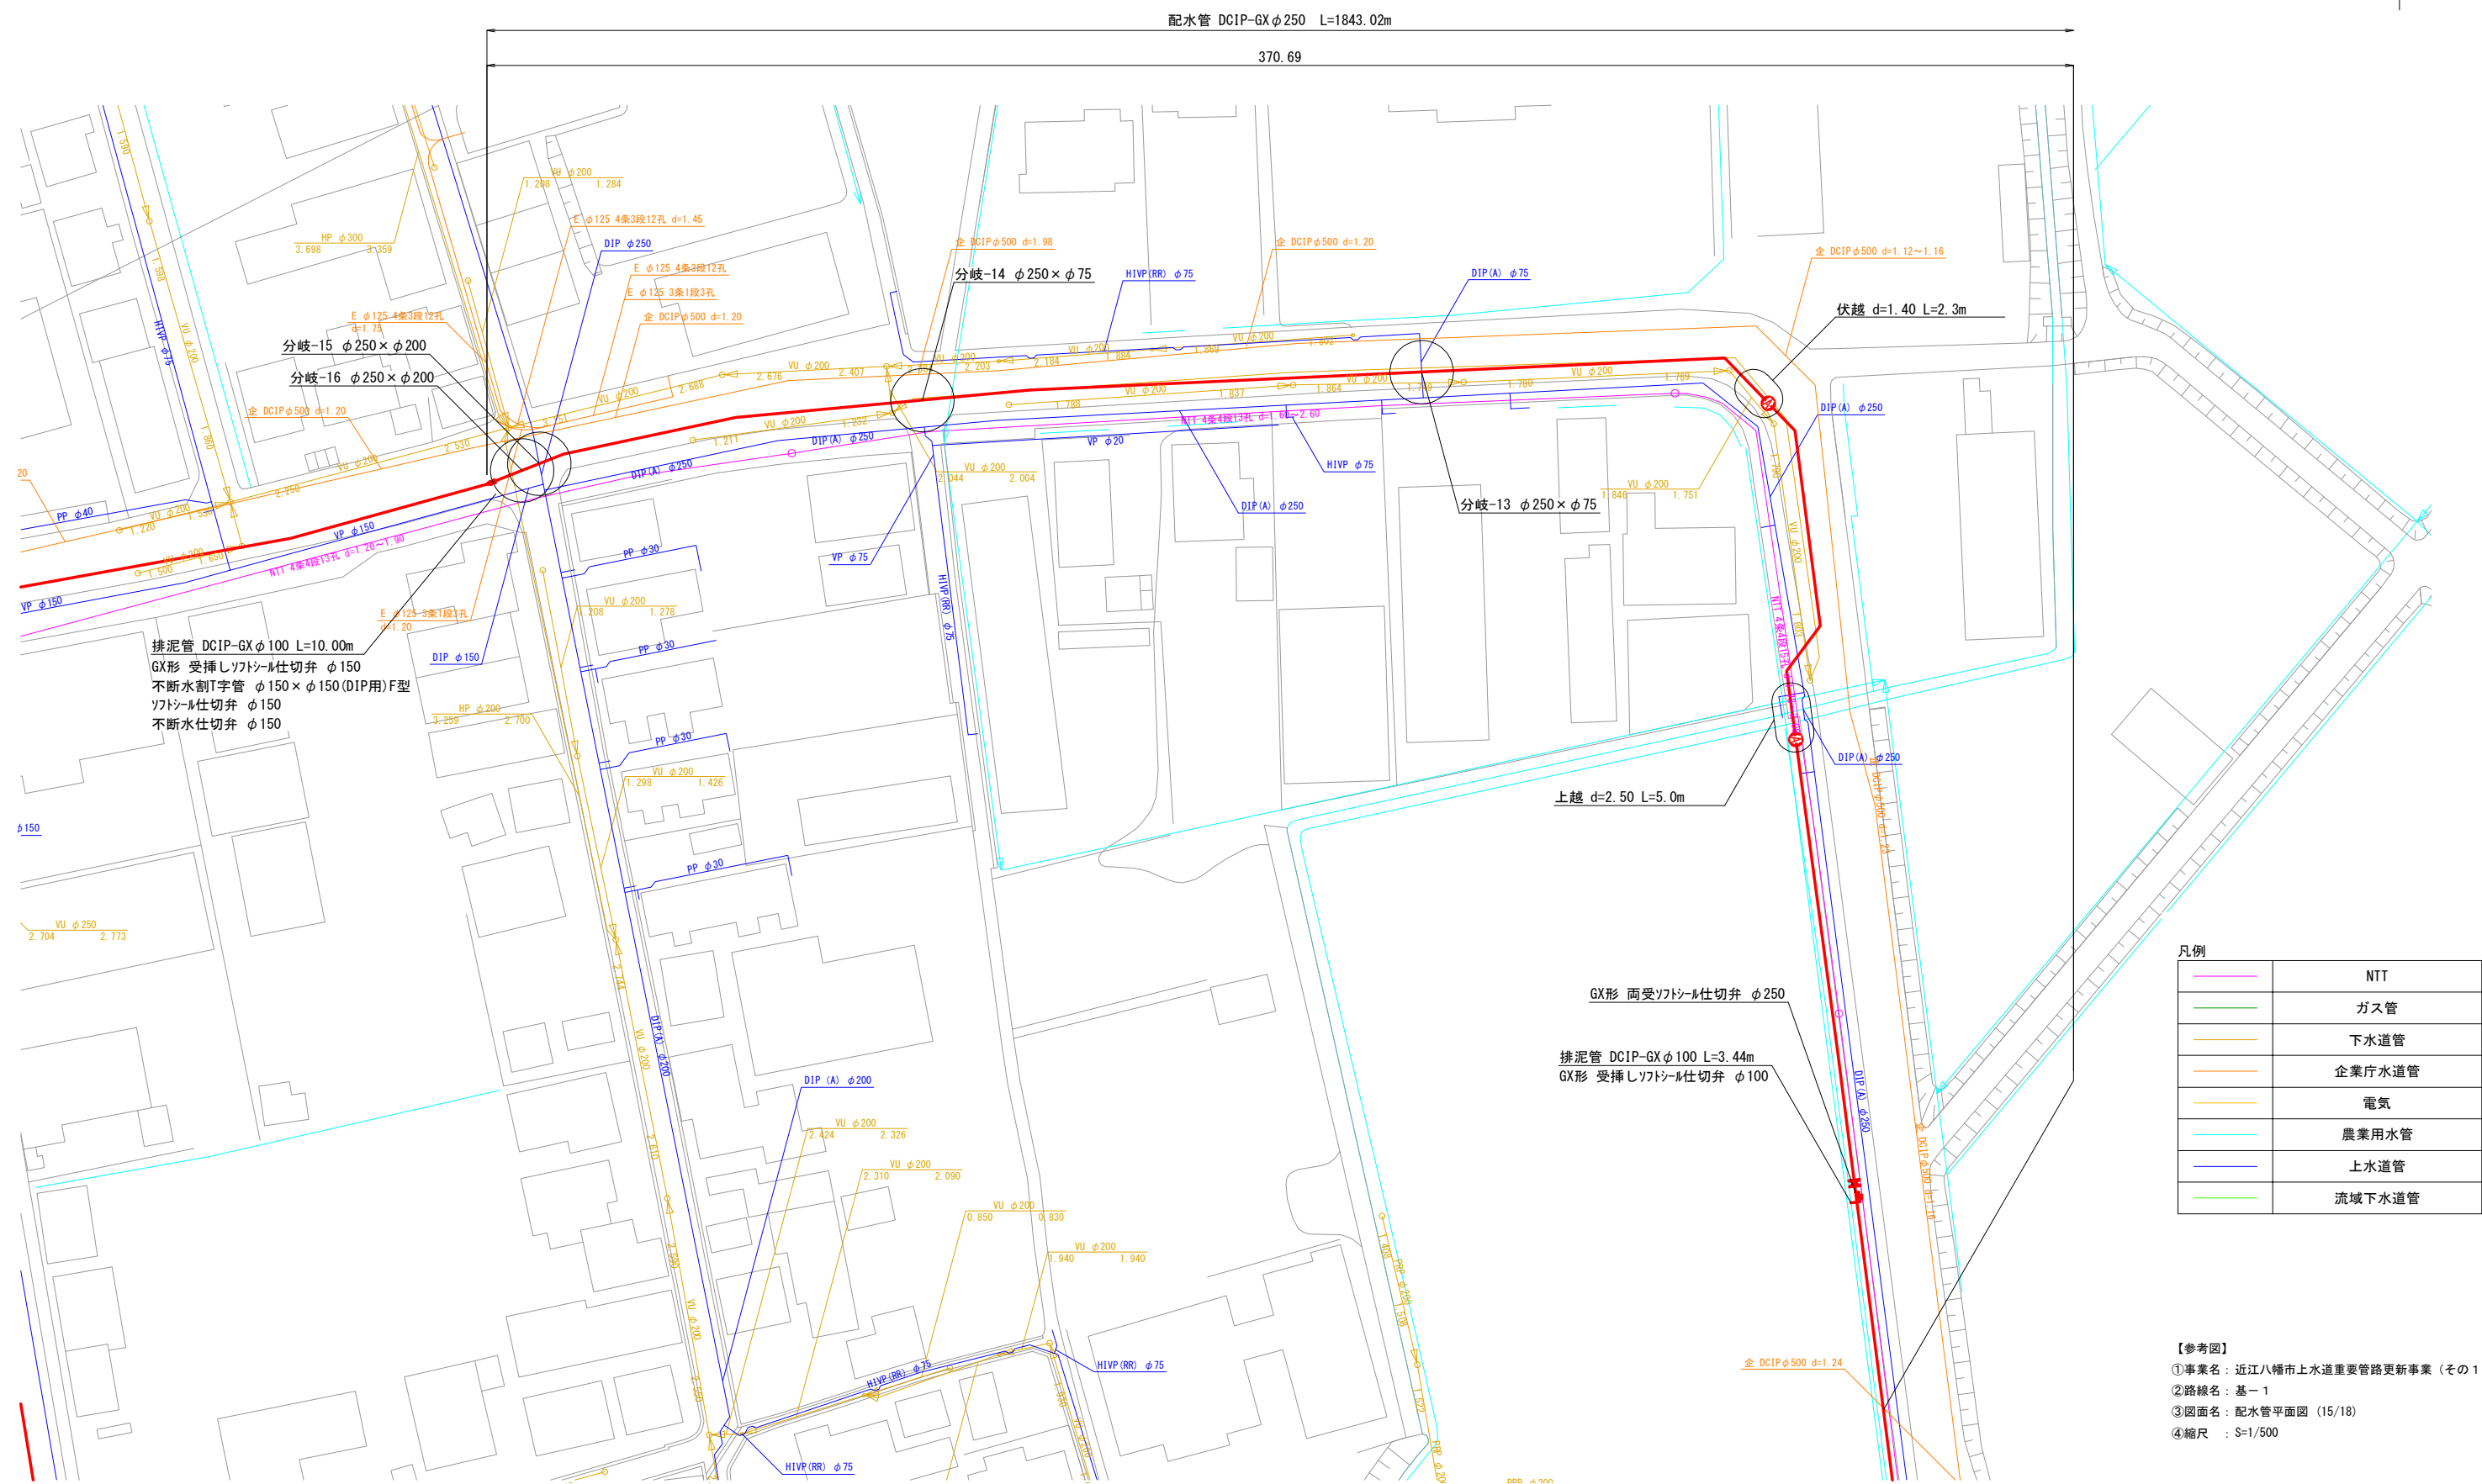 

NTT	NTT
ガス管	ガス管
下水道管	下水道管
企業庁水道管	企業庁水道管
電気	電気
農業用水管	農業用水管
上水道管	上水道管
流域下水道管	流域下水道管

【参考図】
①事業名：近江八幡市上水道重要管路更新事業（その1）
②路線名：基-1
③図面名：配水管平面図（15/18）
④縮尺：S=1/500

 配水管平面図 (16/18) S=1:500

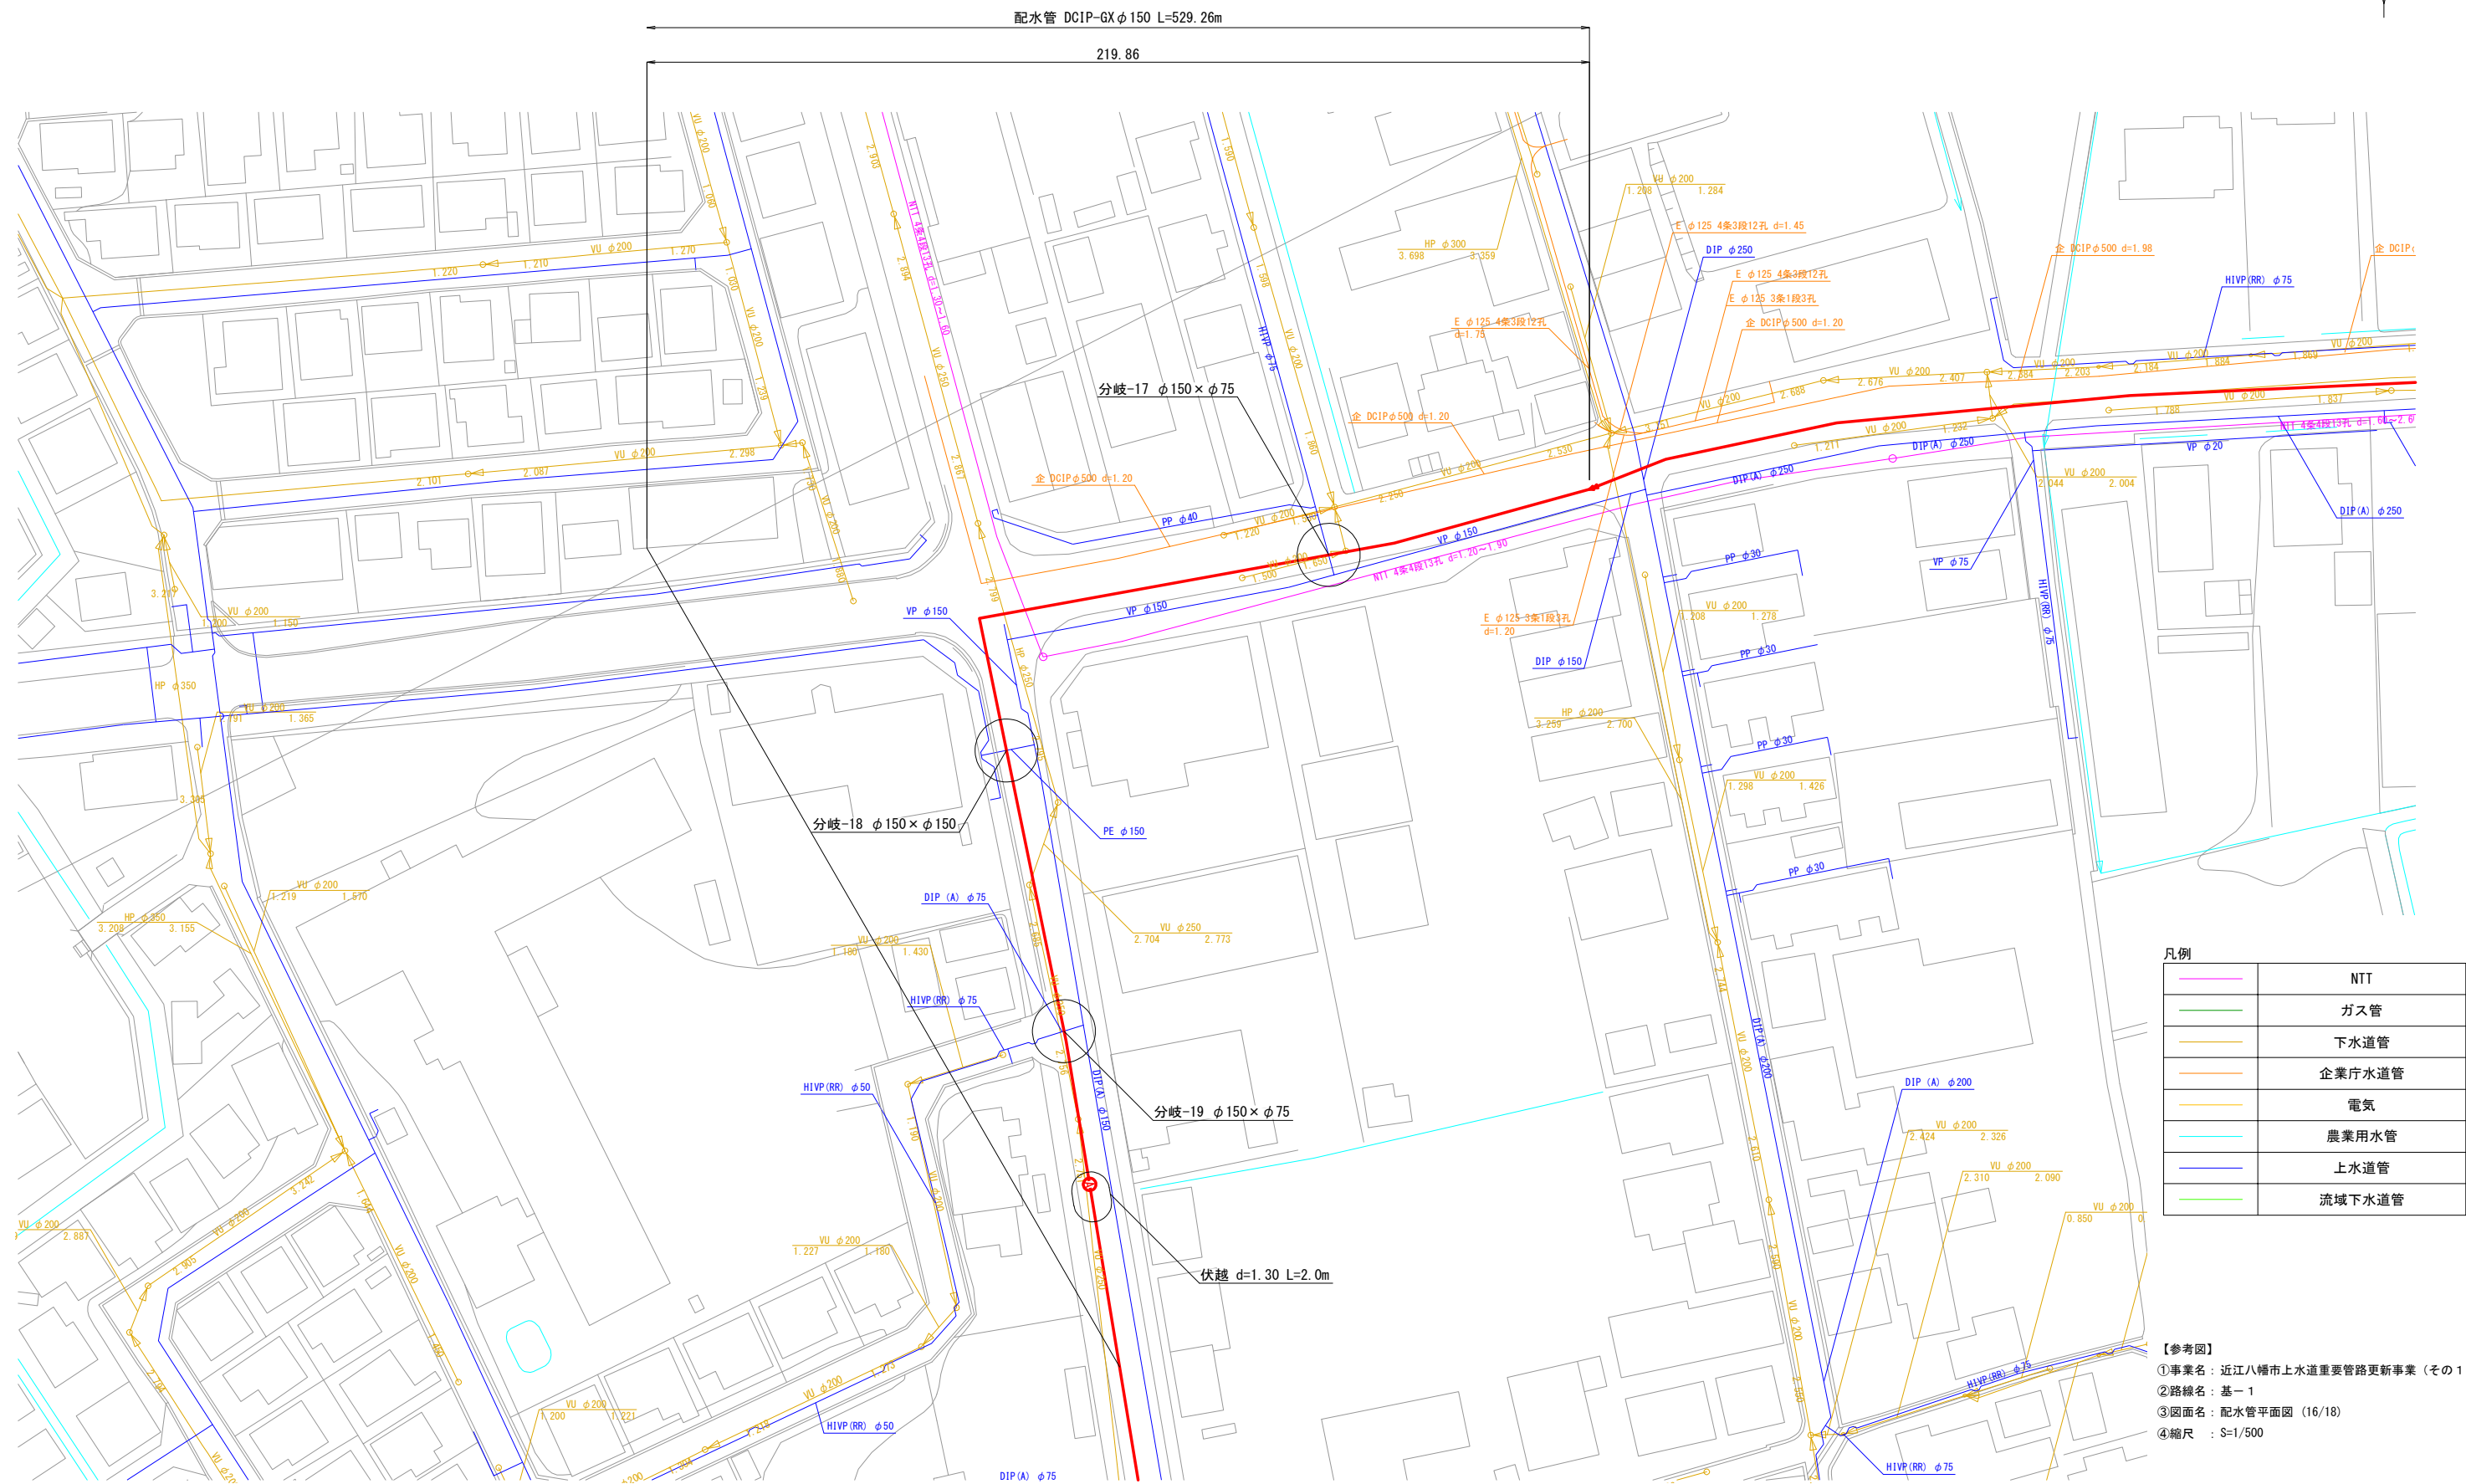



【参考図】

①事業名：近江八幡市上水道重要管路更新事業（その１）

②路線名：基－１


③図面名：配水管平面図（17/18）

④縮尺：S=1/500




配水管土工標準断面図 S=1:20
(参考図)

県道 車道 As

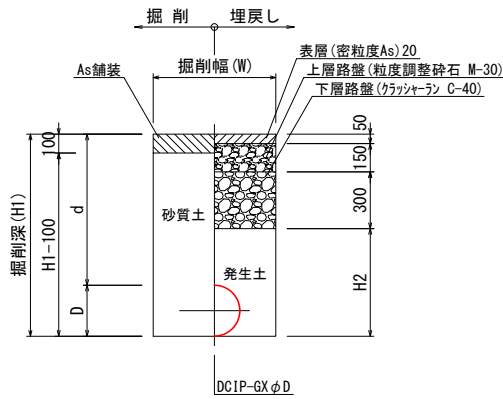


土工名	口径(D)	掘削幅(W)	d	H1	H2
土工-1	φ 270	650	800	1070	570
土工-2	φ 270	650	1200	1470	970
土工-3	φ 270	900	1300	1570	1070
土工-4	φ 270	900	1400	1670	1170
土工-5	φ 270	900	1450	1720	1220
土工-6	φ 270	900	1500	1770	1270
土工-7	φ 270	900	1800	2070	1570
土工-8	φ 270	900	2550	2820	2320
土工-9	φ 170	600	800	970	470
土工-10	φ 170	600	1300	1470	970

県道 側道 As

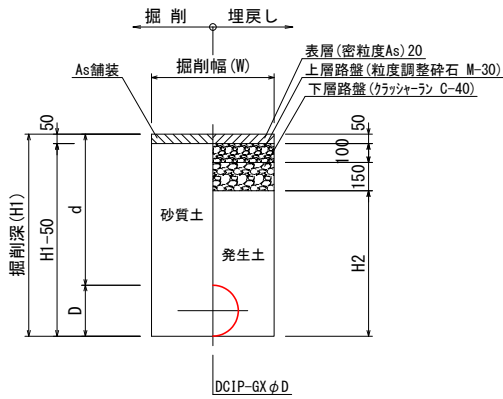


土工名	口径(D)	掘削幅(W)	d	H1	H2
土工-11	φ 270	650	800	1070	770
土工-12	φ 270	650	1000	1270	970
土工-13	φ 270	900	1300	1570	1270

県道 歩道 As

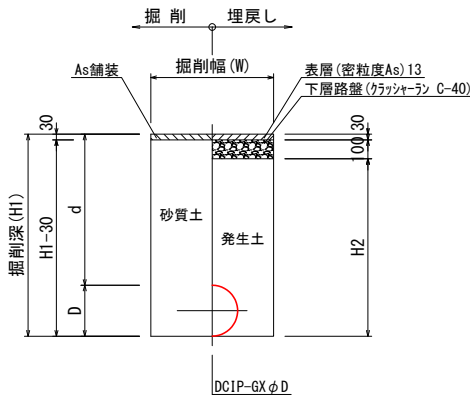


土工名	口径(D)	掘削幅(W)	d	H1	H2
土工-14	φ 270	650	800	1070	940
土工-15	φ 270	650	1200	1470	1340
土工-16	φ 270	900	1350	1620	1490
土工-17	φ 270	900	2500	2770	2640

市道 車道 As

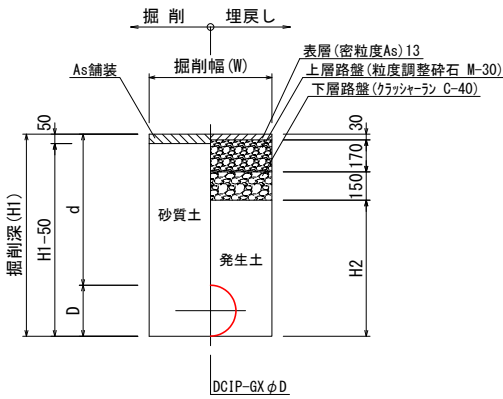

土工名	口径(D)	掘削幅(W)	d	H1	H2
土工-18	φ 320	700	800	1120	770
土工-19	φ 320	900	1550	1870	1520
土工-20	φ 270	650	800	1070	720
土工-21	φ 270	650	1050	1320	970
土工-22	φ 270	650	1150	1420	1070
土工-23	φ 270	900	1200	1470	1120
土工-24	φ 270	900	1300	1570	1220
土工-25	φ 270	900	1500	1770	1420
土工-26	φ 270	900	1550	1820	1470
土工-27	φ 270	900	1600	1870	1520
土工-28	φ 270	900	1700	1970	1620
土工-29	φ 270	900	1800	2070	1720


市道 歩道 As

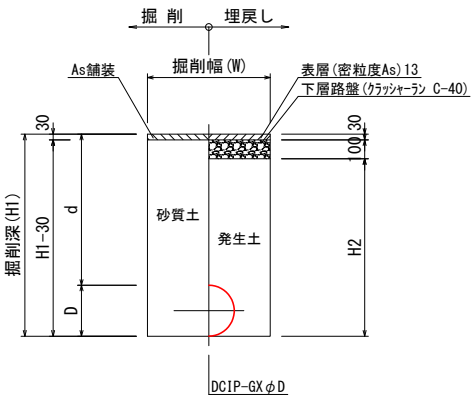


土工名	口径(D)	掘削幅(W)	d	H1	H2
土工-30	φ 270	900	1350	1780	1650
土工-31	φ 270	900	1530	1960	1830

舗装構成標準図 S=1:20
(参考図)


県道 車道 As

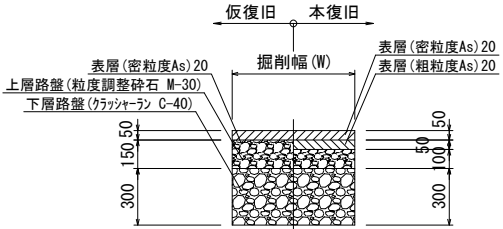


県道 側道 As

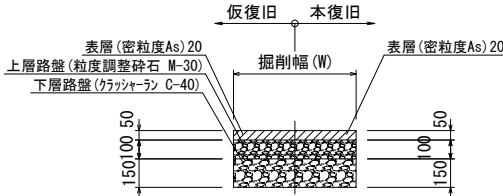


県道 歩道 As

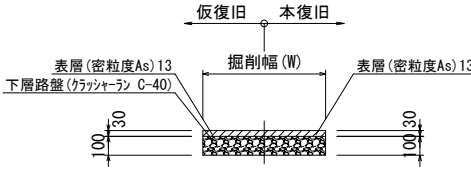

市道 車道 As

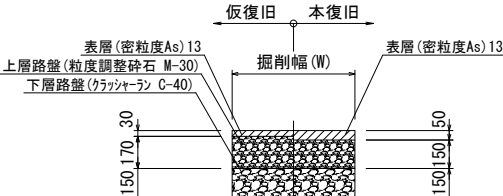

市道 歩道 As

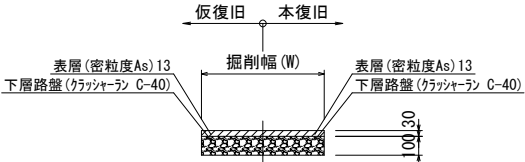

- 【参考図】
- ①事業名：近江八幡市上水道重要管路更新事業（その1）
 - ②路線名：基-1
 - ③図面名：配水管土工標準断面図
 - ④縮尺：S=1/20



【参考図】


 
①事業名：近江八幡市上水道重要管路更新事業（その1）

②路線名：基－1

③図面名：仮設管平面図（1/2）

④縮尺：S=1/500

仮設管平面図 (2/2) S=1:500

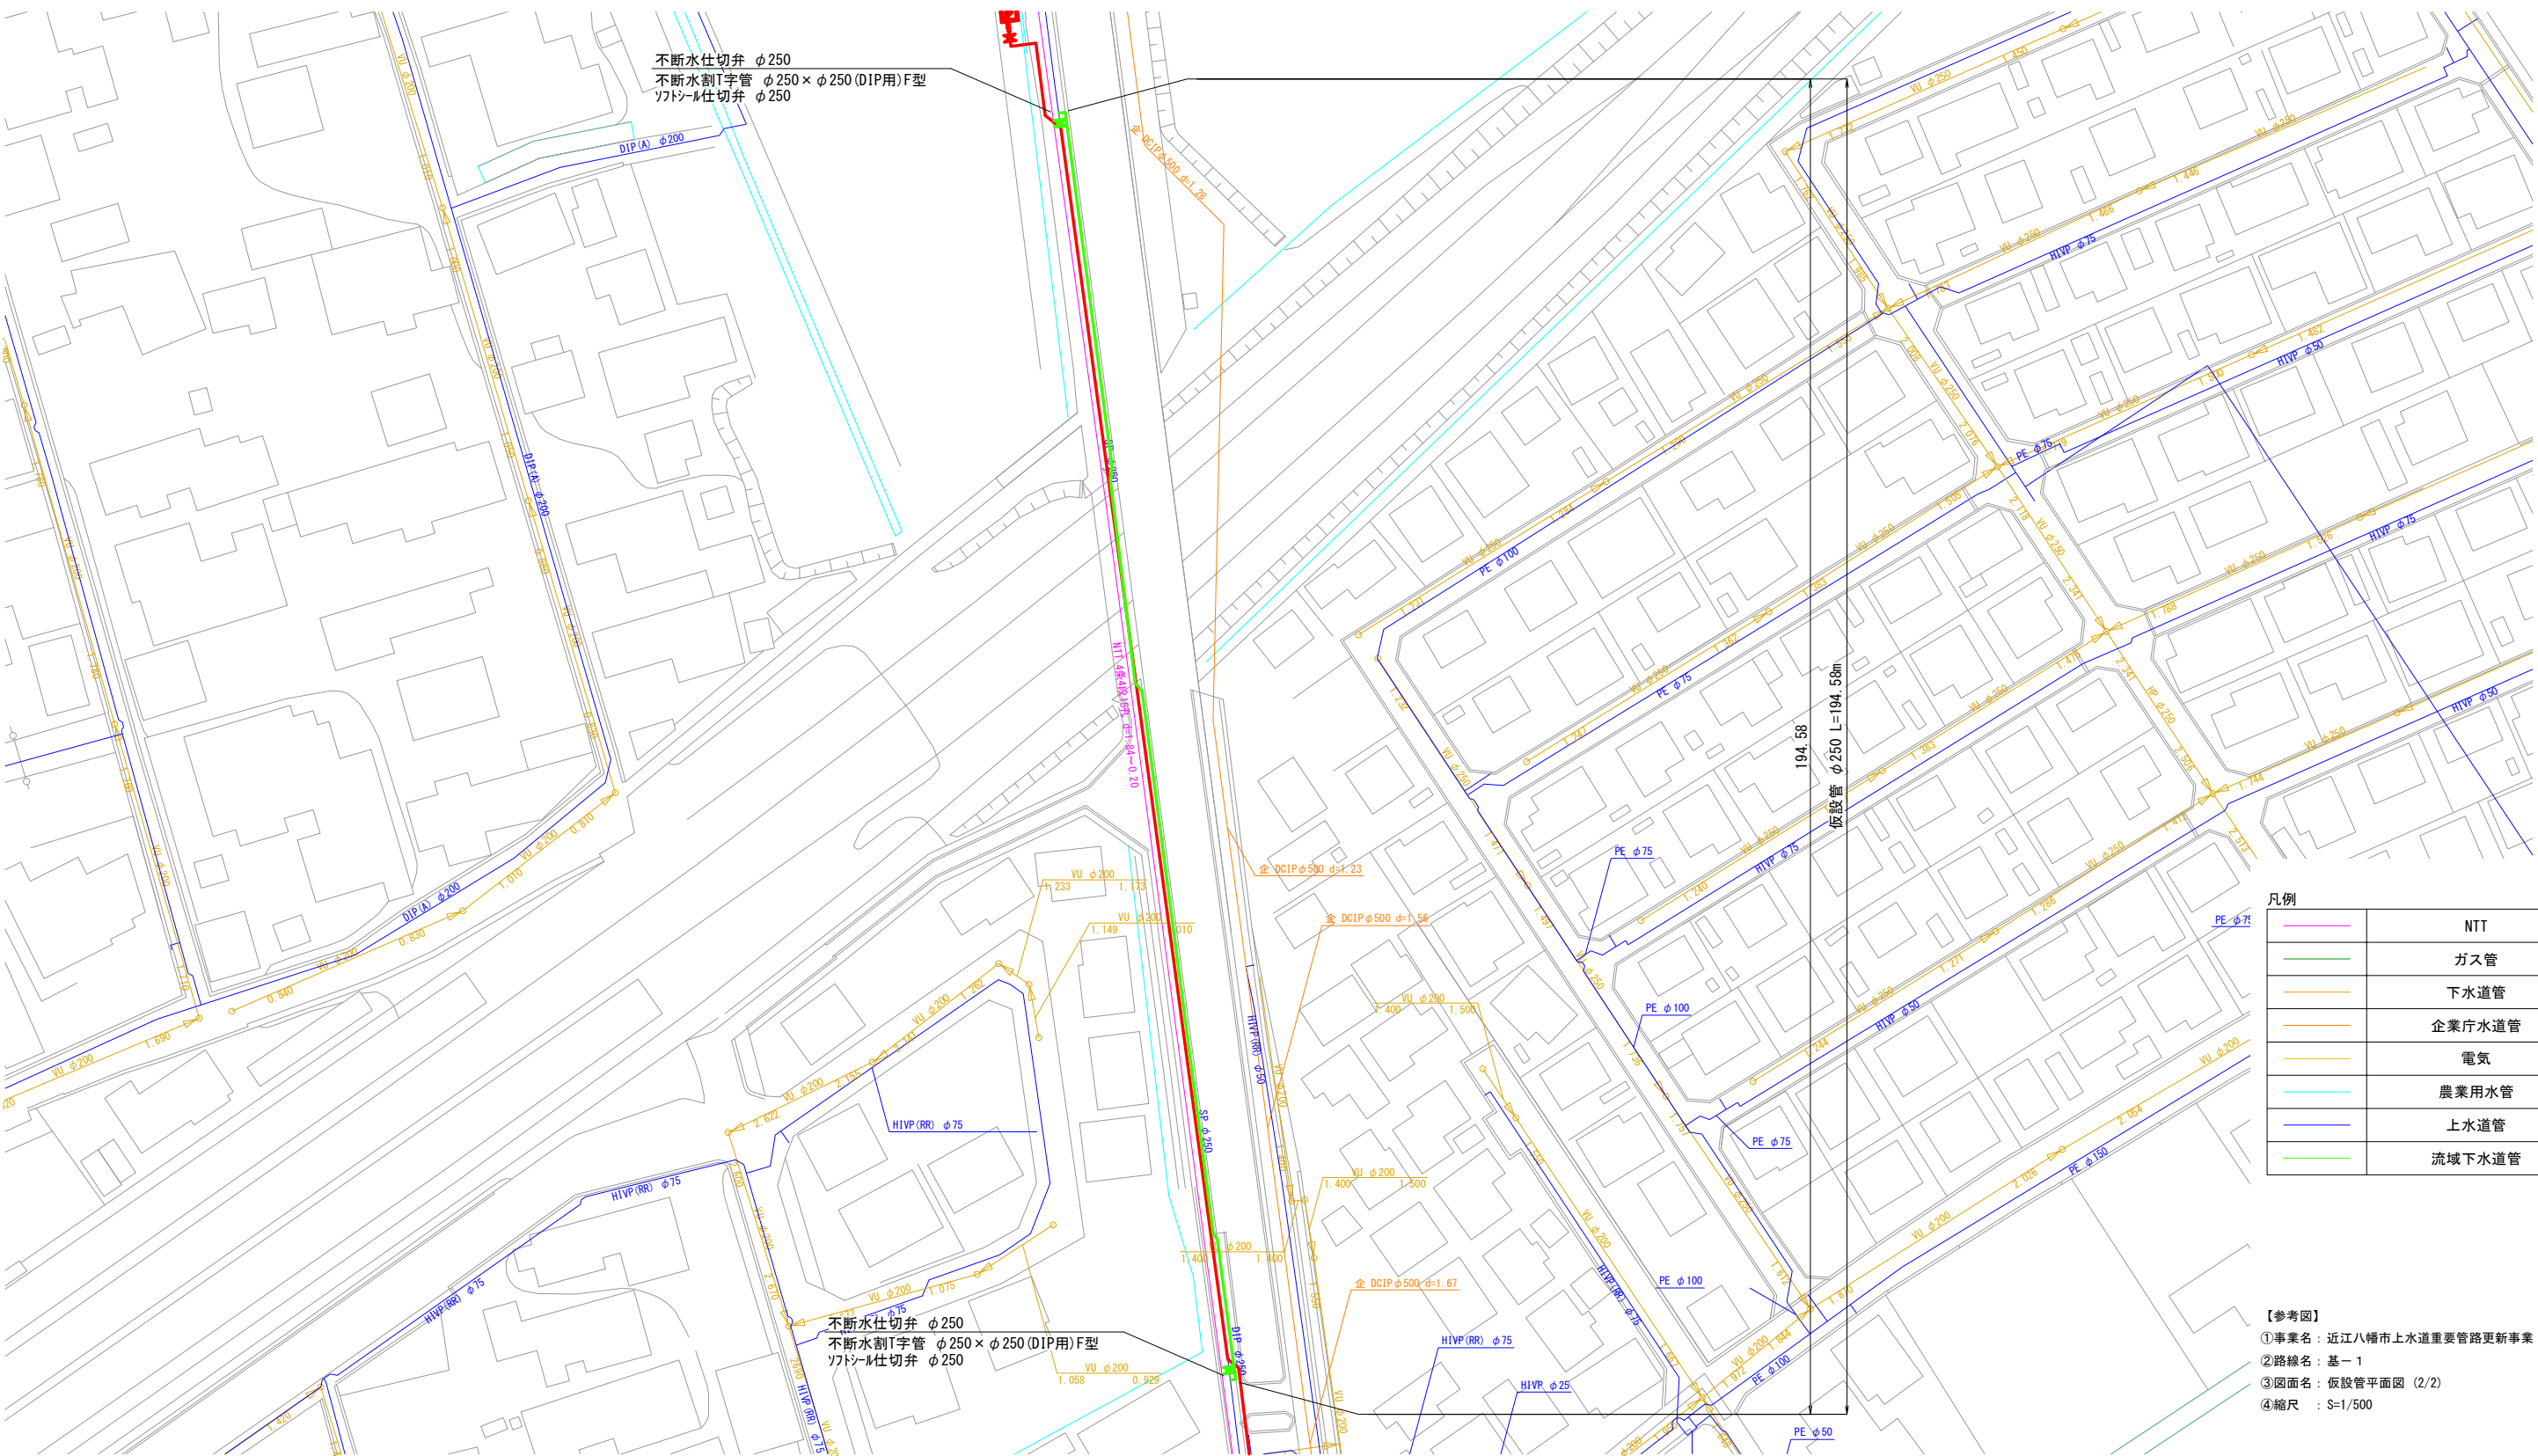


凡例

	NTT
	ガス管
	下水道管
	企業庁水道管
	電気
	農業用水管
	上水道管
	流域下水道管

【参考図】
①事業名：近江八幡市上水道重要管路更新事業（その1）
②路線名：基-1
③図面名：仮設管平面図 (2/2)
④縮尺：S=1/500

仮設配管土工標準断面図 S=1:20
(参考図)

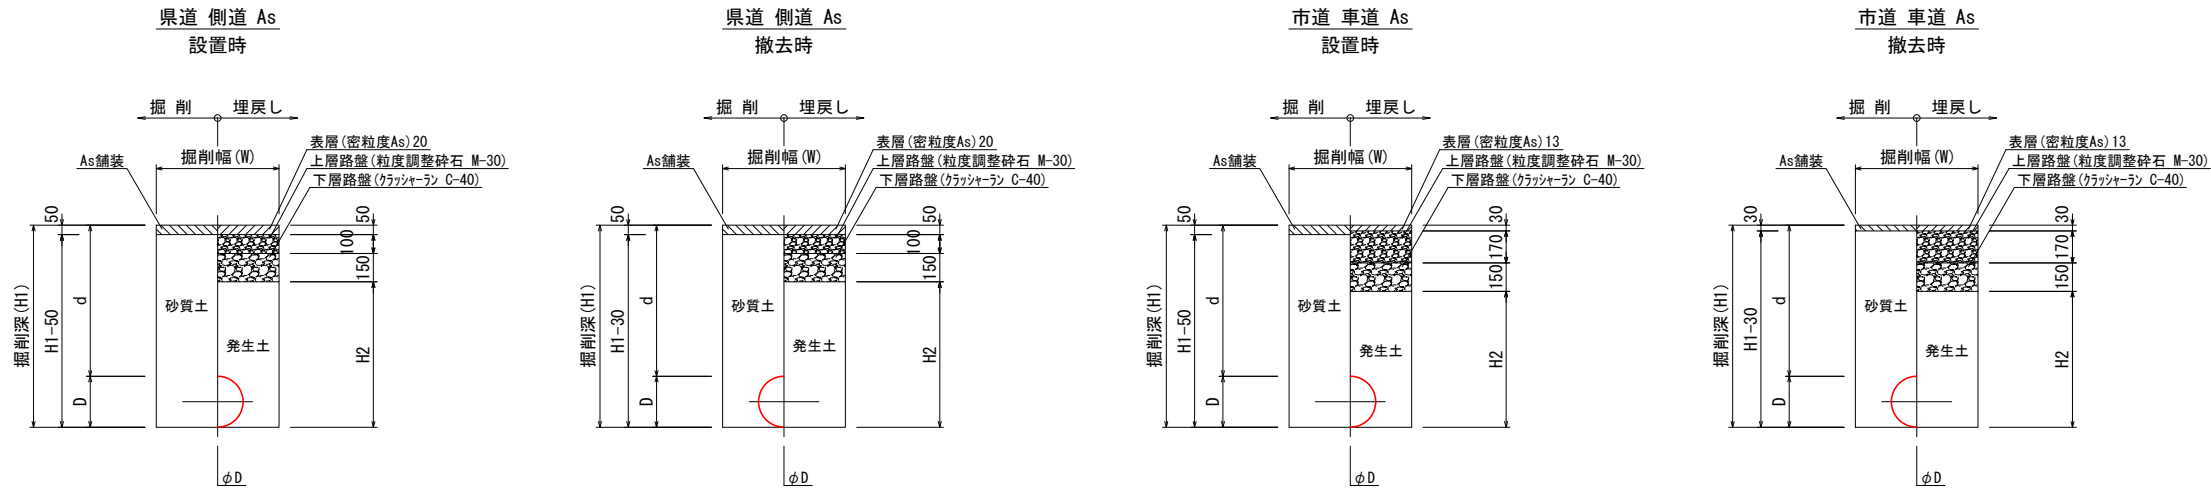

土工名	口径 (D)	掘削幅 (W)	d	H1	H2
仮土工-1	φ 270	650	300	570	270
仮土工-2	φ 270	650	1200	1470	1170

※口径 (D) の寸法は参考値

土工名	口径 (D)	掘削幅 (W)	d	H1	H2
仮土工-3	φ 270	650	300	570	270
仮土工-4	φ 270	650	1200	1470	1170


 
※口径 (D) の寸法は参考値

舗装構成標準図 S=1:20
(参考図)



- 【参考図】
- ①事業名：近江八幡市上水道重要管路更新事業（その1）
 - ②路線名：基-1
 - ③図面名：仮設配管土工標準断面図
 - ④縮尺：S=1/20



配水管撤去平面図 (1/13) S=1:500

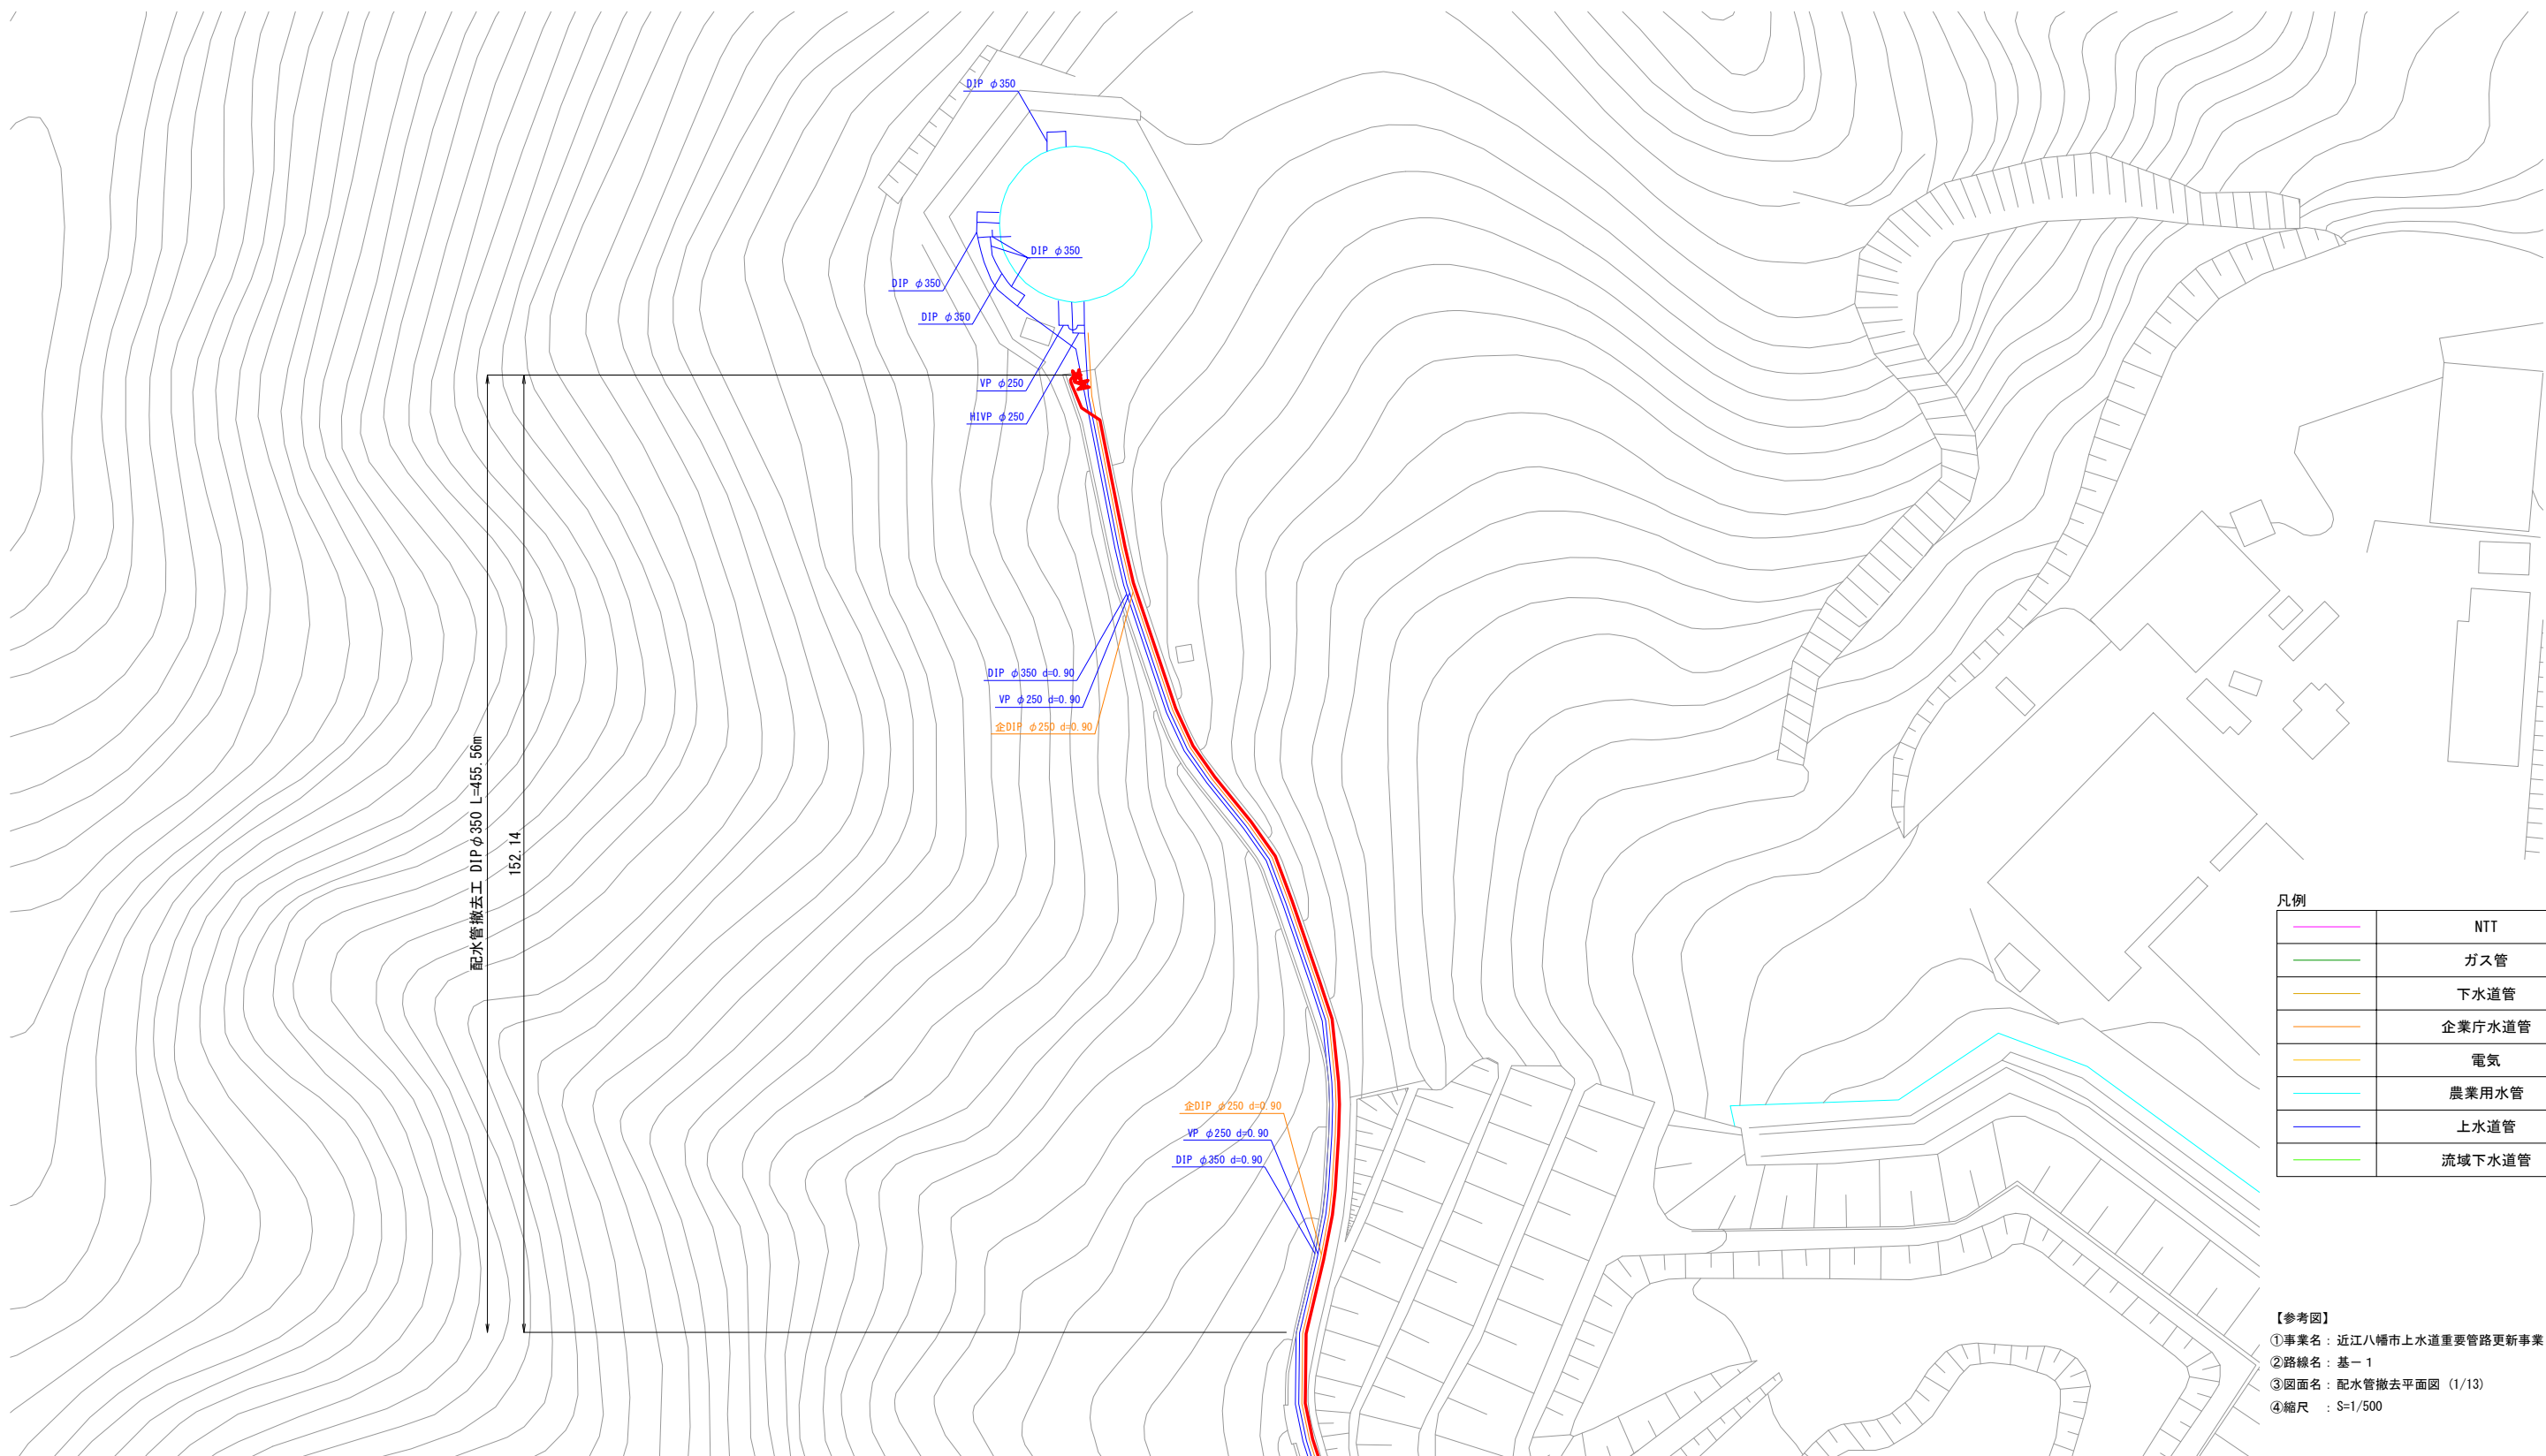



凡例	
	NTT
	ガス管
	下水道管
	企業庁水道管
	電気
	農業用水管
	上水道管
	流域下水道管

【参考図】
①事業名：近江八幡市上水道重要管路更新事業（その1）
②路線名：基-1
③図面名：配水管撤去平面図（1/13）
④縮尺：S=1/500

 配水管撤去平面図 (2/13) S=1:500

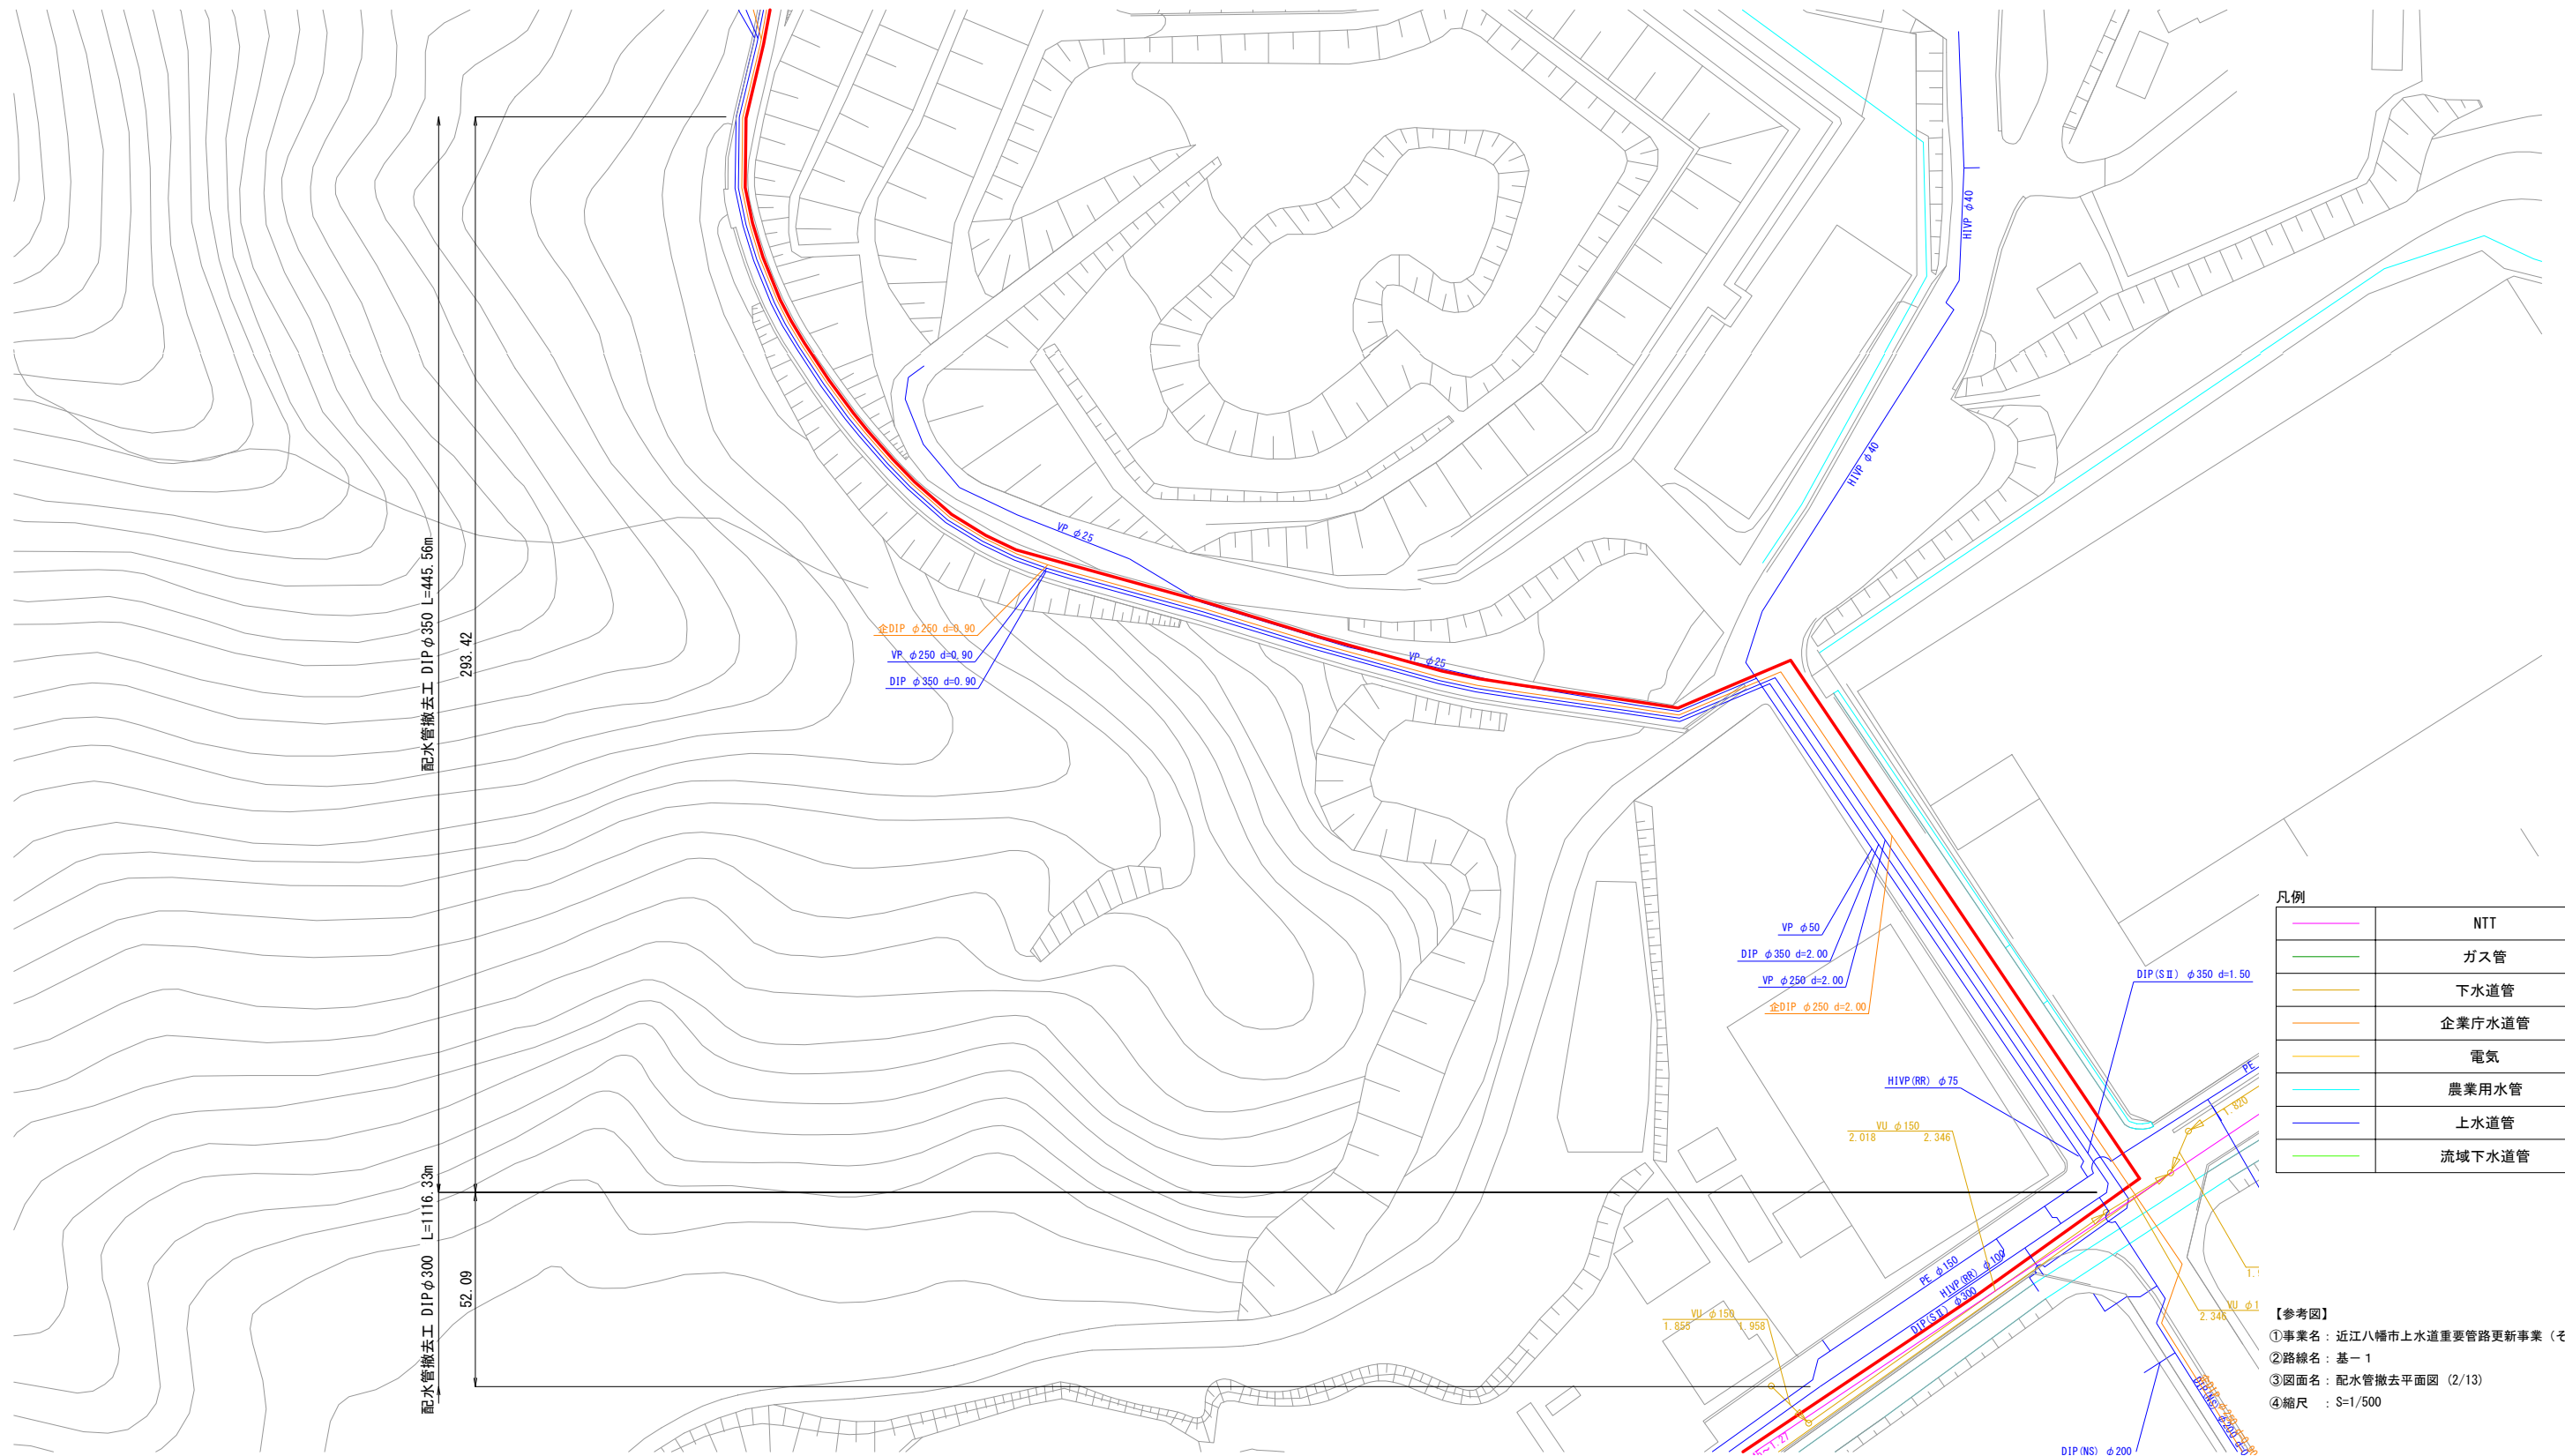

配水管撤去平面図 (3/13) S=1:500

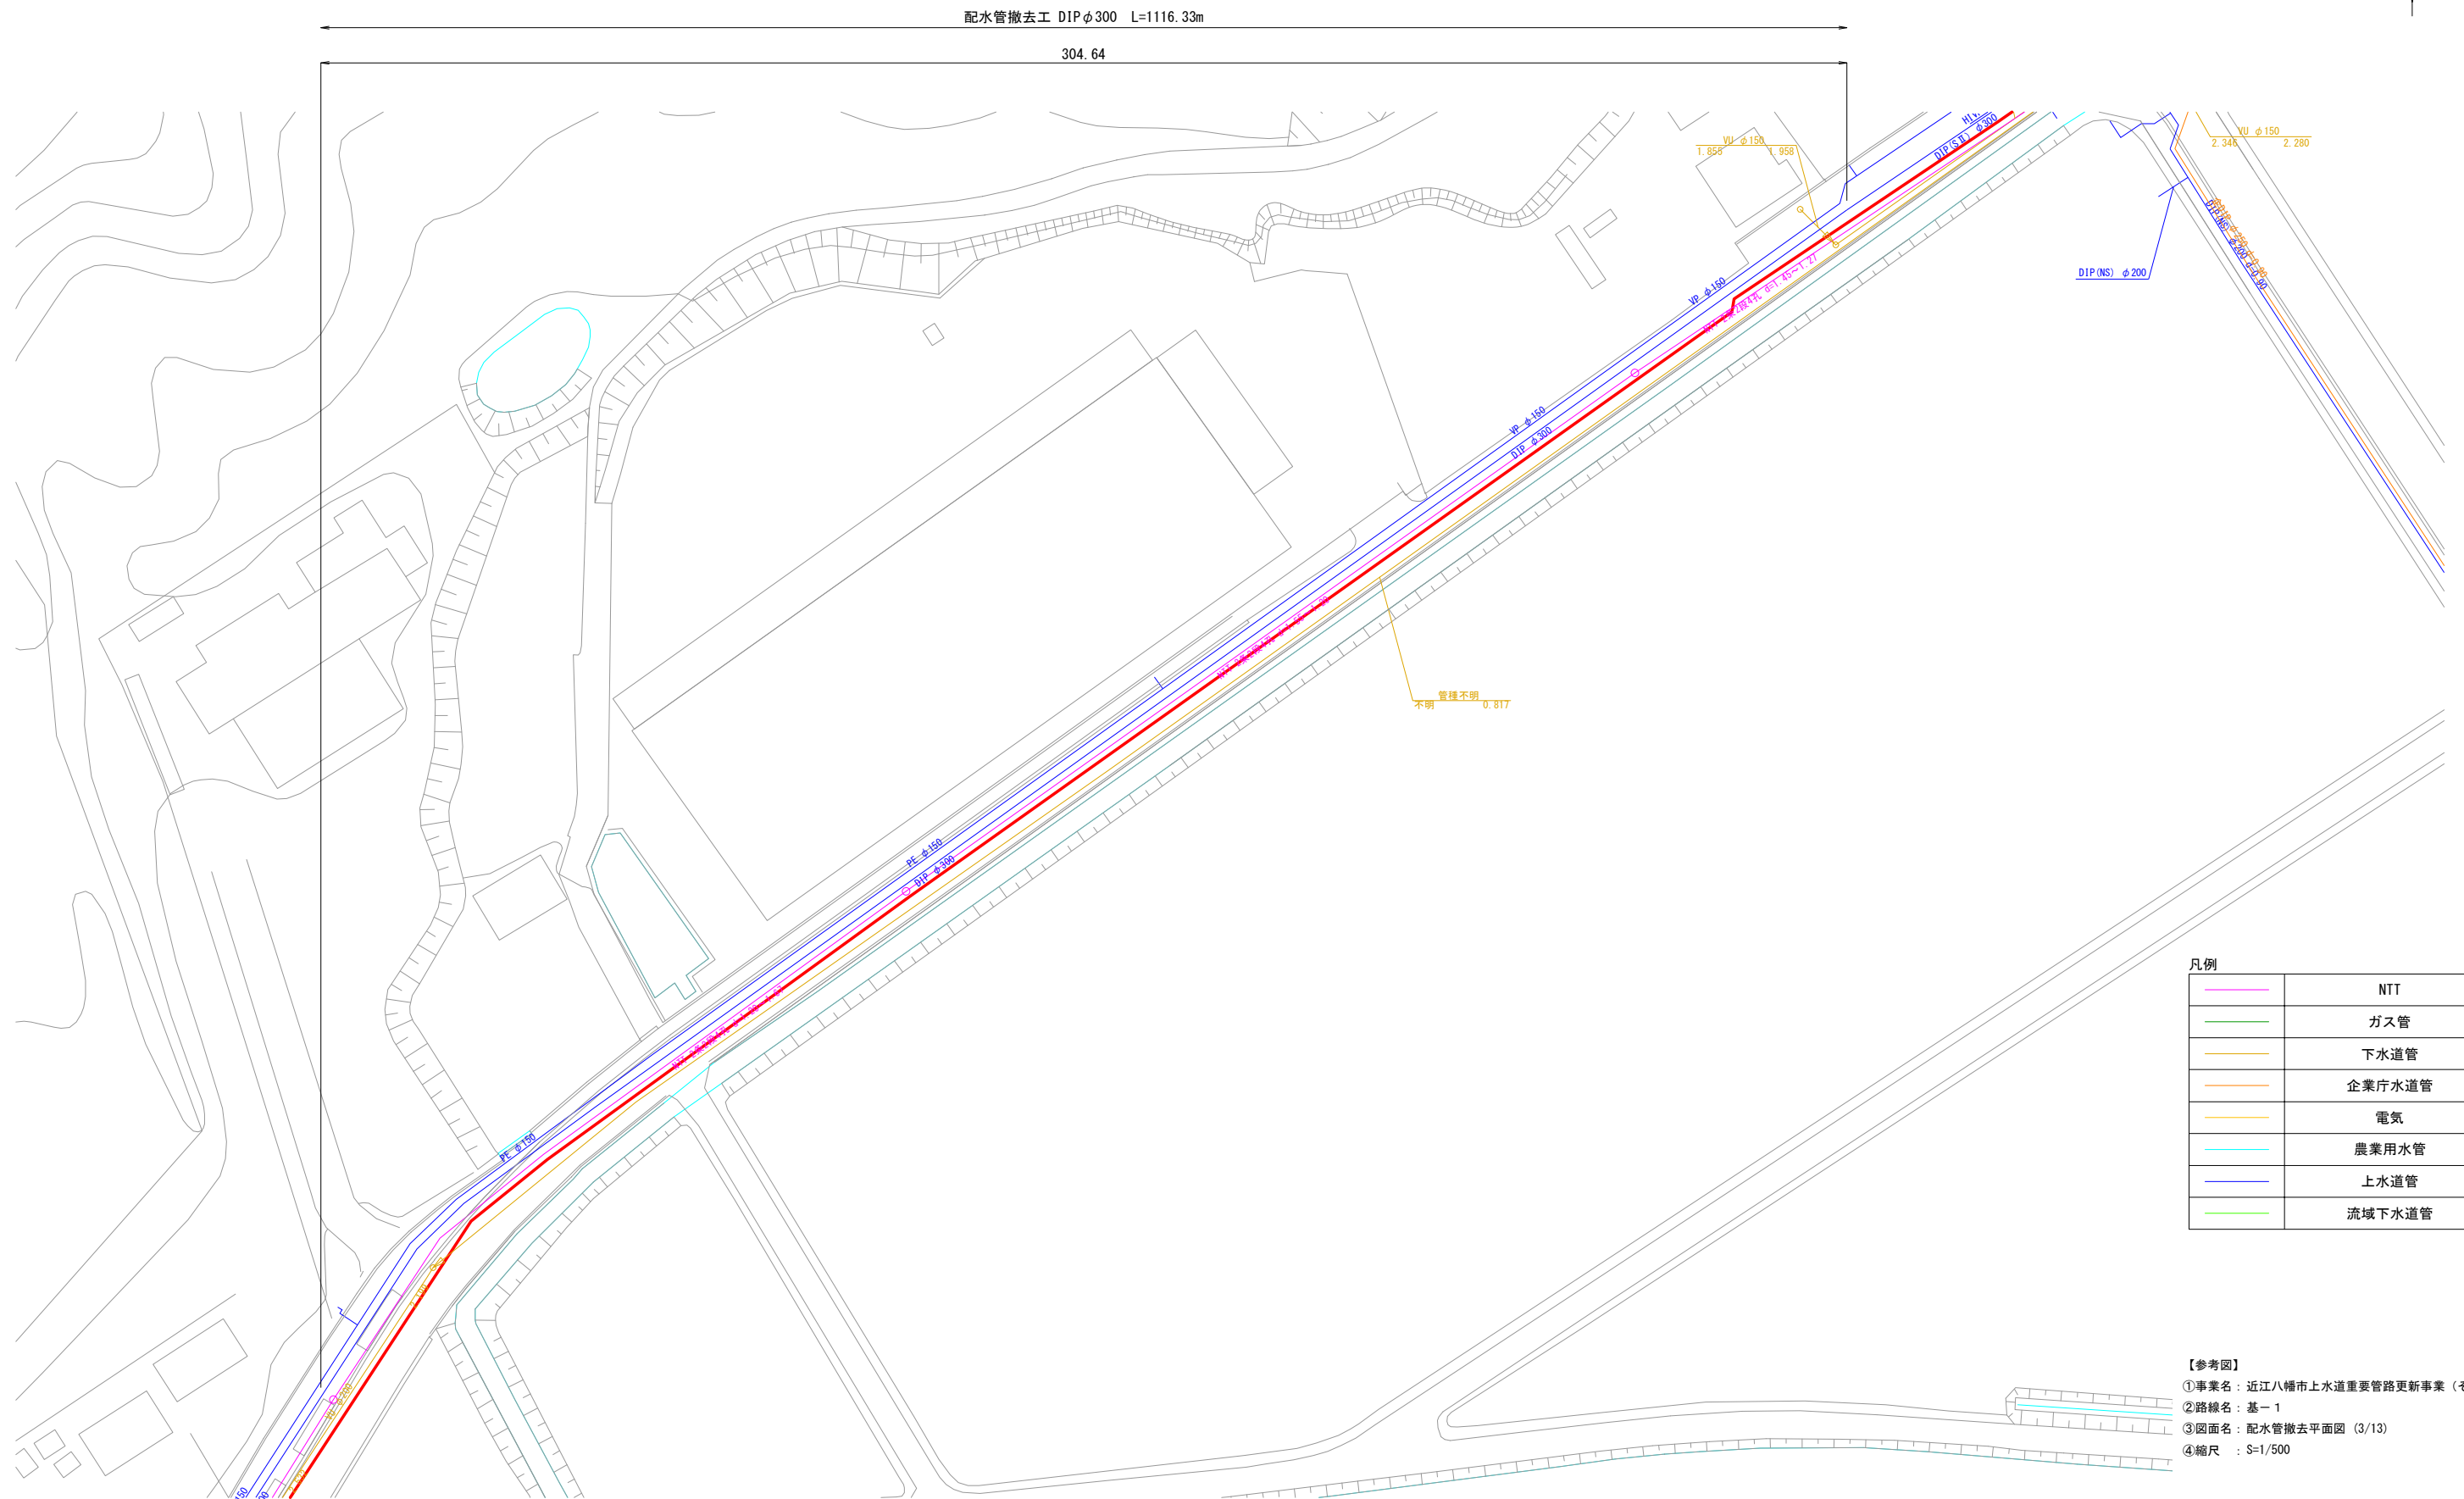 

凡例	
	NTT
	ガス管
	下水道管
	企業庁水道管
	電気
	農業用水管
	上水道管
	流域下水道管


【参考図】

①事業名：近江八幡市上水道重要管路更新事業（その１）

②路線名：基－１

③図面名：配水管撤去平面図（3/13）

④縮尺：S=1/500

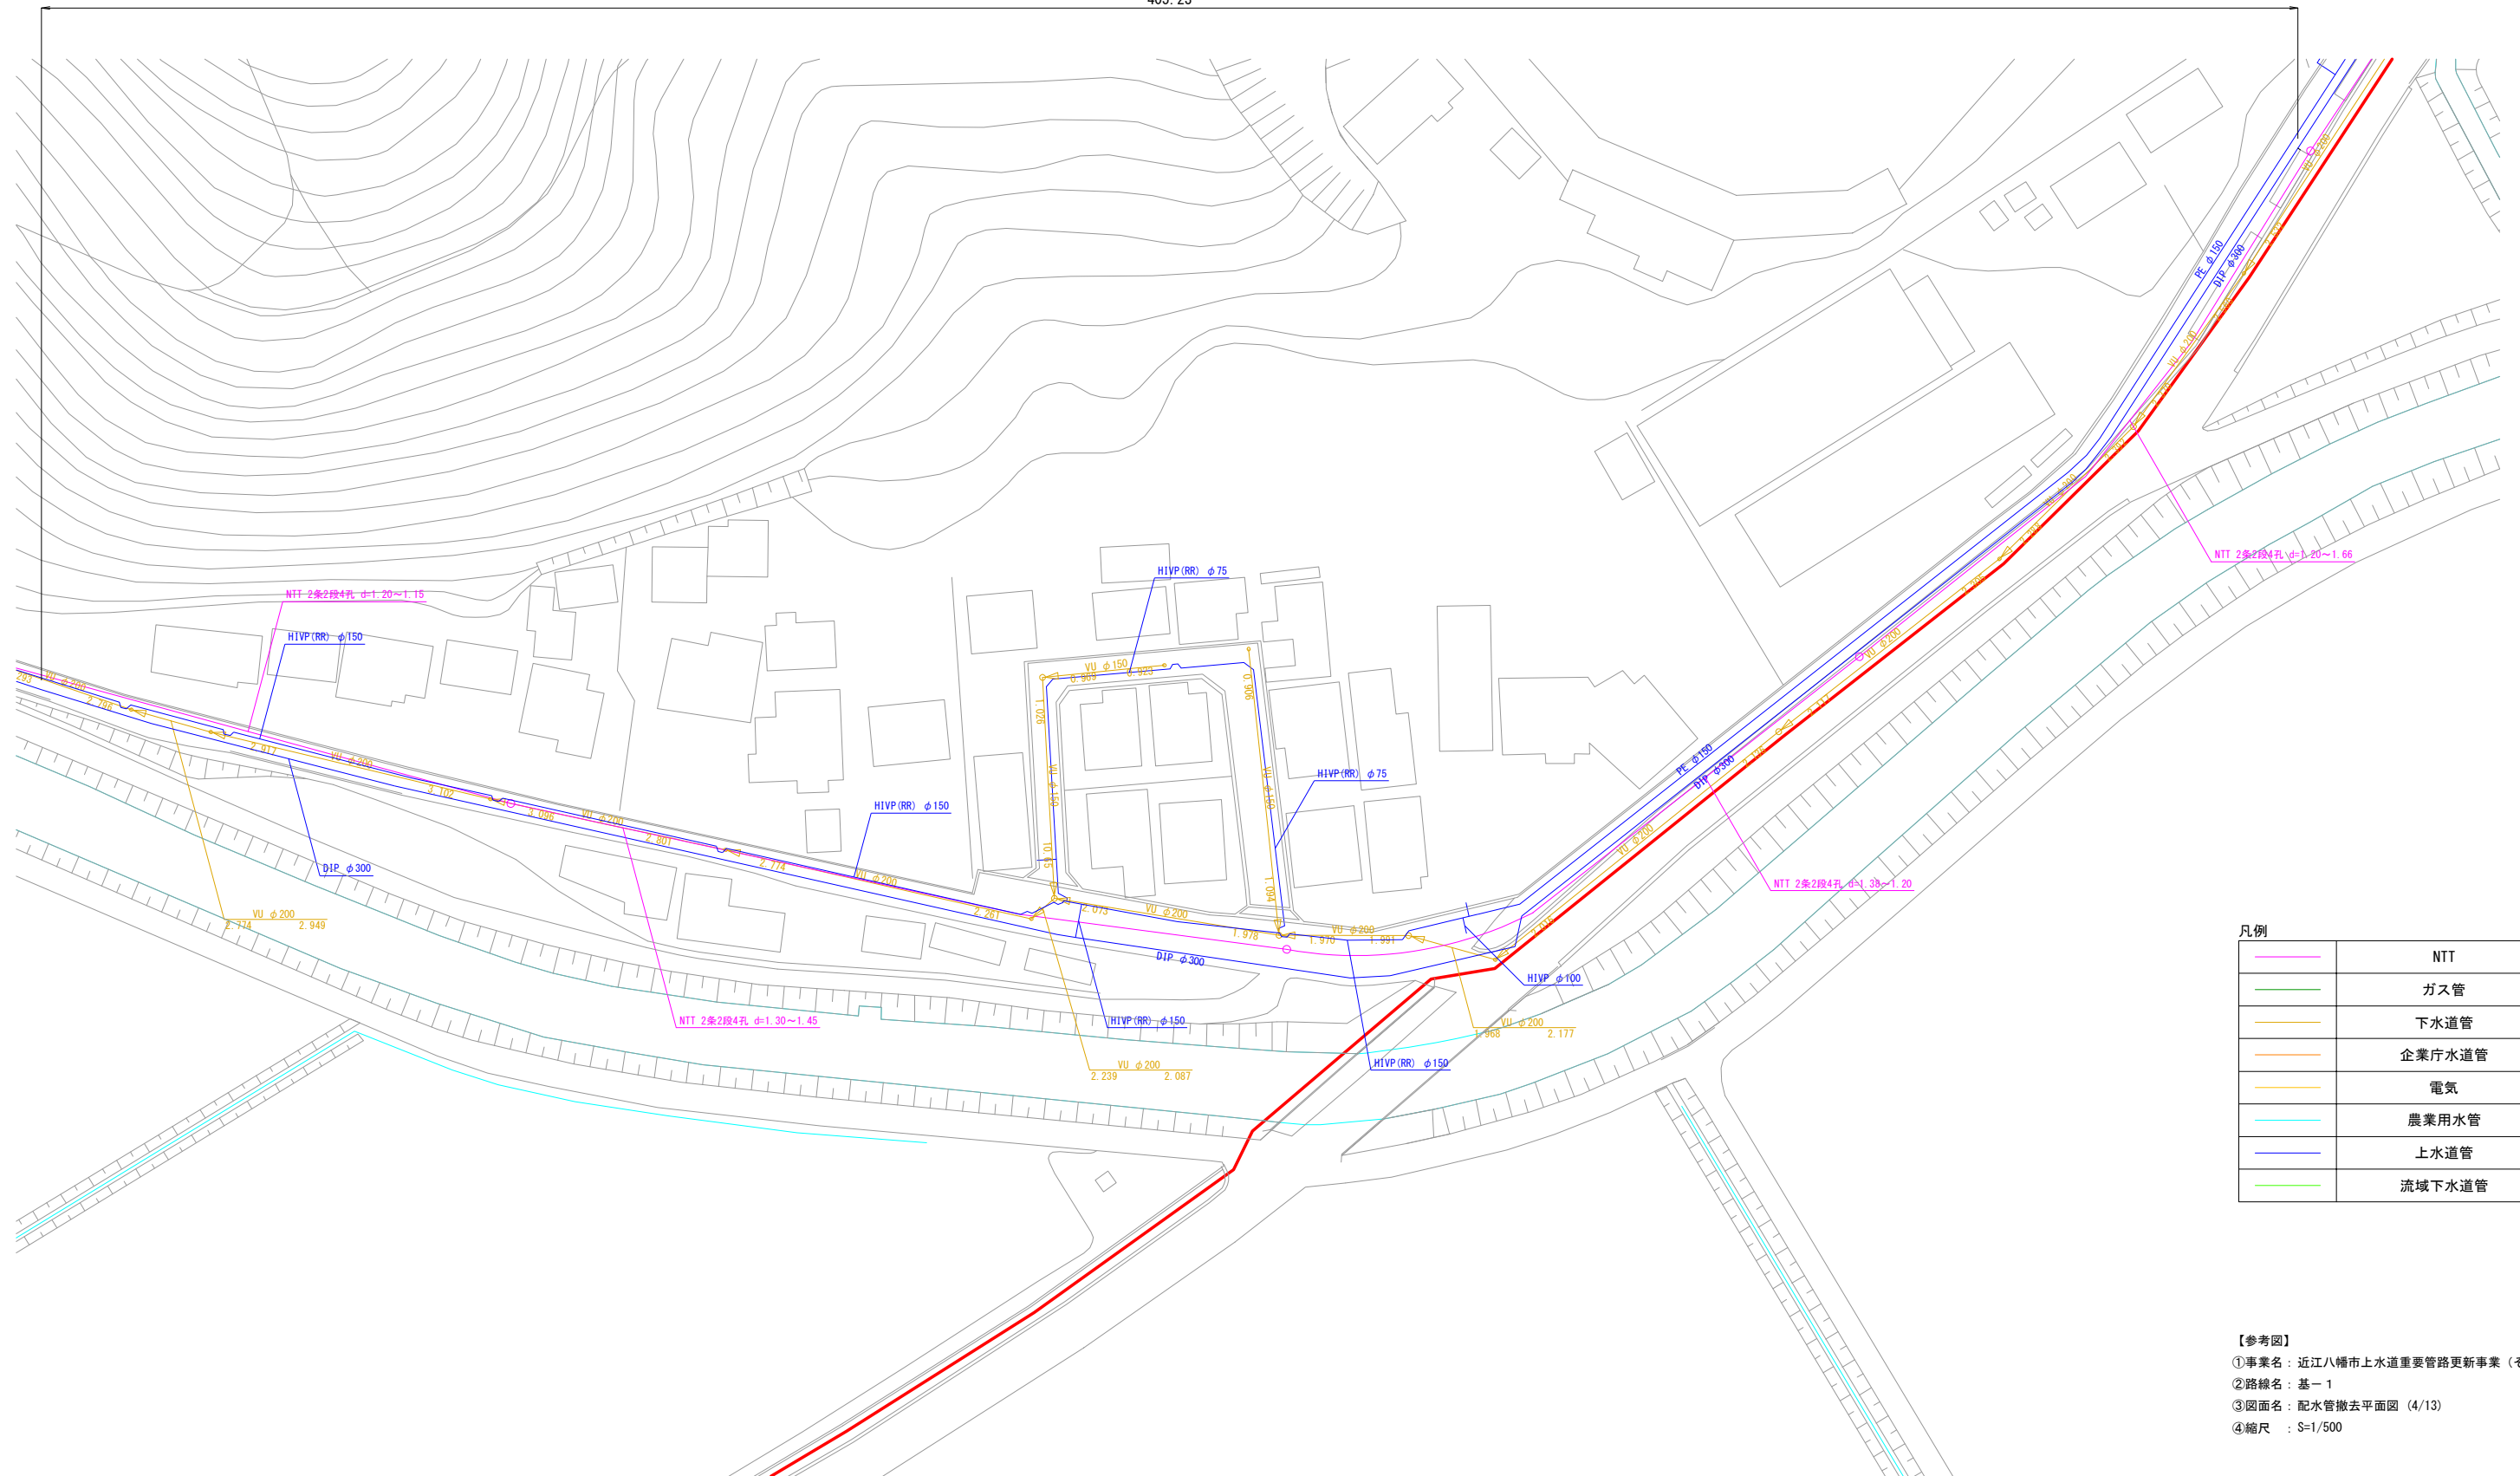405. 23

凡例	
	NTT
	ガス管
	下水道管
	企業庁水道管
	電気
	農業用水管
	上水道管
	流域下水道管

【参考図】

 
①事業名：近江八幡市上水道重要管路更新事業（その１）

②路線名：基－１

③図面名：配水管撤去平面図（４/１３）


④縮尺：Ｓ＝１/５００

配水管撤去平面図 (5/13) S=1:500



配水管撤去工 DIP $\phi 300$ L=1116.33m

354.37

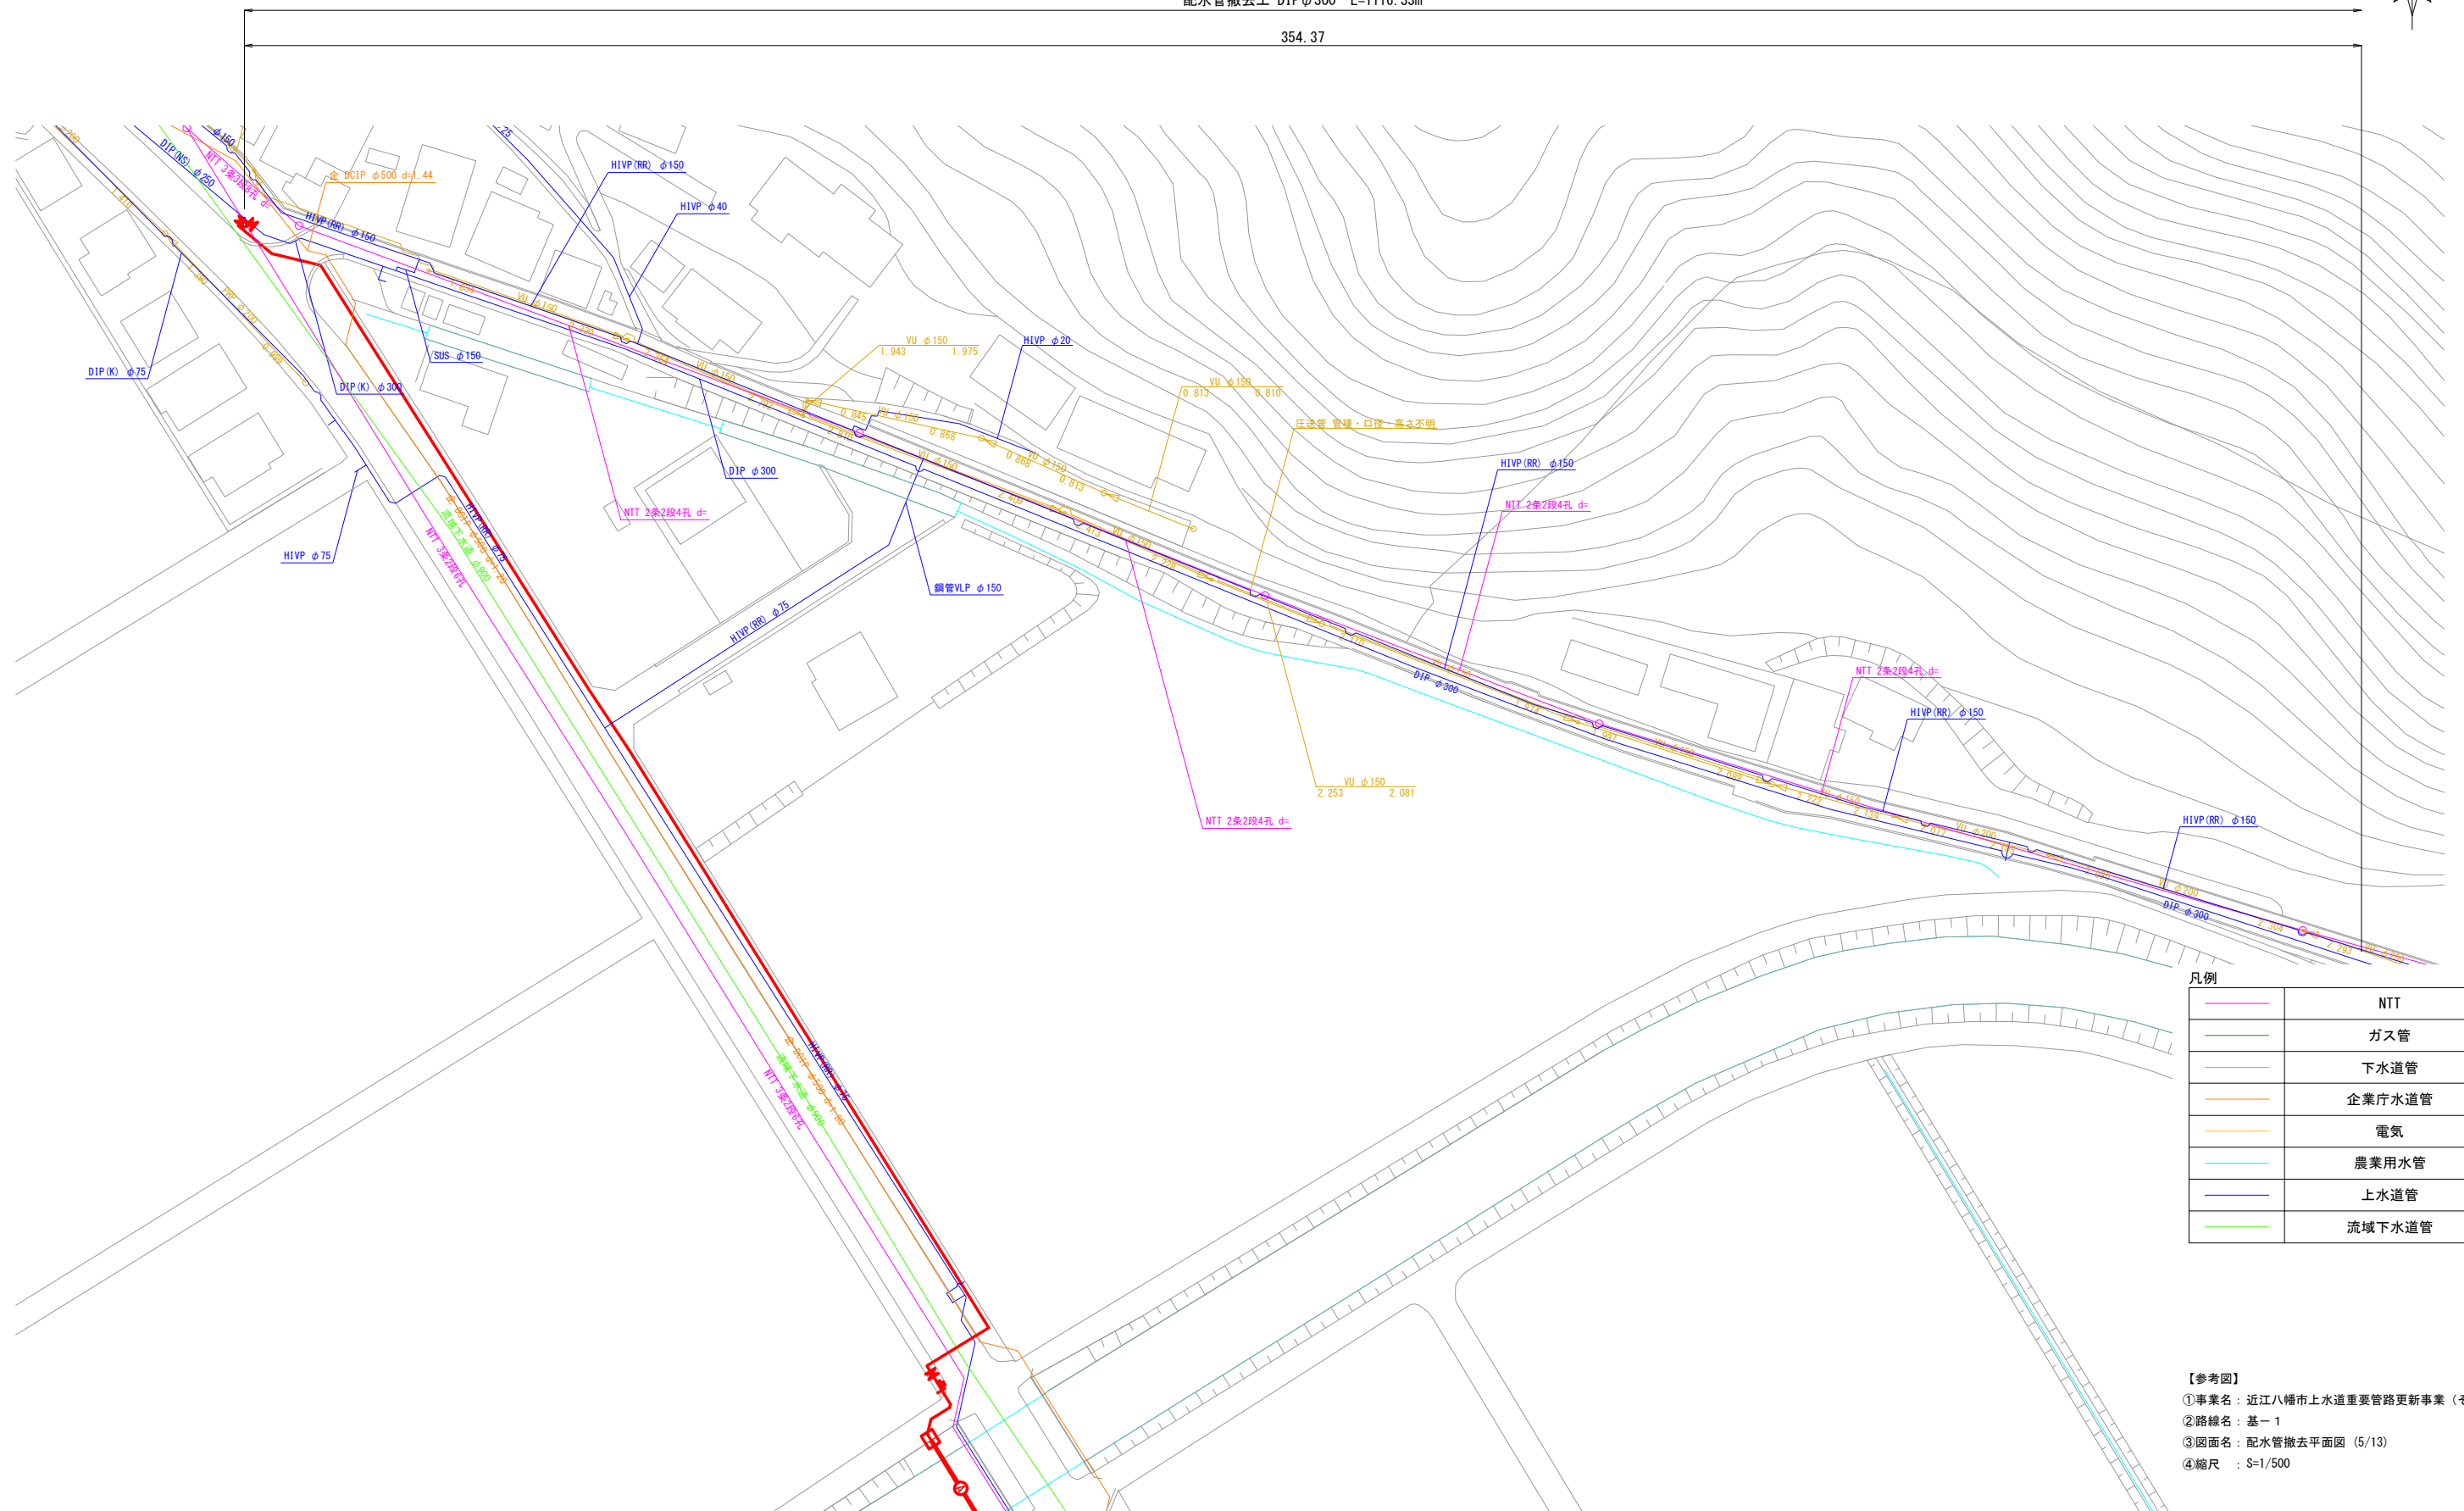

凡例	
	NTT
	ガス管
	下水道管
	企業庁水道管
	電気
	農業用水管
	上水道管
	流域下水道管

【参考図】

①事業名：近江八幡市上水道重要管路更新事業（その１）


 
②路線名：基－１

③図面名：配水管撤去平面図（５/１３）

④縮尺：Ｓ＝１/５００



配水管撤去平面図 (7/13) S=1:500

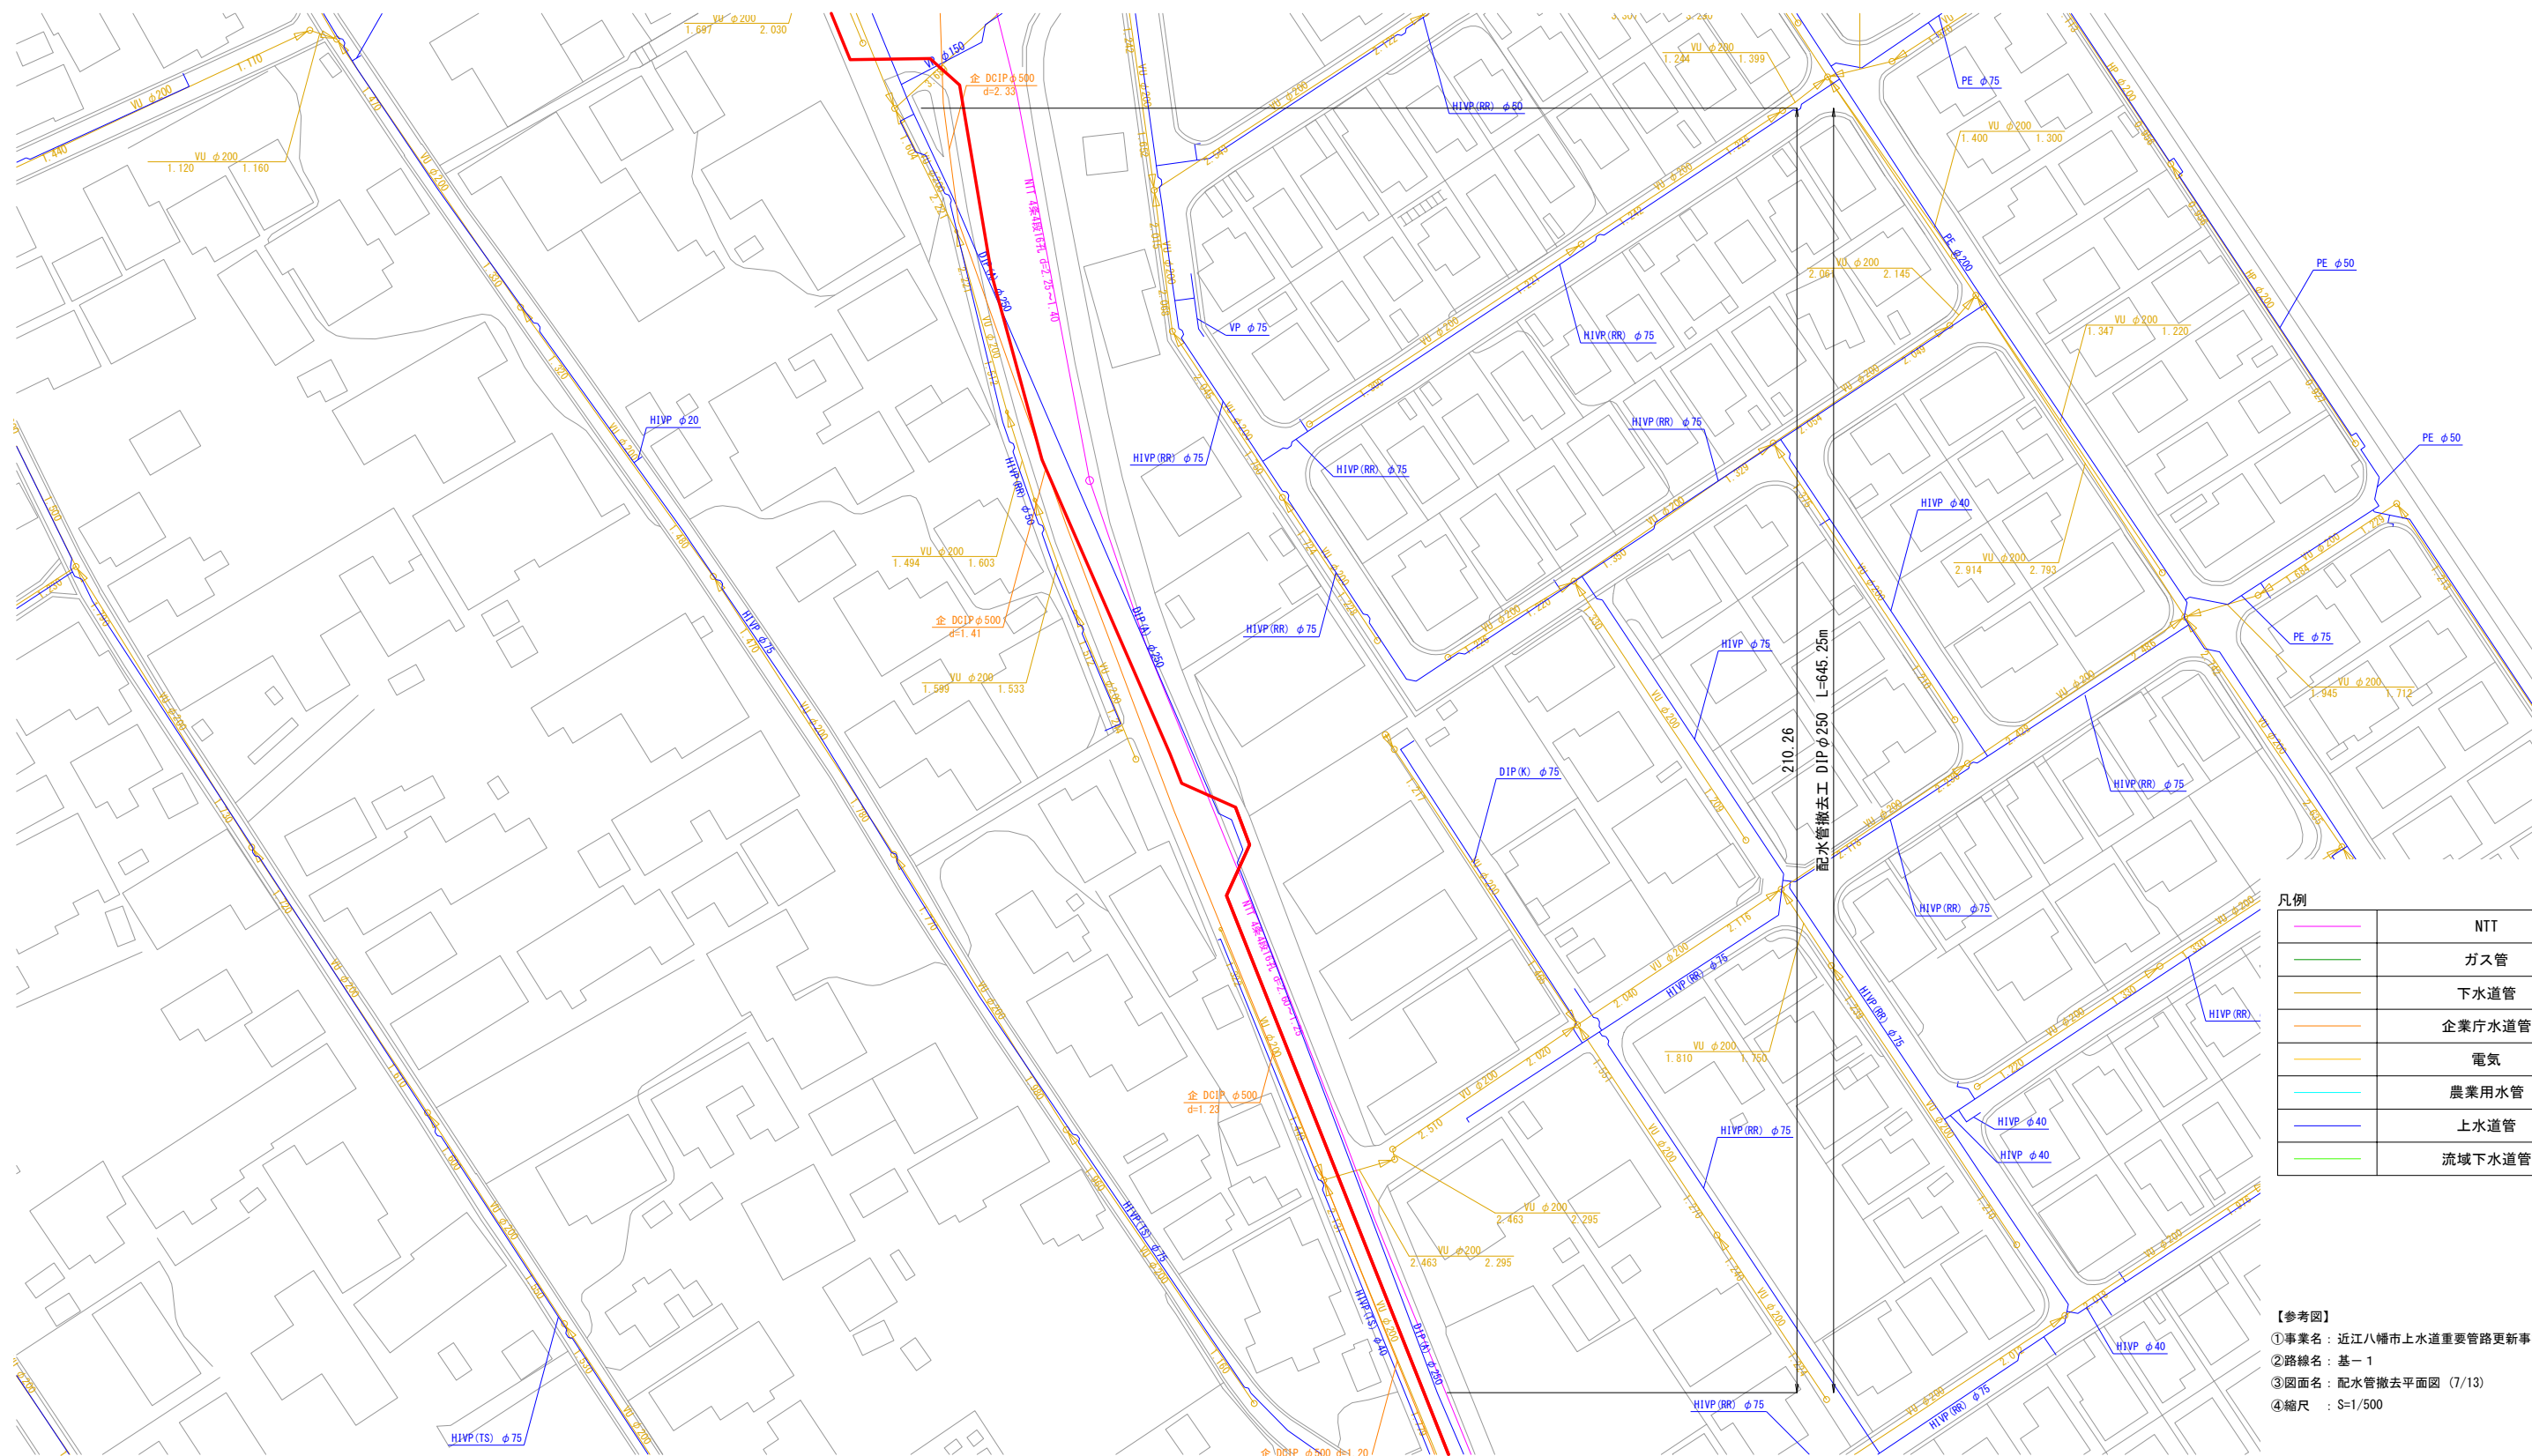



凡例

	NTT
	ガス管
	下水道管
	企業庁水道管
	電気
	農業用水管
	上水道管
	流域下水道管

【参考図】
①事業名：近江八幡市上水道重要管路更新事業（その1）
②路線名：基-1
③図面名：配水管撤去平面図（7/13）
④縮尺：S=1/500

 配水管撤去平面図 (8/13) S=1:500

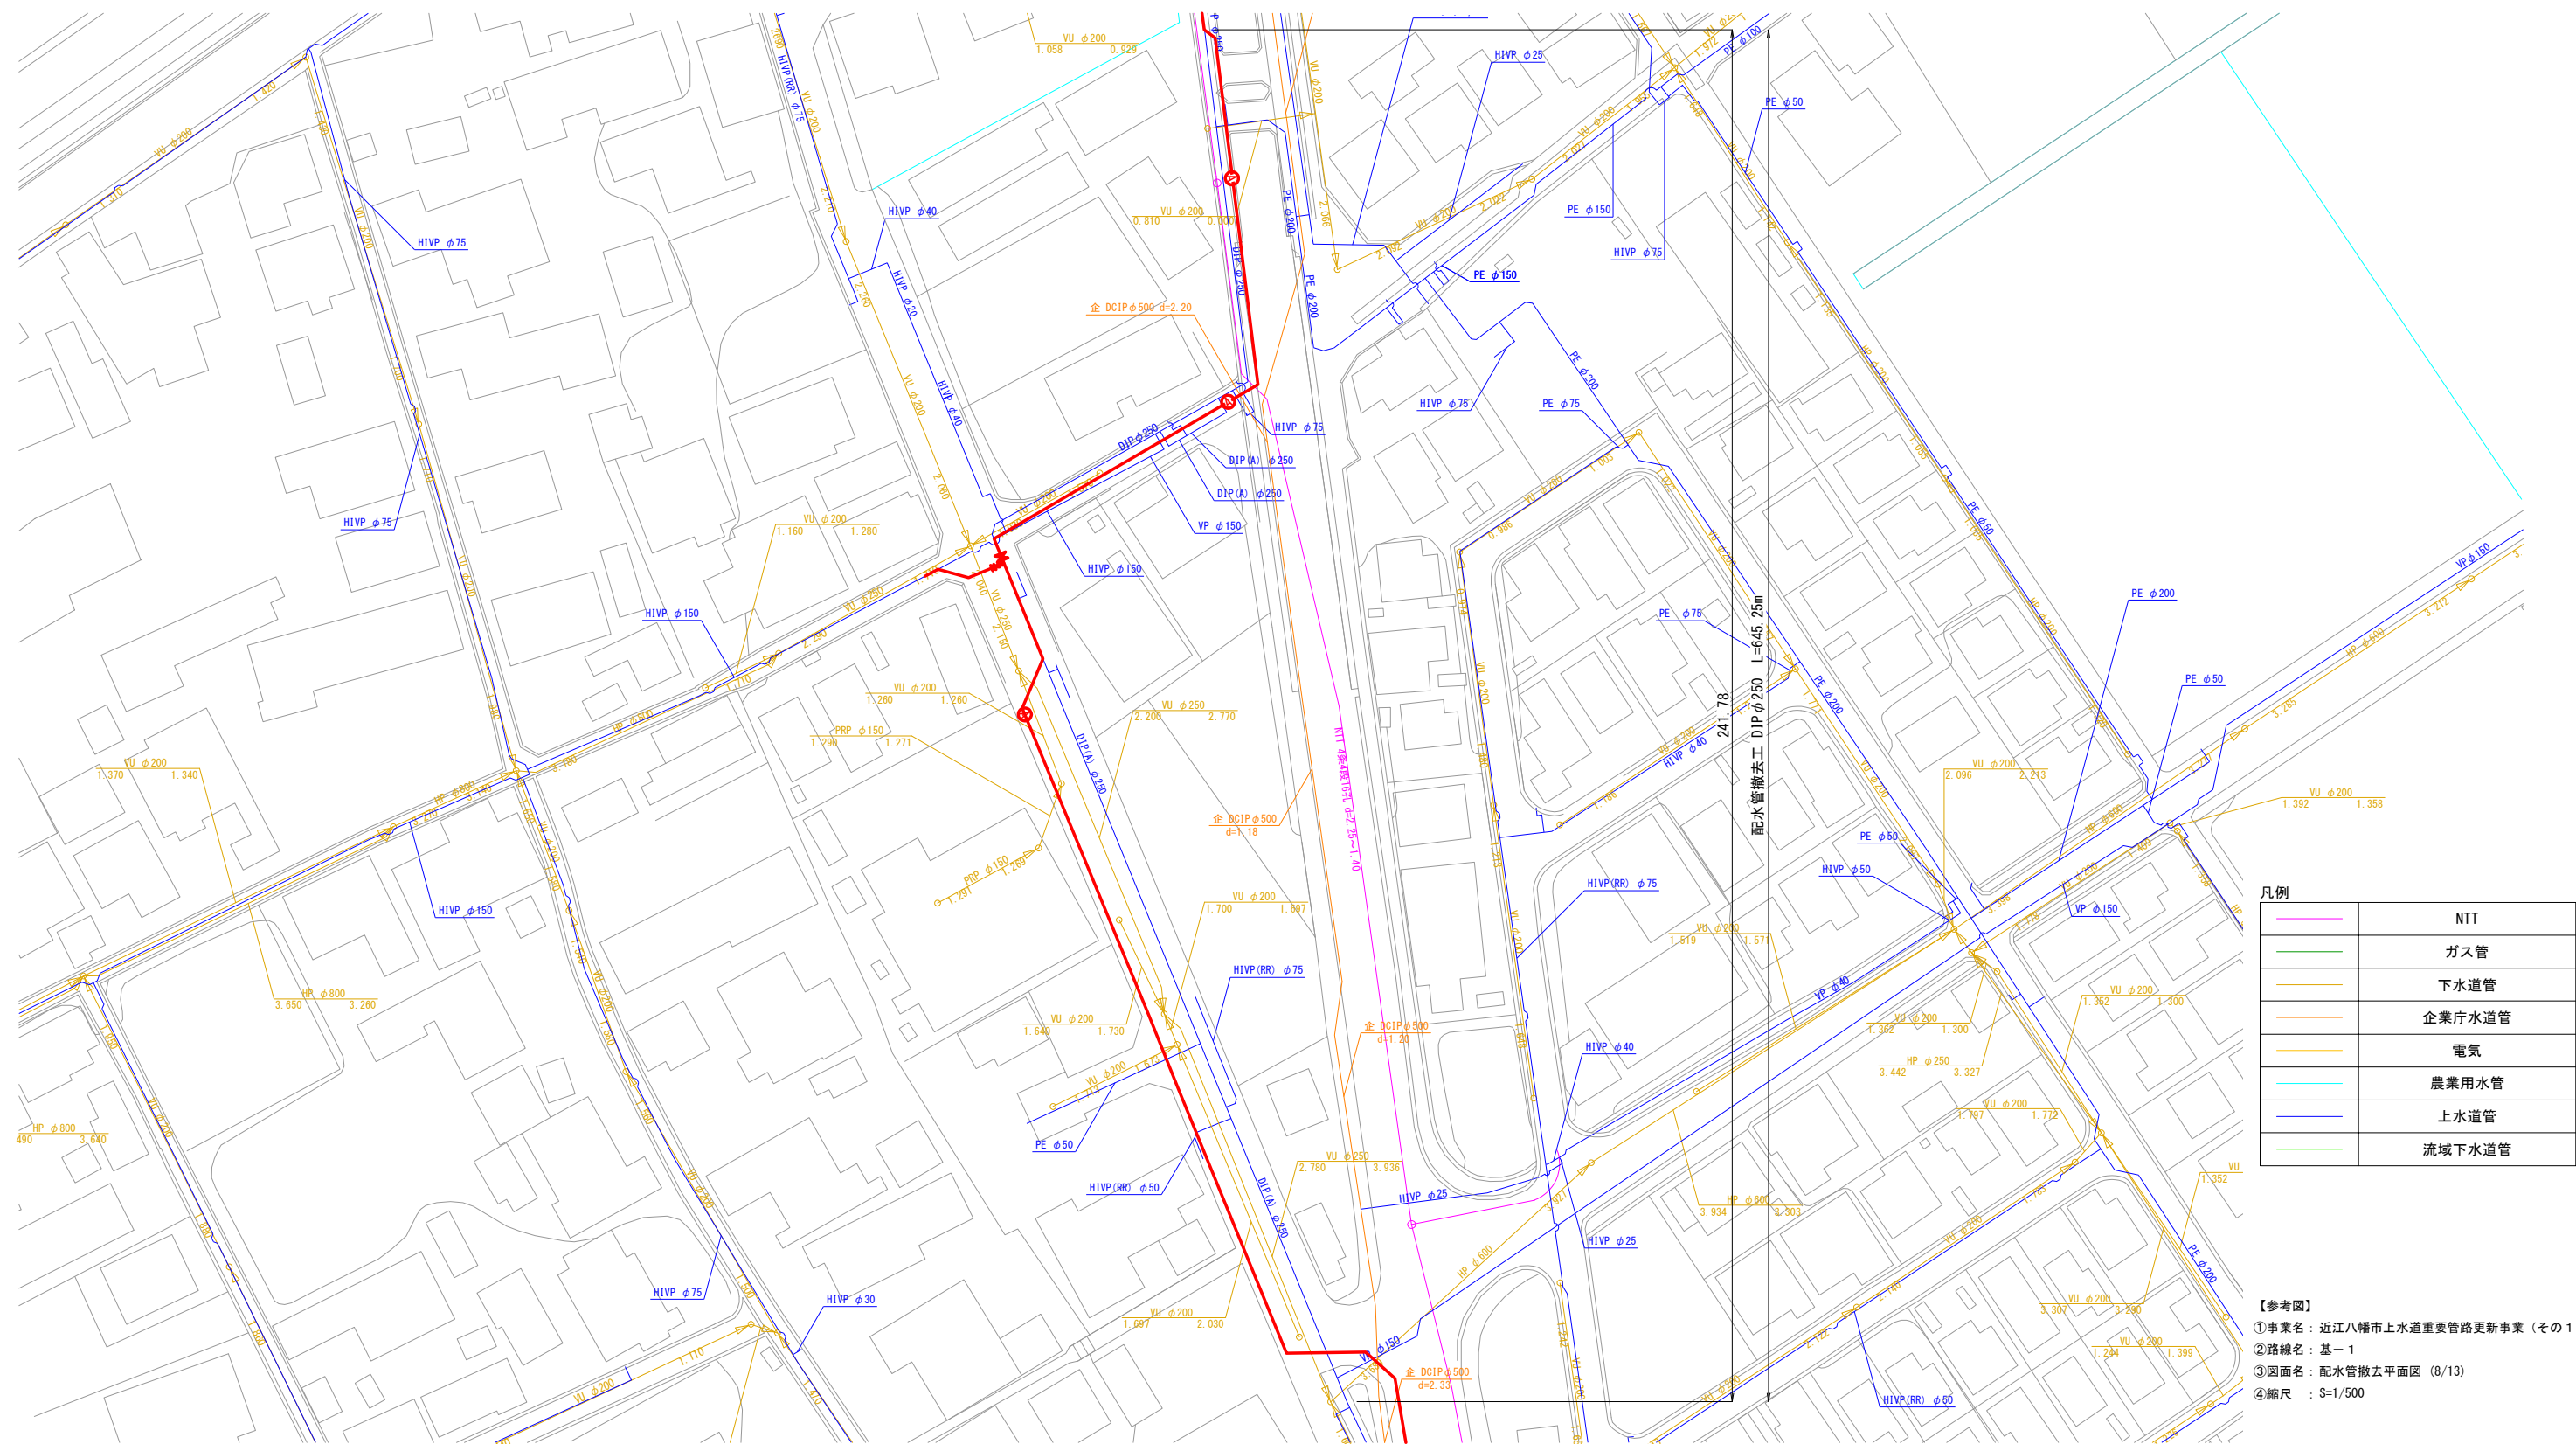



凡例

	NTT
	ガス管
	下水道管
	企業庁下水道管
	電気
	農業用水管
	上水道管
	流域下水道管

【参考図】
①事業名：近江八幡市上水道重要管路更新事業（その1）
②路線名：基-1
③図面名：配水管撤去平面図（8/13）
④縮尺：S=1/500

 配水管撤去平面図 (9/13) S=1:500

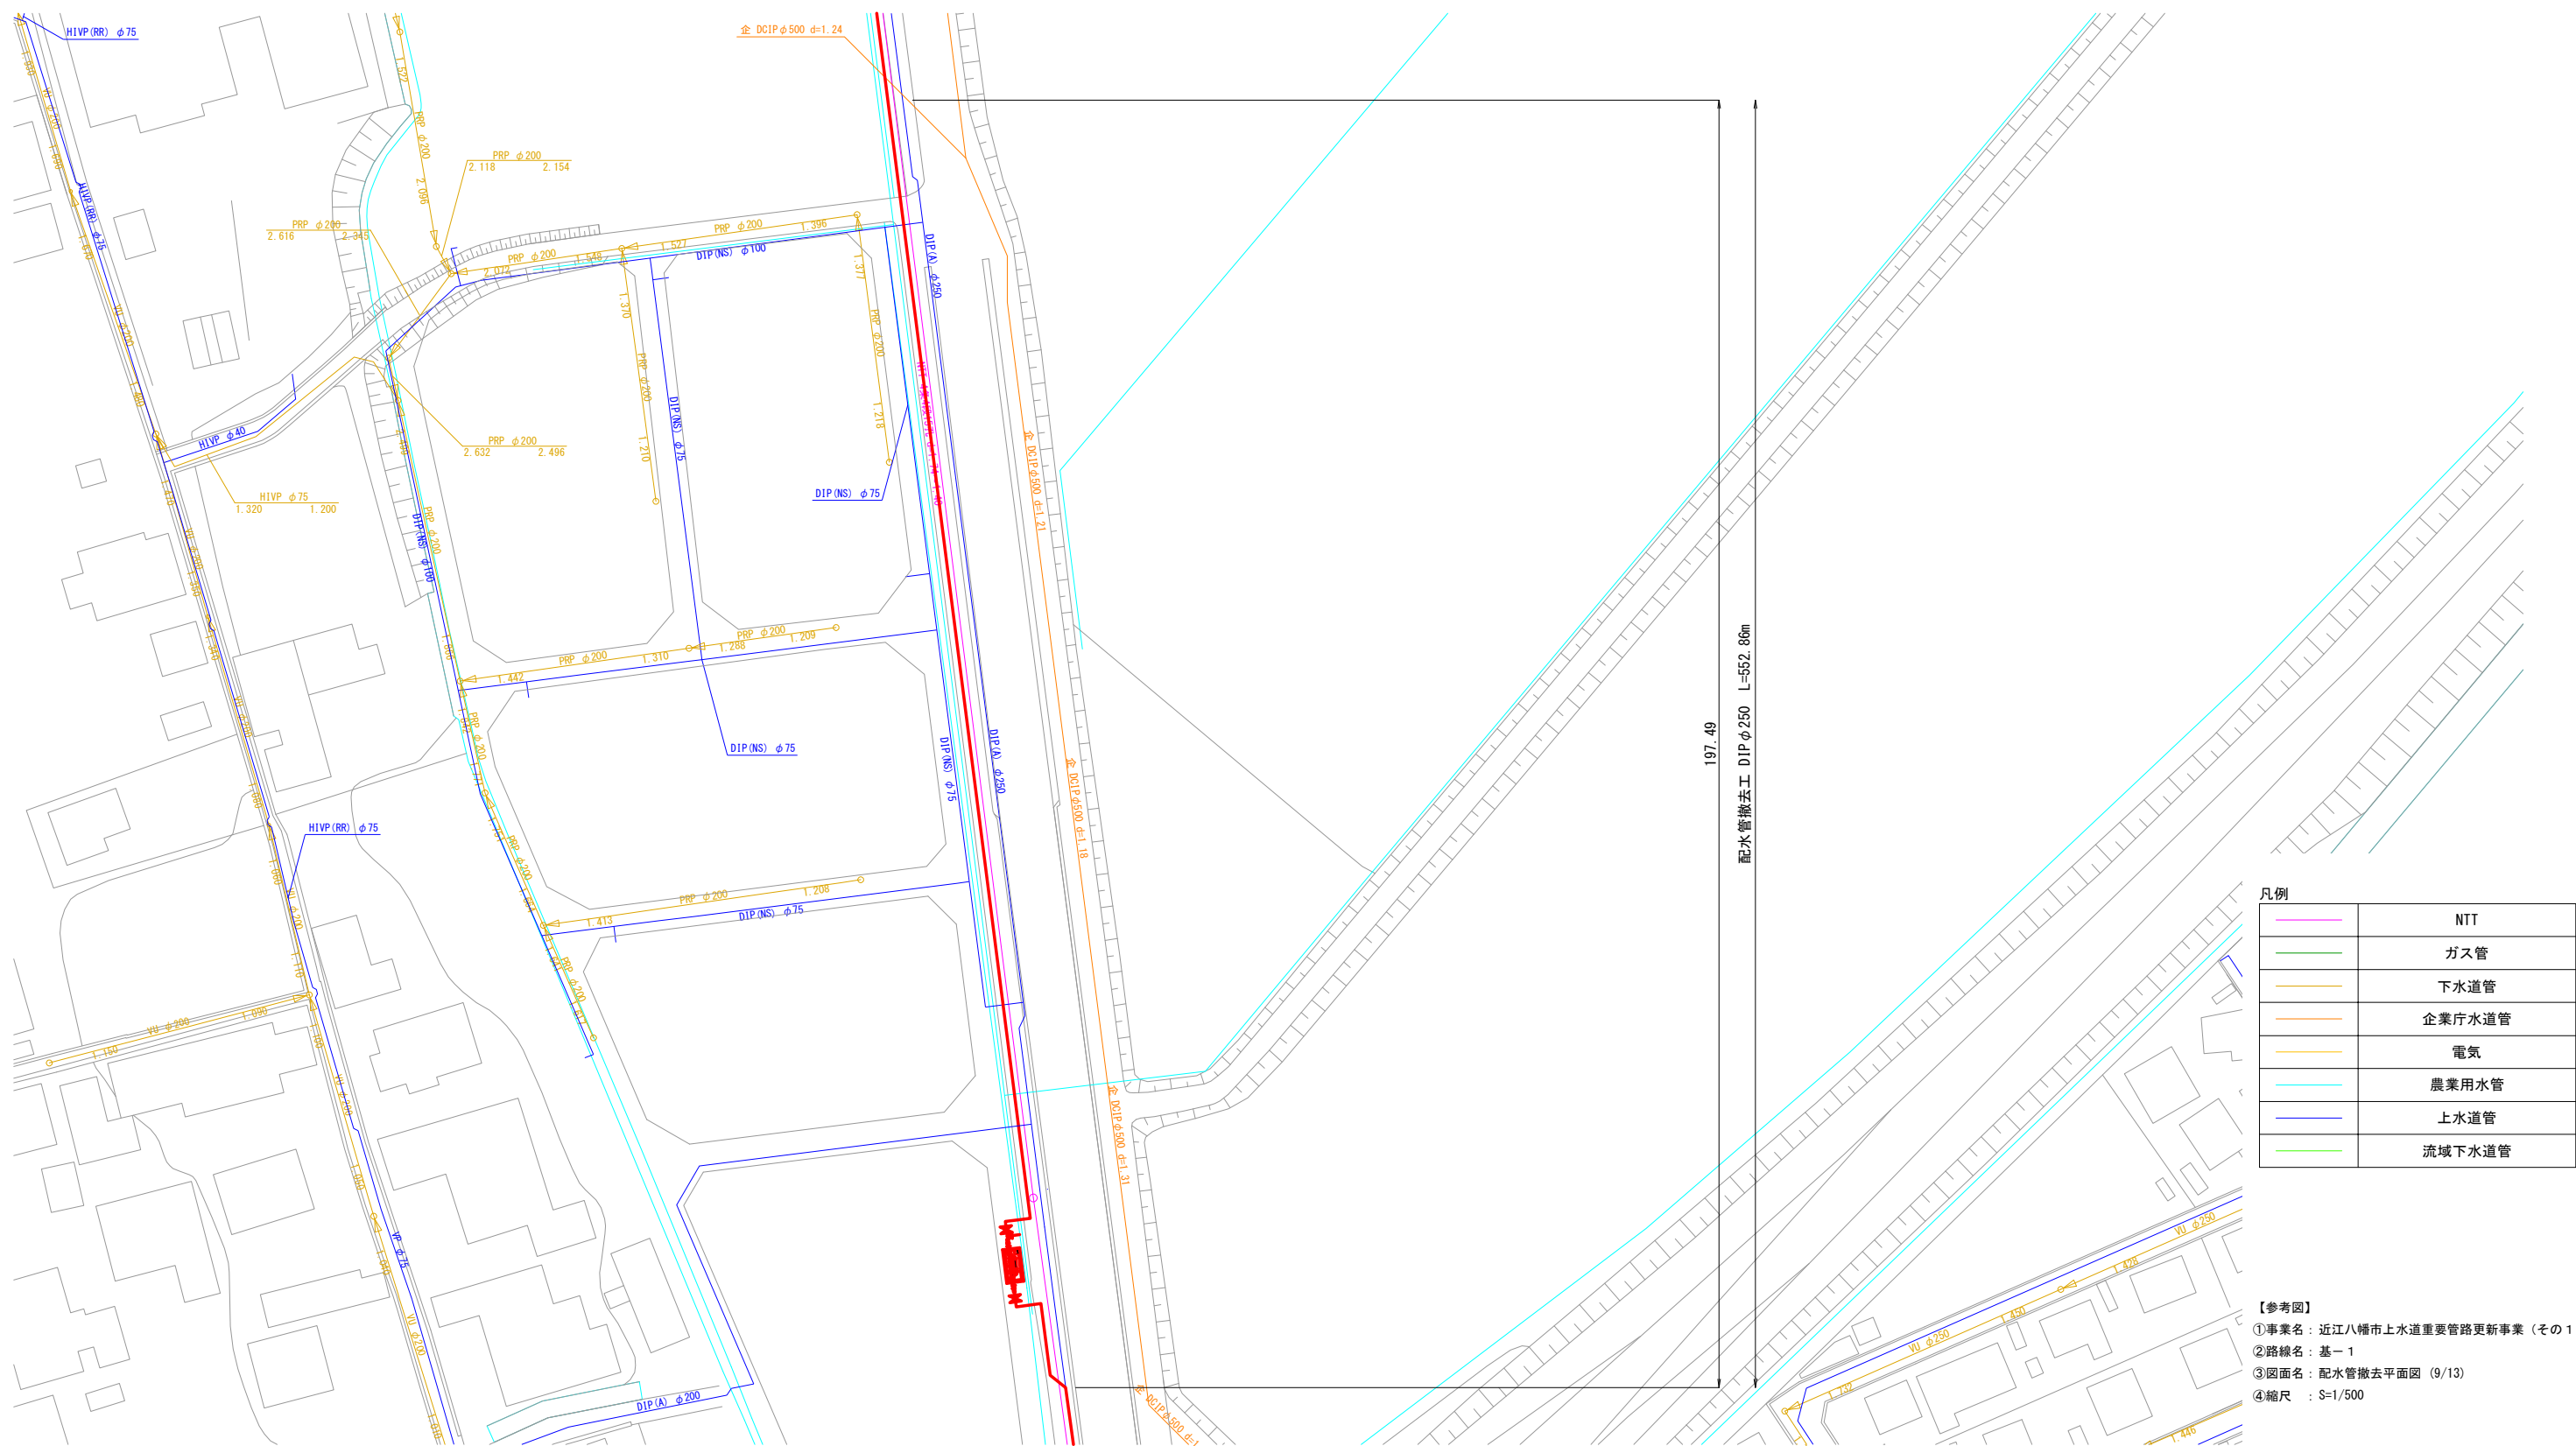



【参考図】


 
①事業名：近江八幡市上水道重要管路更新事業（その１）

②路線名：基－１

③図面名：配水管撤去平面図（10/13）

④縮尺：S=1/500



配水管撤去平面図 (11/13) S=1:500

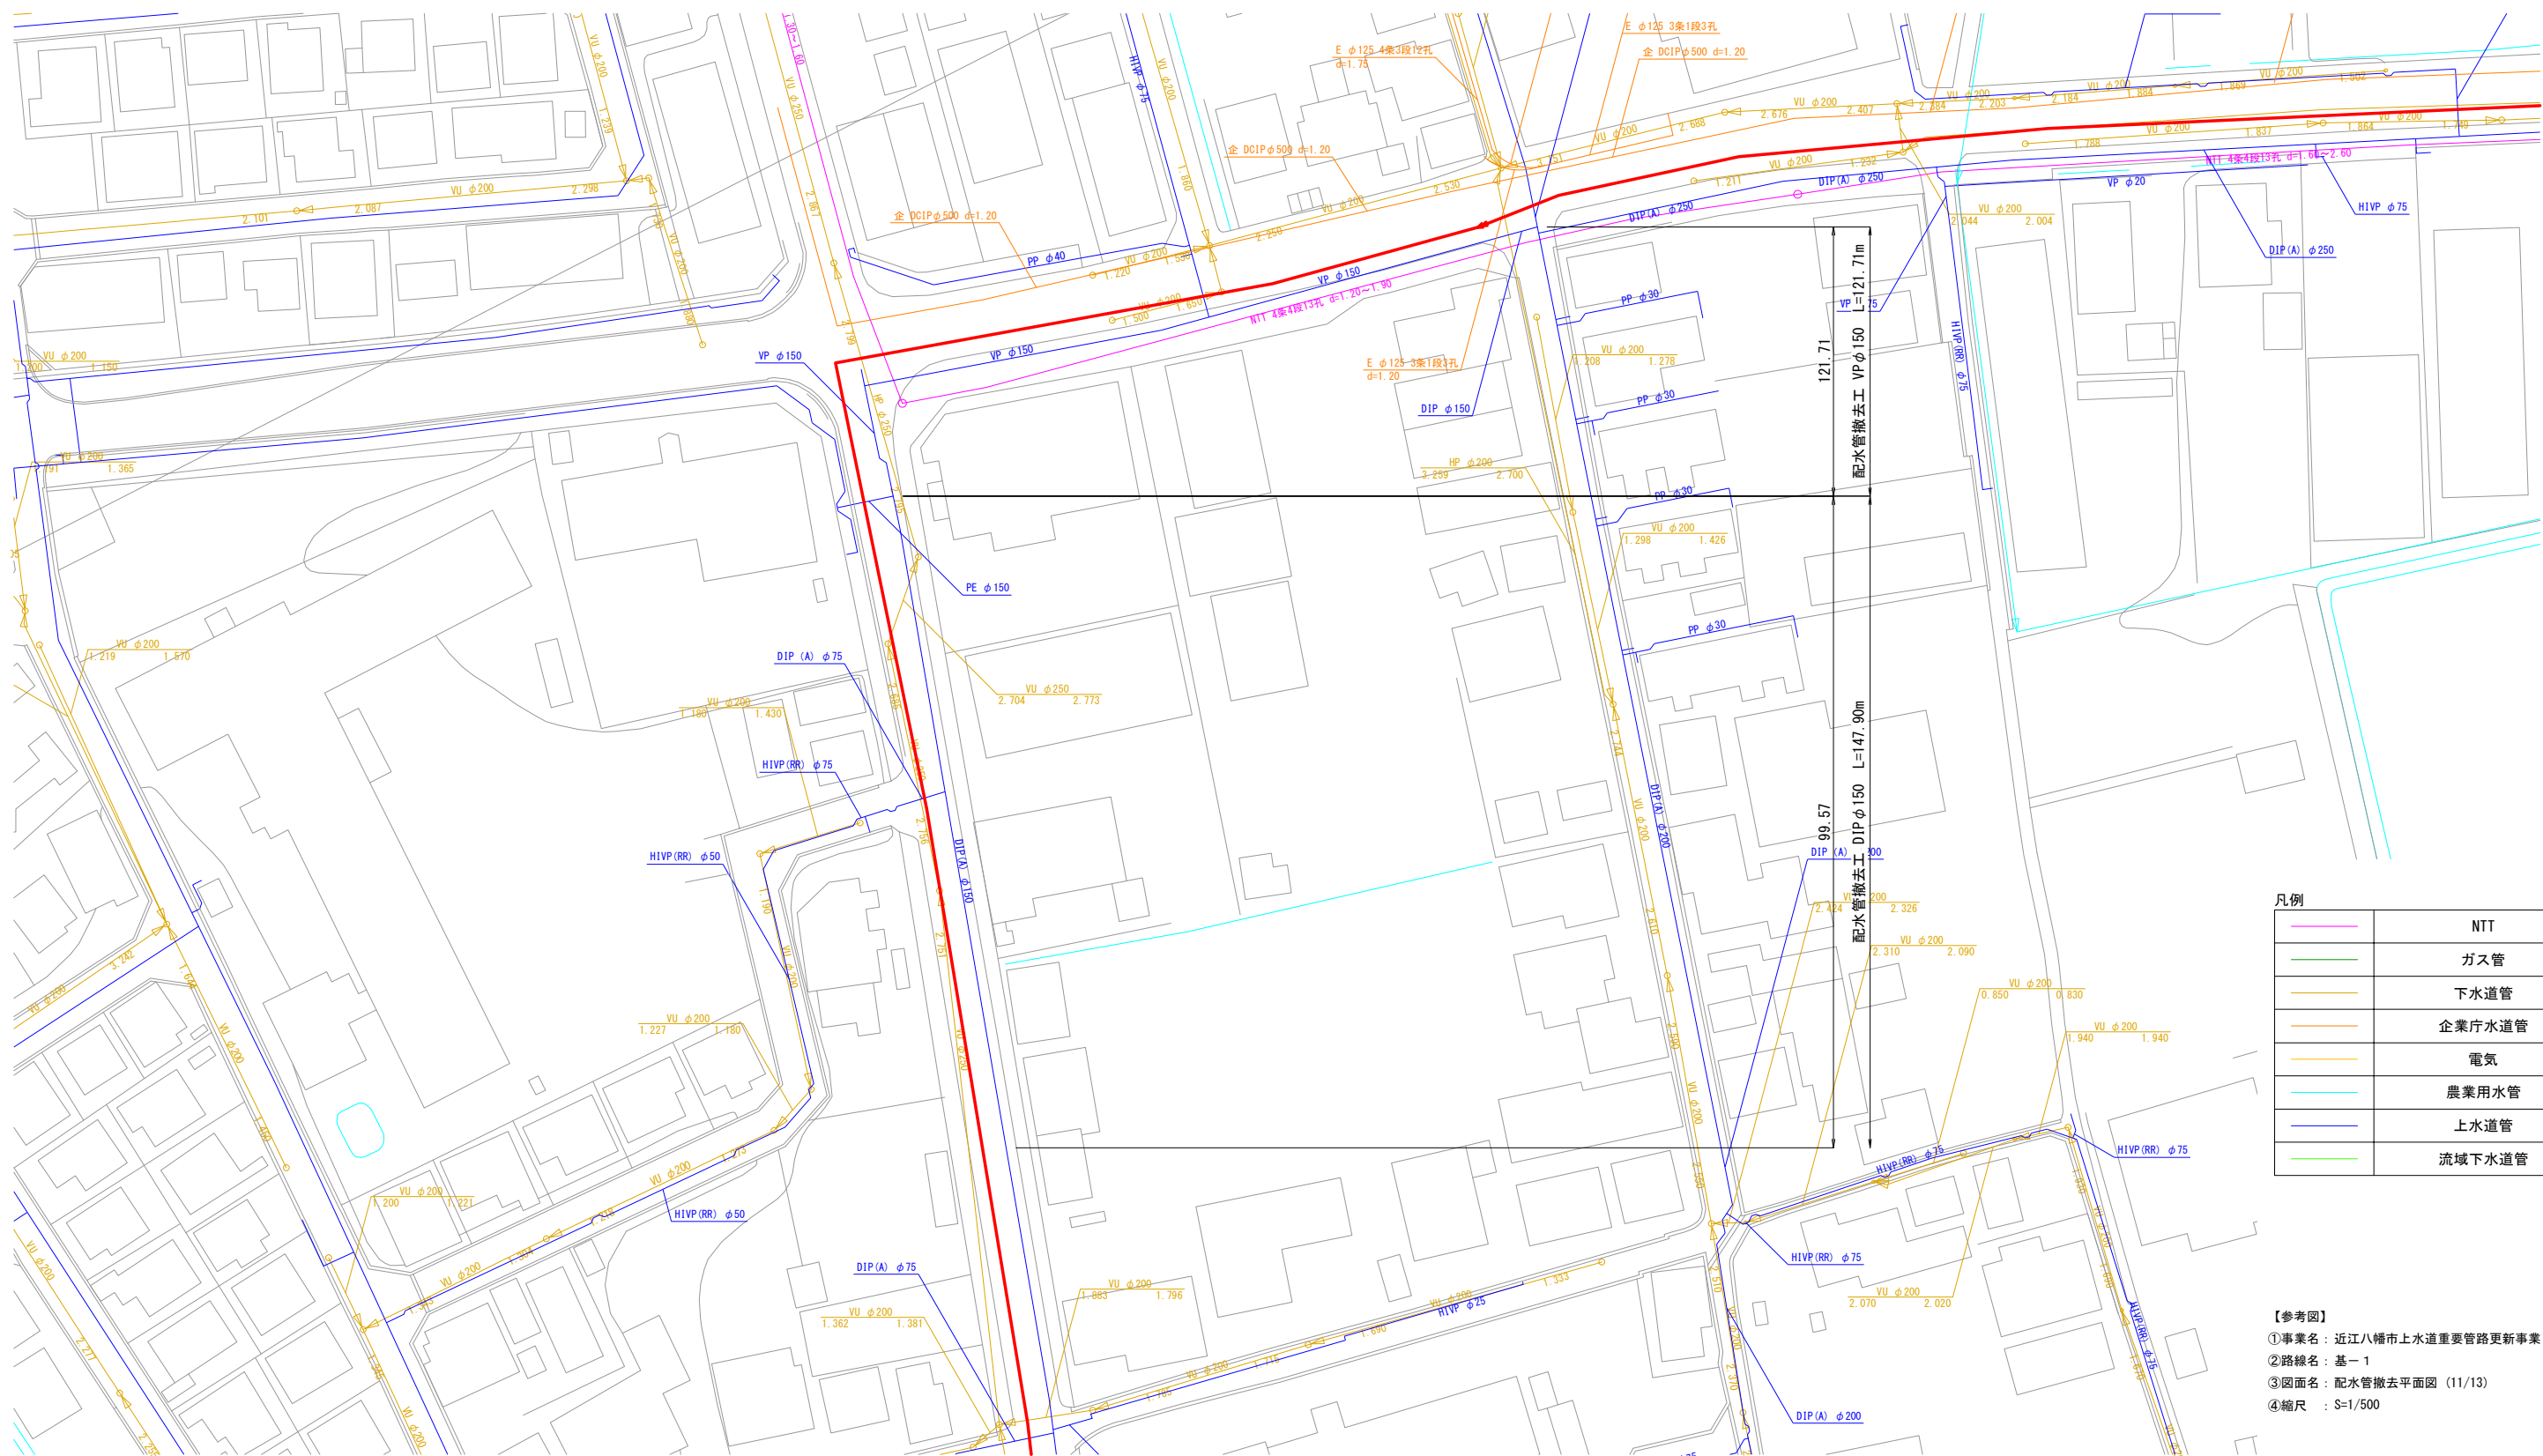



凡例	
—	NTT
—	ガス管
—	下水道管
—	企業庁水道管
—	電気
—	農業用水管
—	上水道管
—	流域下水道管

【参考図】
①事業名：近江八幡市上水道重要管路更新事業（その1）
②路線名：基-1
③図面名：配水管撤去平面図（11/13）
④縮尺：S=1/500

 配水管撤去平面図 (12/13) S=1:500

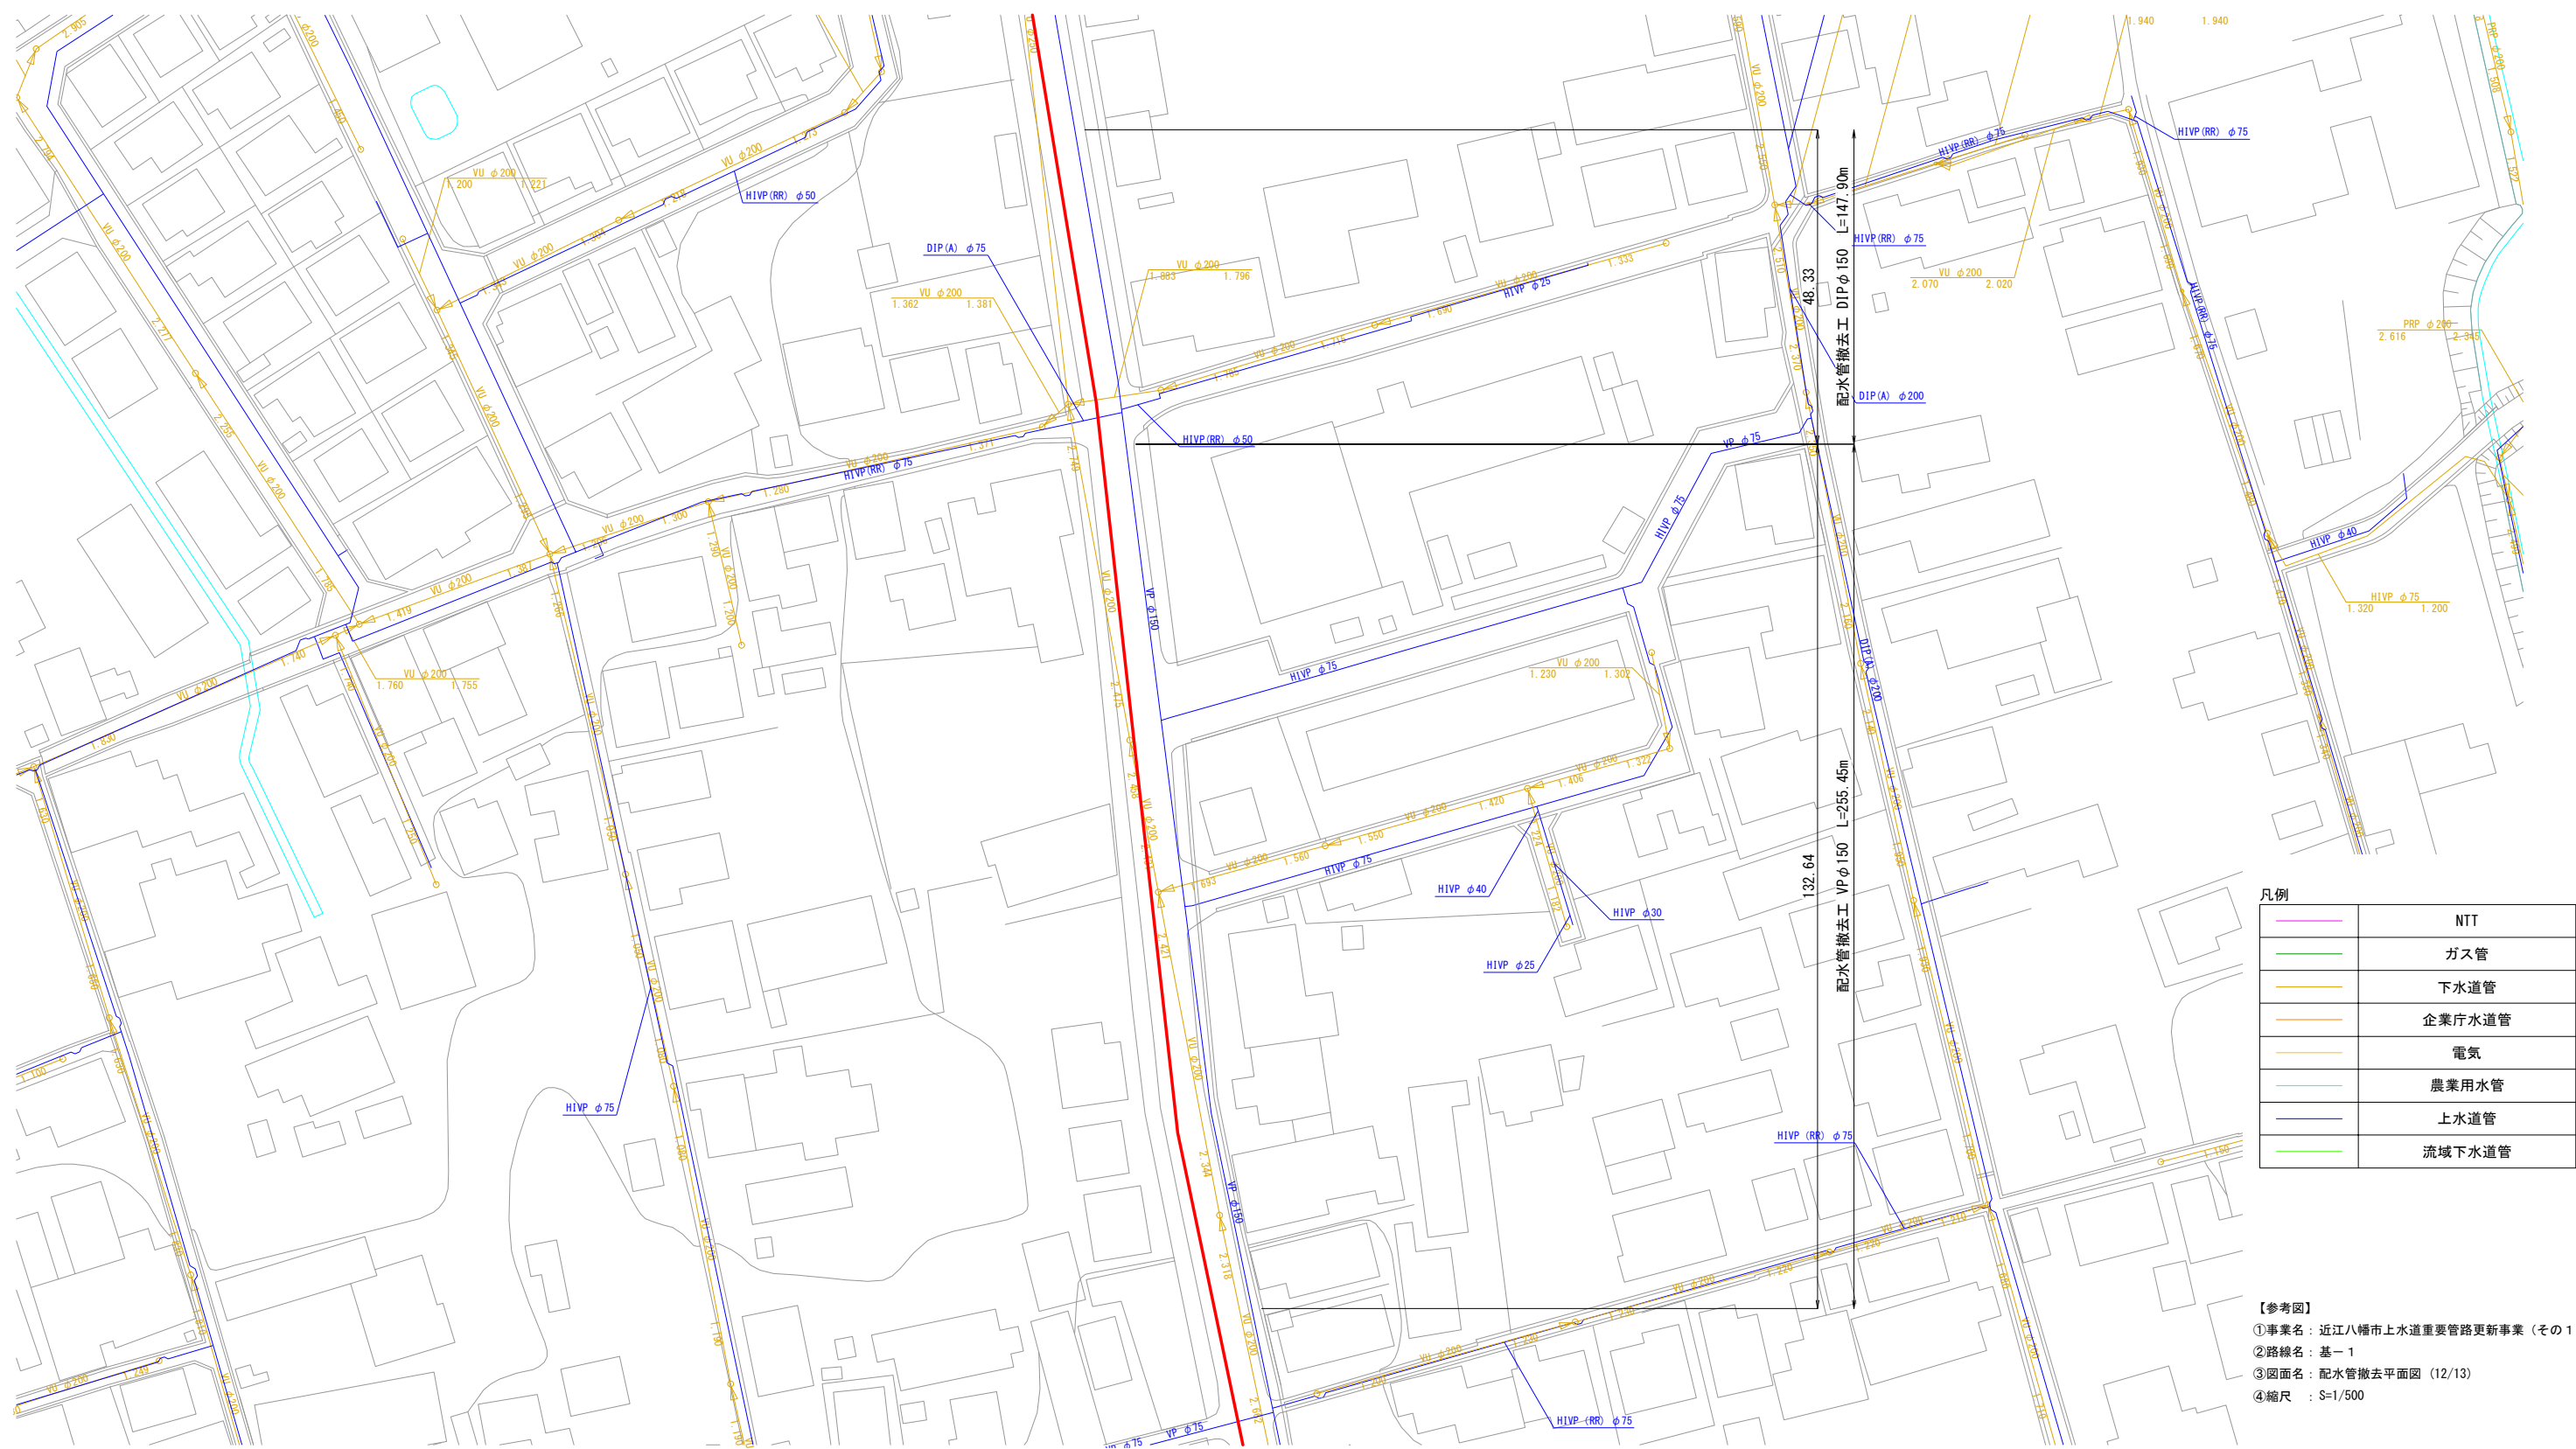


配水管撤去平面図 (13/13) S=1:500

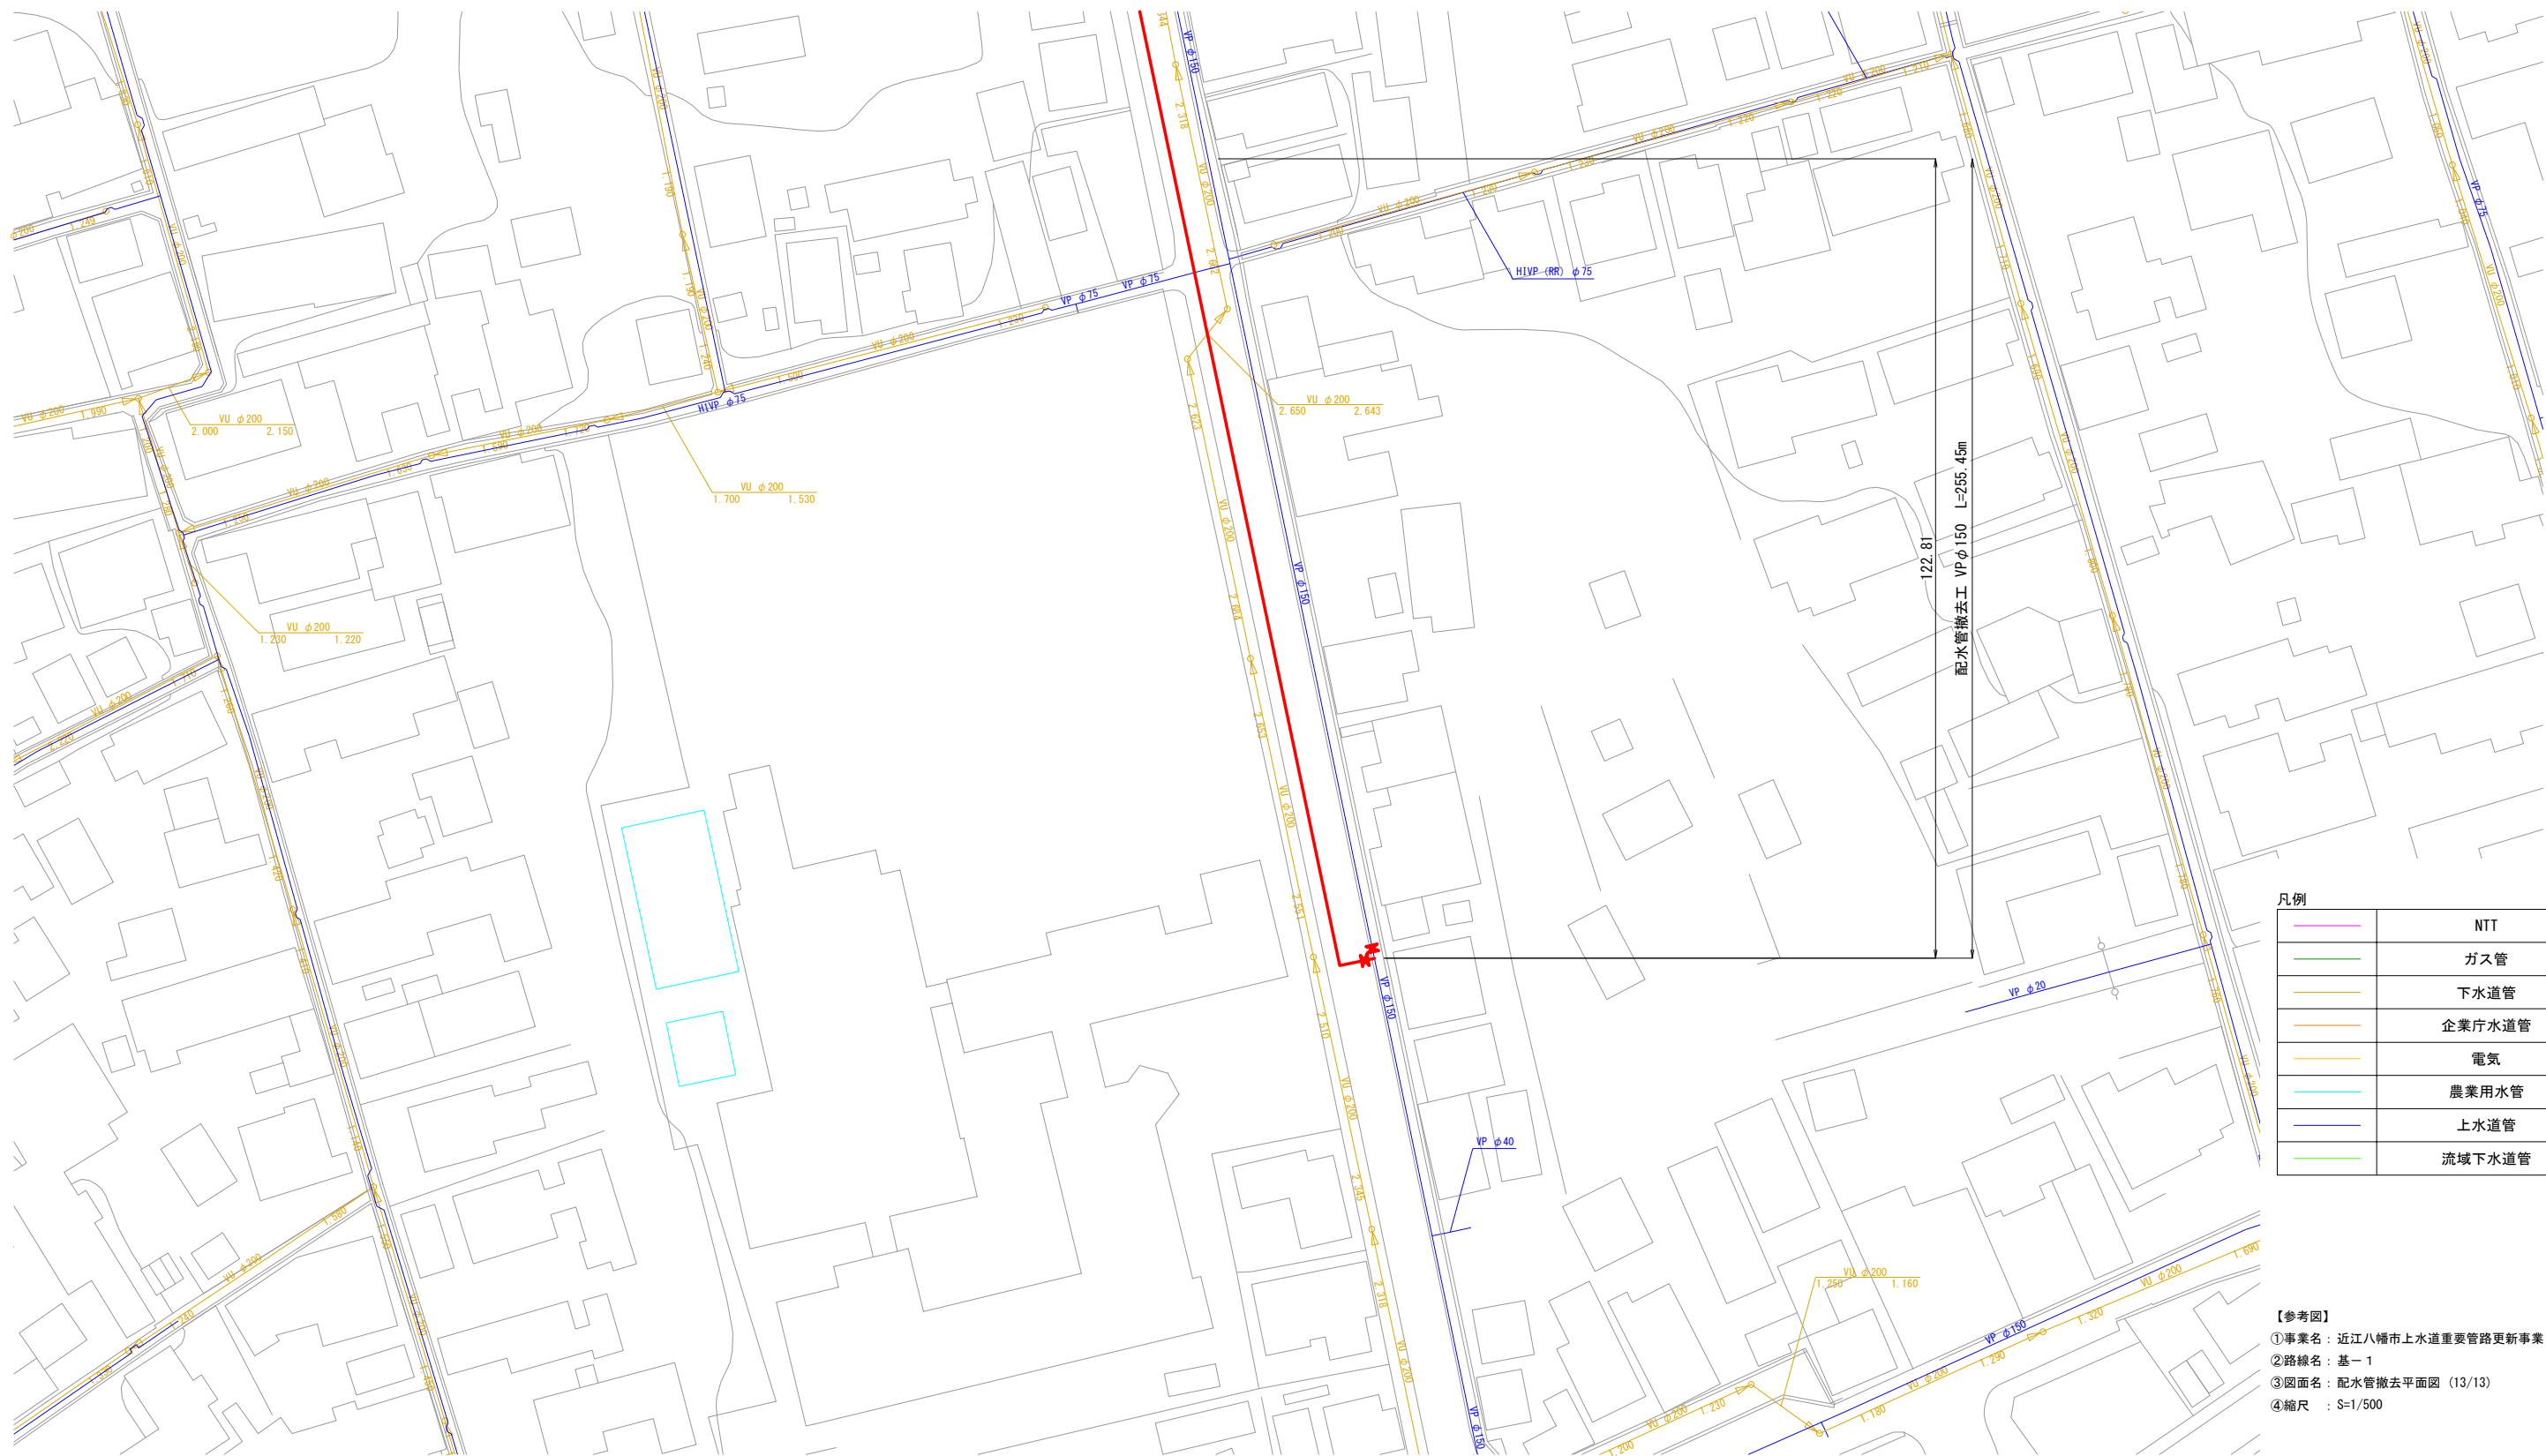 

凡例	
	NTT
	ガス管
	下水道管
	企業庁水道管
	電気
	農業用水管
	上水道管
	流域下水道管

【参考図】
①事業名：近江八幡市上水道重要管路更新事業（その1）
②路線名：基-1
③図面名：配水管撤去平面図（13/13）
④縮尺：S=1/500


配水管撤去土工標準断面図 S=1:20
(参考図)

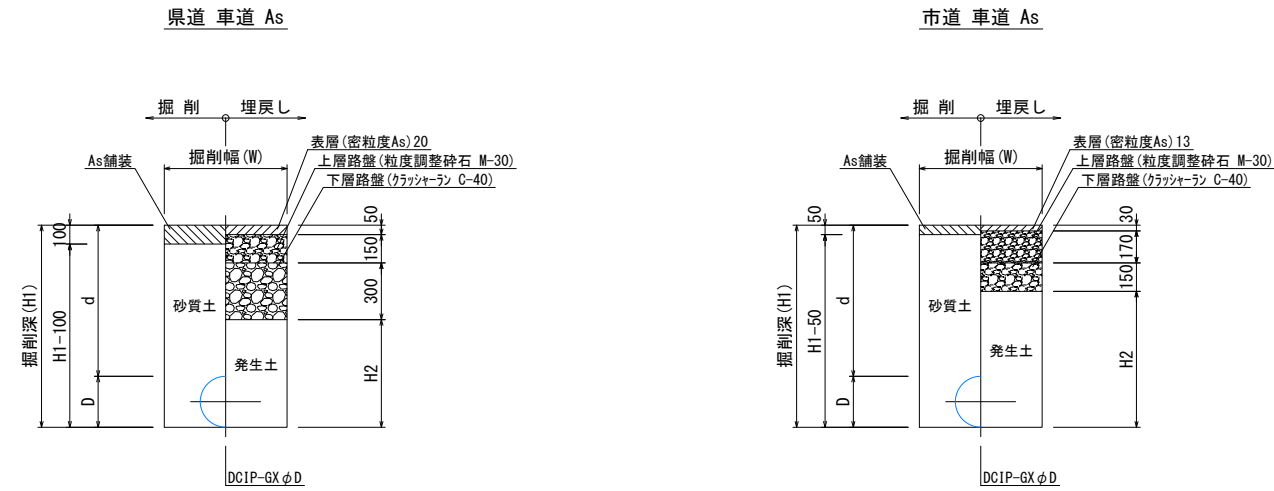


土工名	口径(D)	掘削幅(W)	d	H1	H2
撤土工-1	φ 370	950	1200	1570	1070
撤土工-2	φ 320	900	1200	1520	1020
撤土工-3	φ 270	800	1200	1470	970
撤土工-4	φ 170	700	1200	1370	870

土工名	口径(D)	掘削幅(W)	d	H1	H2
撤土工-5	φ 270	800	1200	1470	1120

舗装構成標準図 S=1:20
(参考図)

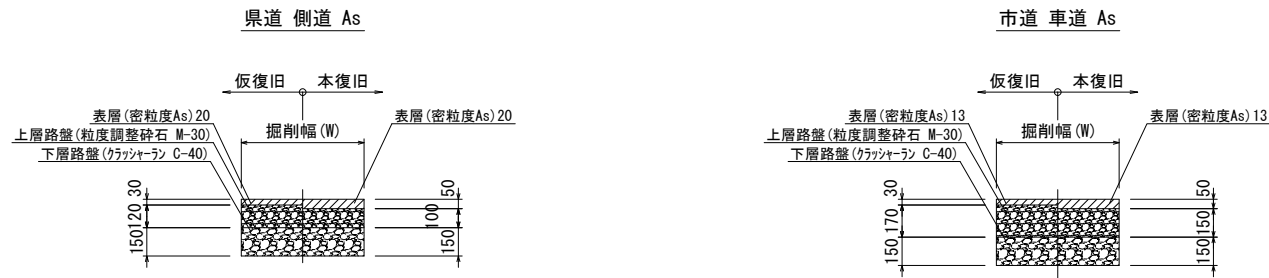

- 【参考図】
- ①事業名：近江八幡市上水道重要管路更新事業（その1）
 - ②路線名：基-1
 - ③図面名：配水管撤去土工標準断面図
 - ④縮尺：S=1/20

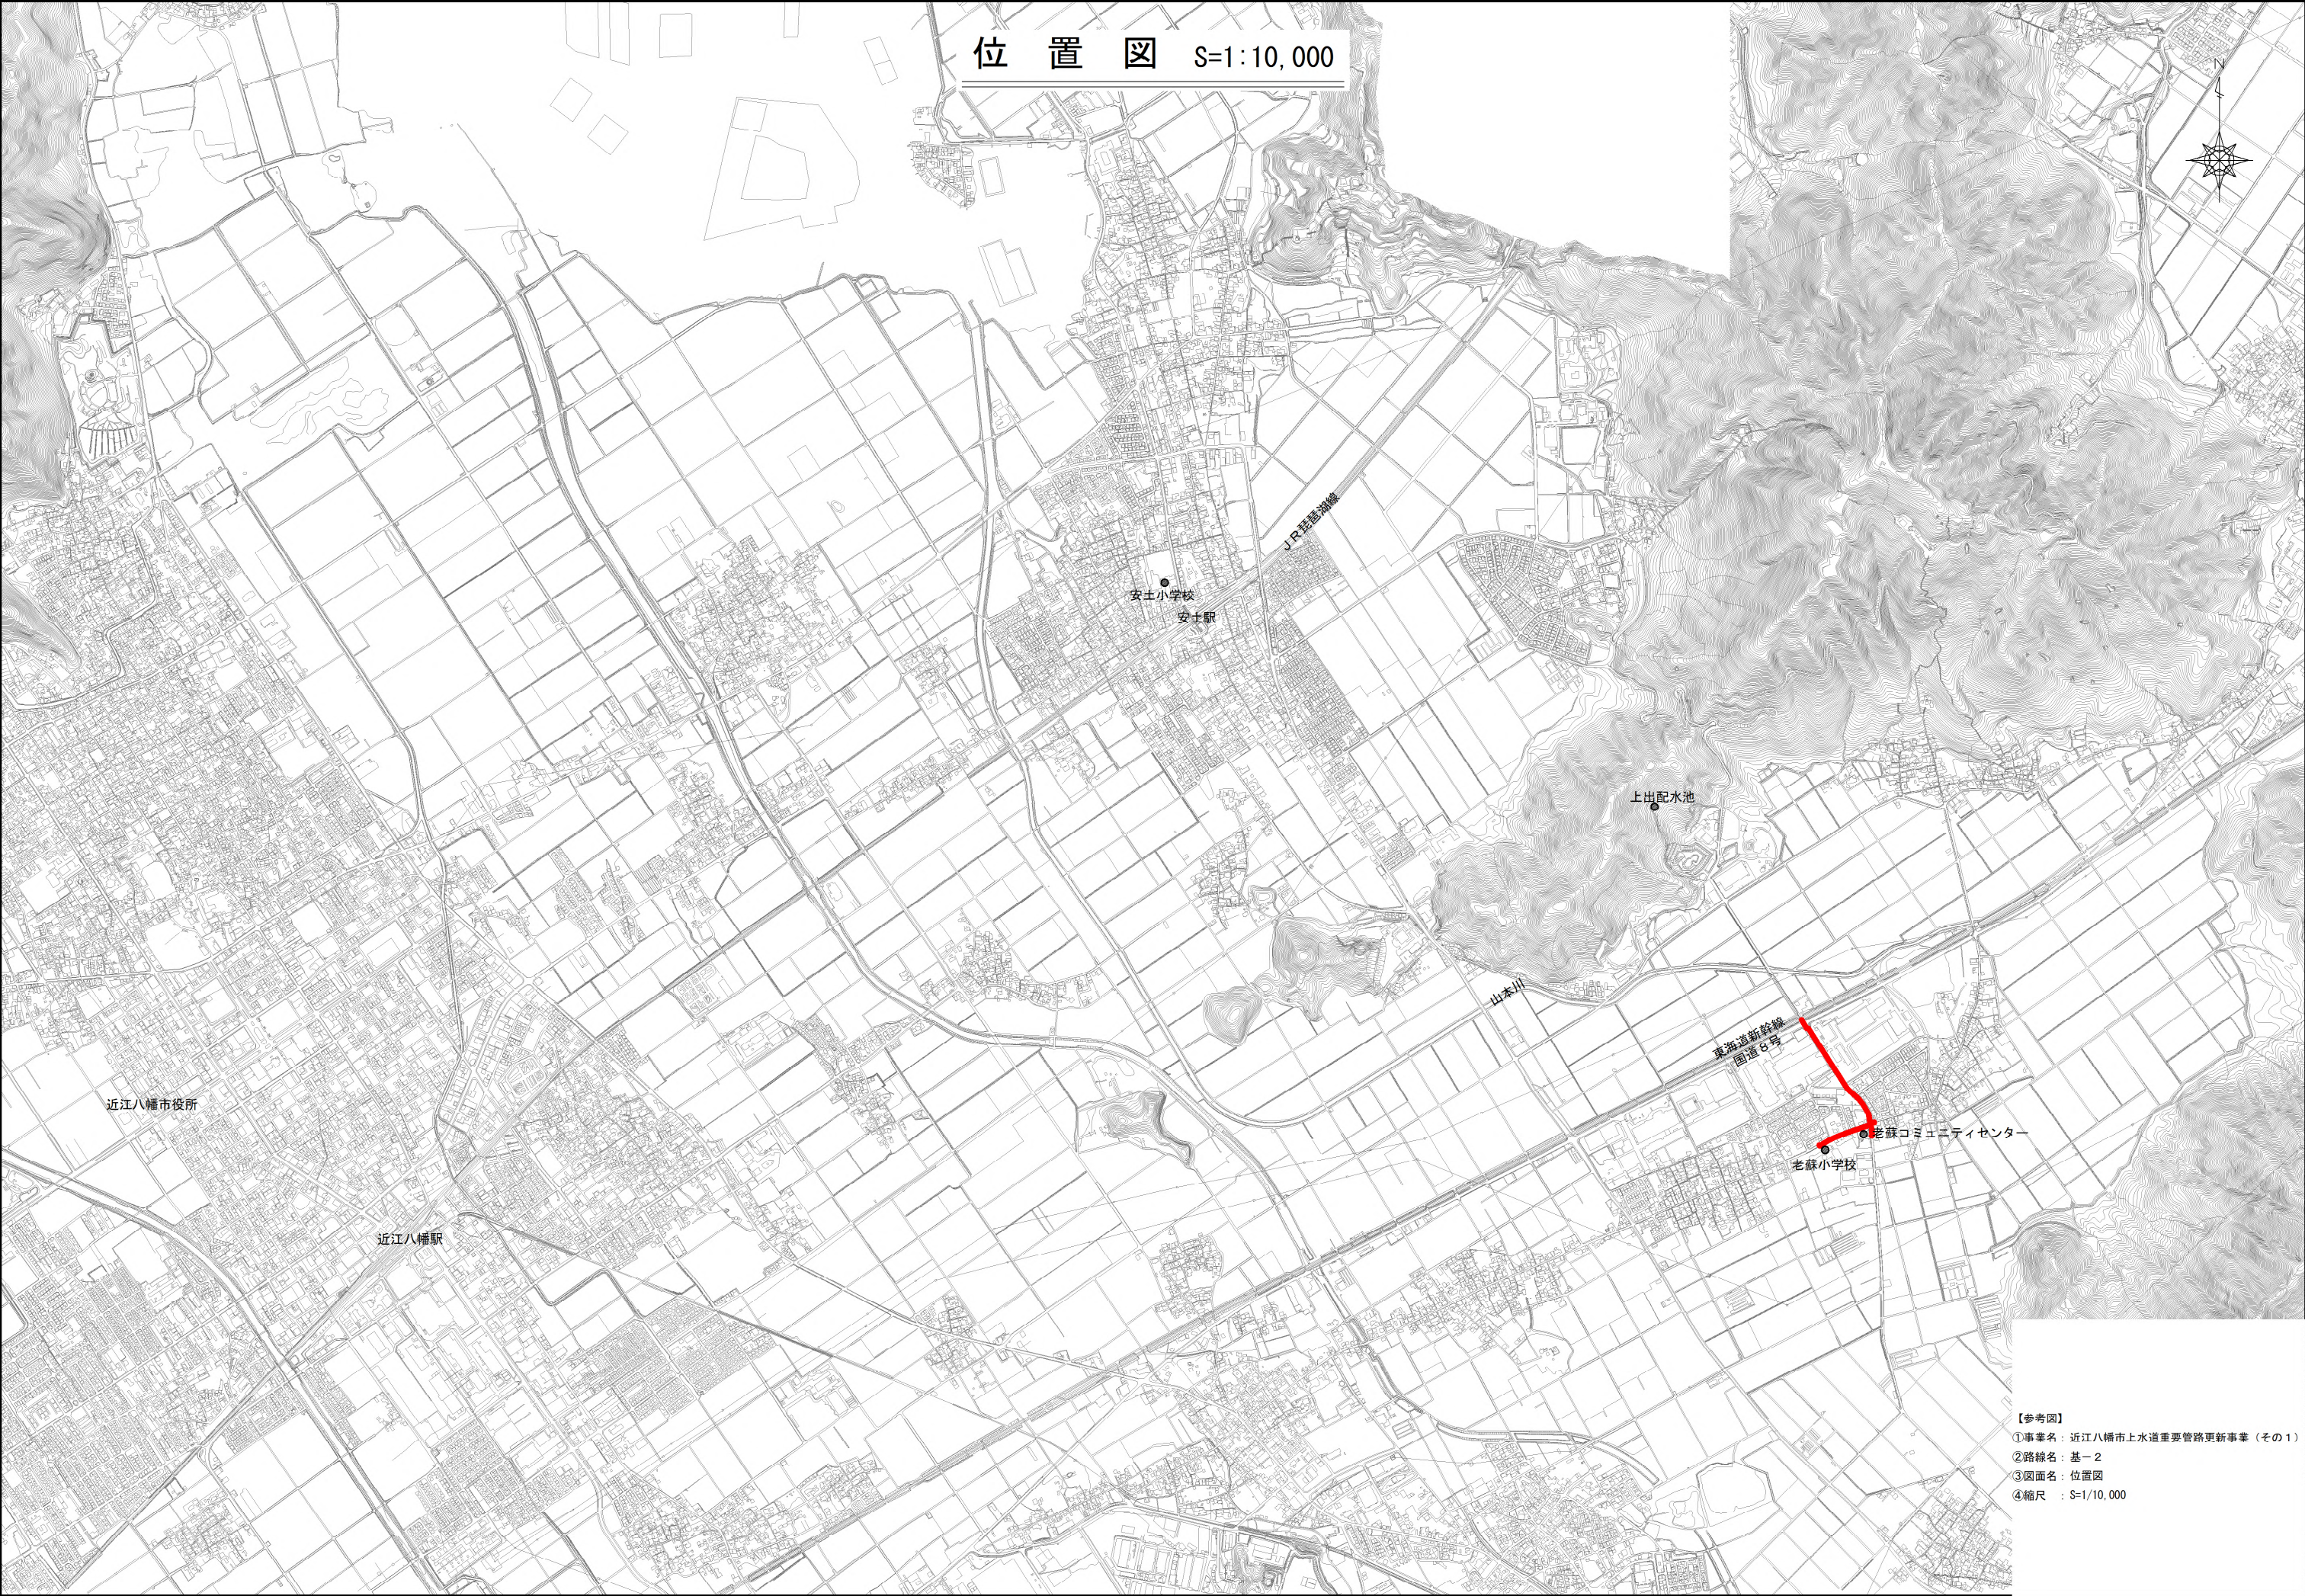

【参考図】
①事業名：近江八幡市上水道重要管路更新事業（その1）
②路線名：基-2
③図面名：位置図
④縮尺：S=1/10,000