 




全体平面図 S=1:5,000

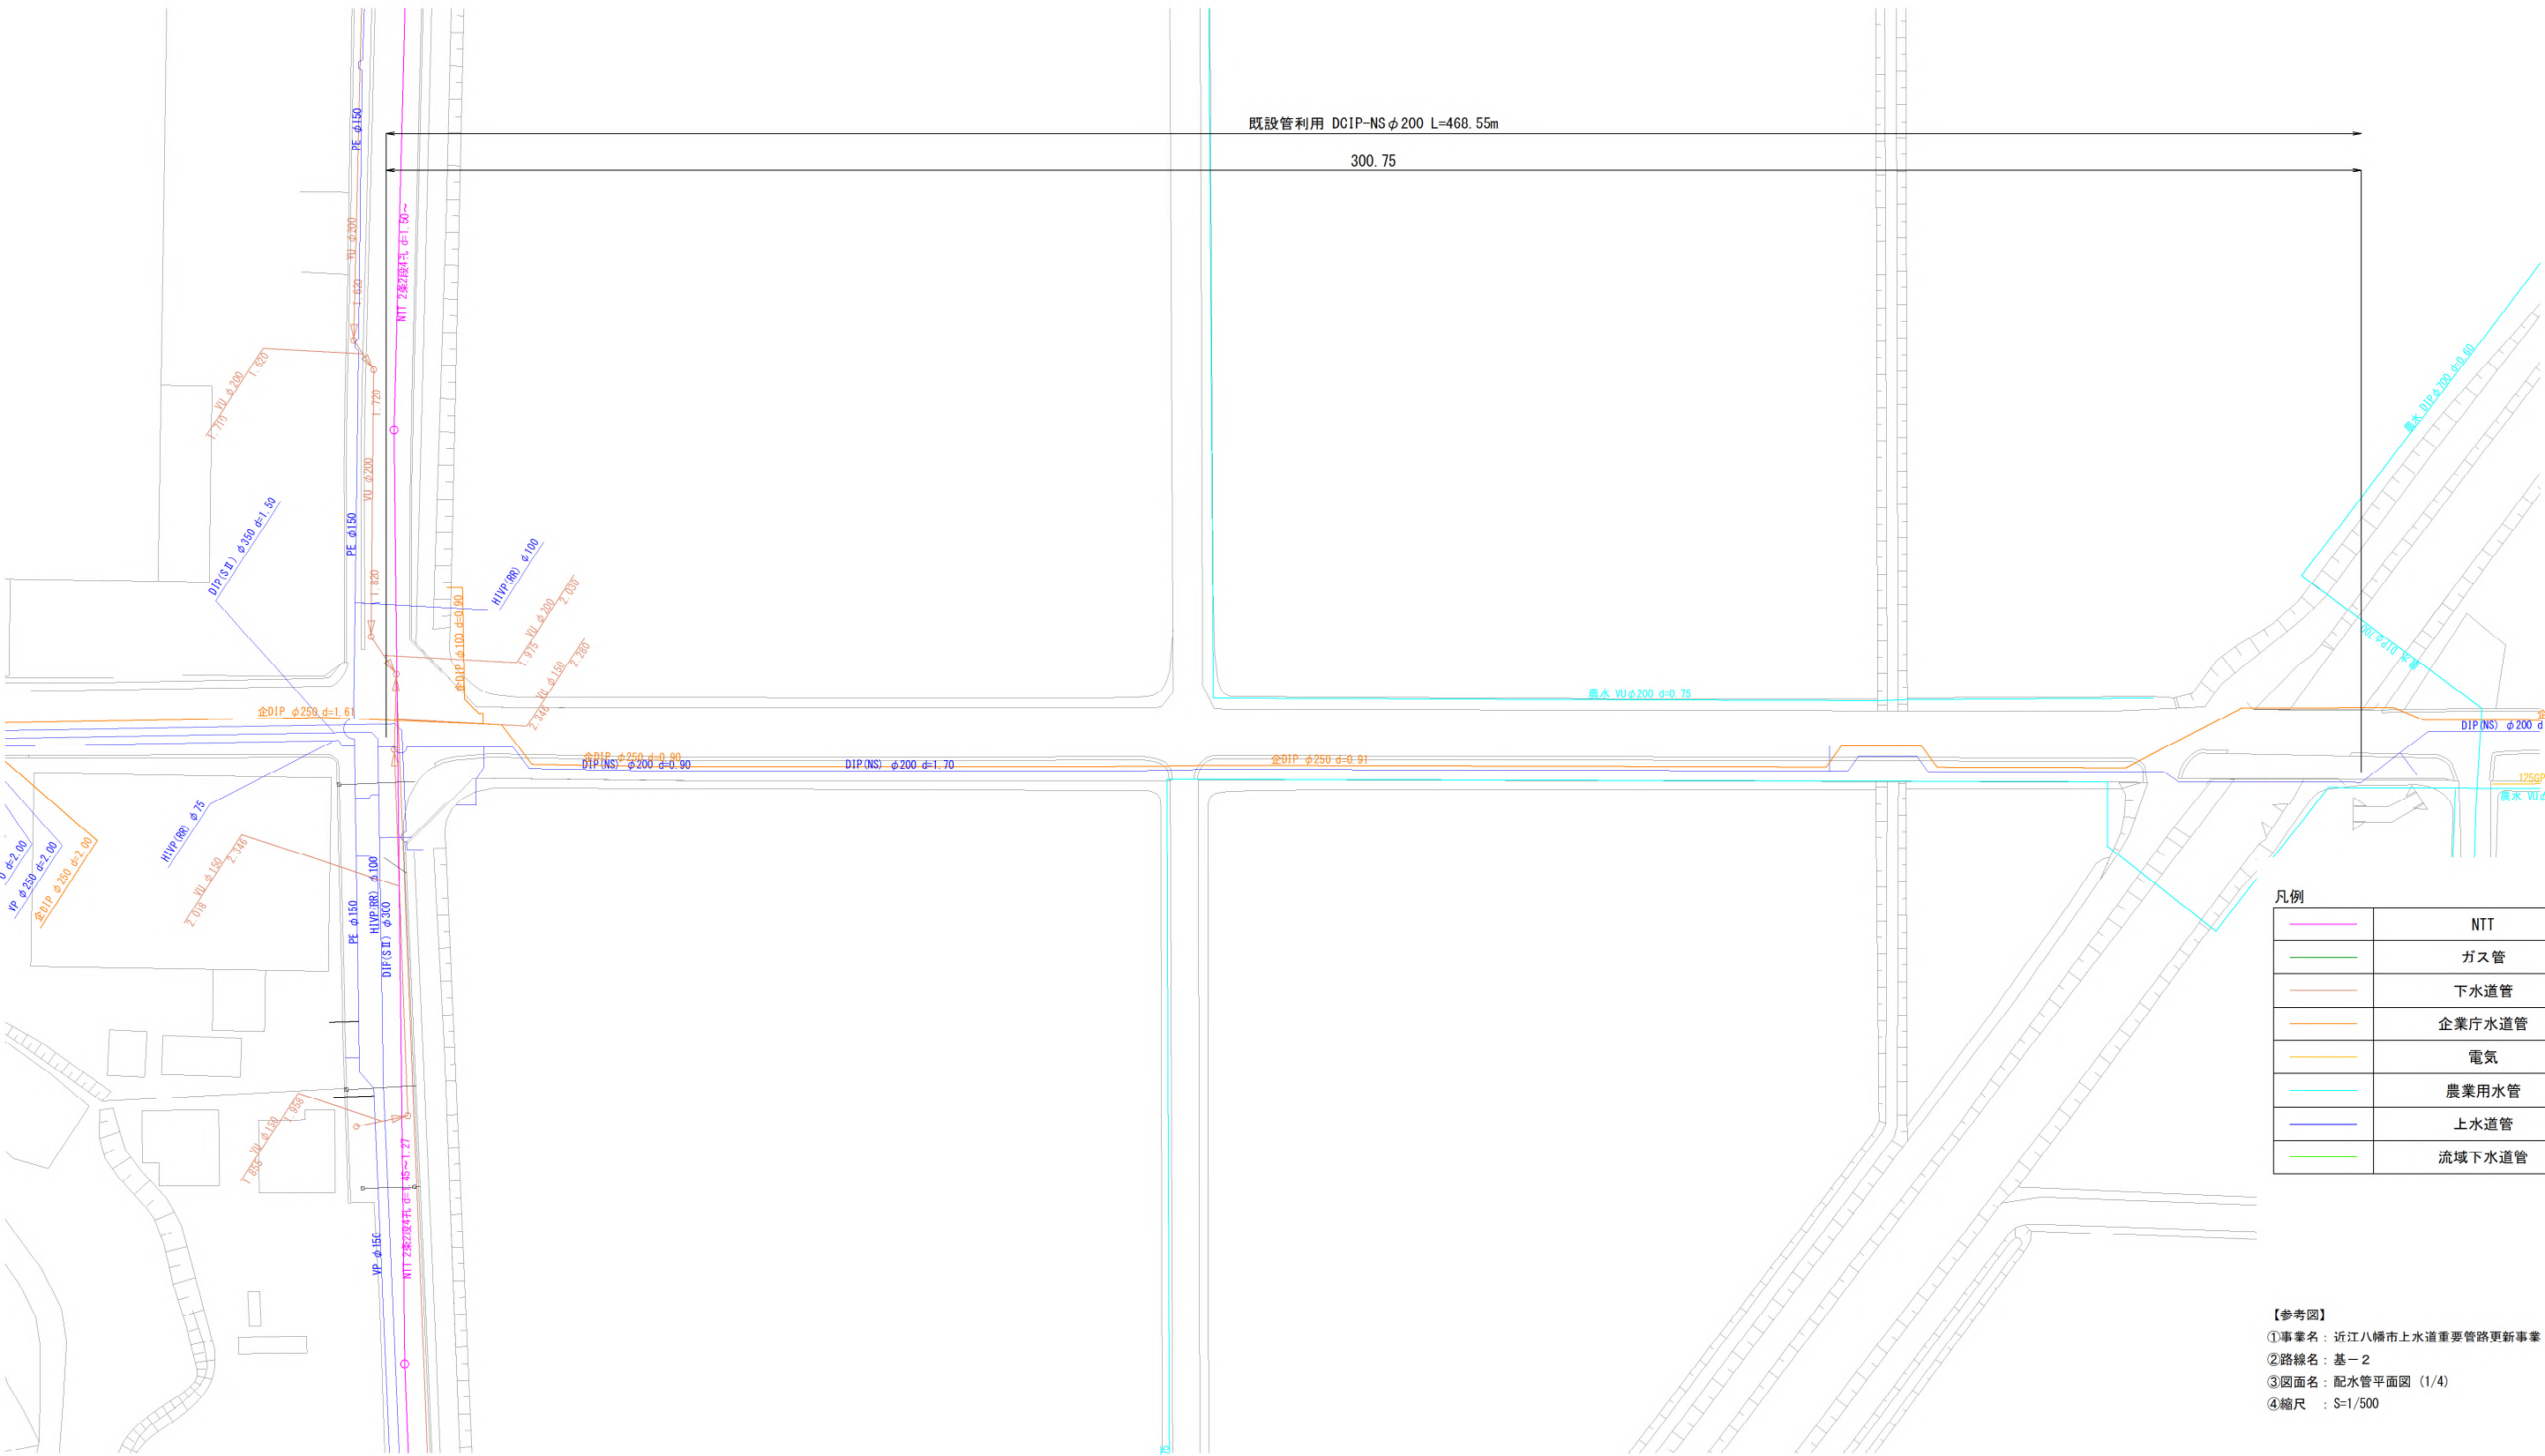

- 【参考図】
- ①事業名：近江八幡市上水道重要管路更新事業（その1）
 - ②路線名：基-2
 - ③図面名：全体平面図
 - ④縮尺：S=1/5,000

配水管平面図（1/4） S=1:500


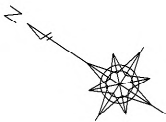


凡例

	NTT
	ガス管
	下水道管
	企業庁水道管
	電気
	農業用水管
	上水道管
	流域下水道管

【参考図】
①事業名：近江八幡市上水道重要管路更新事業（その1）
②路線名：基-2
③図面名：配水管平面図（1/4）
④縮尺：S=1/500

配水管平面図 (2/4) S=1:500

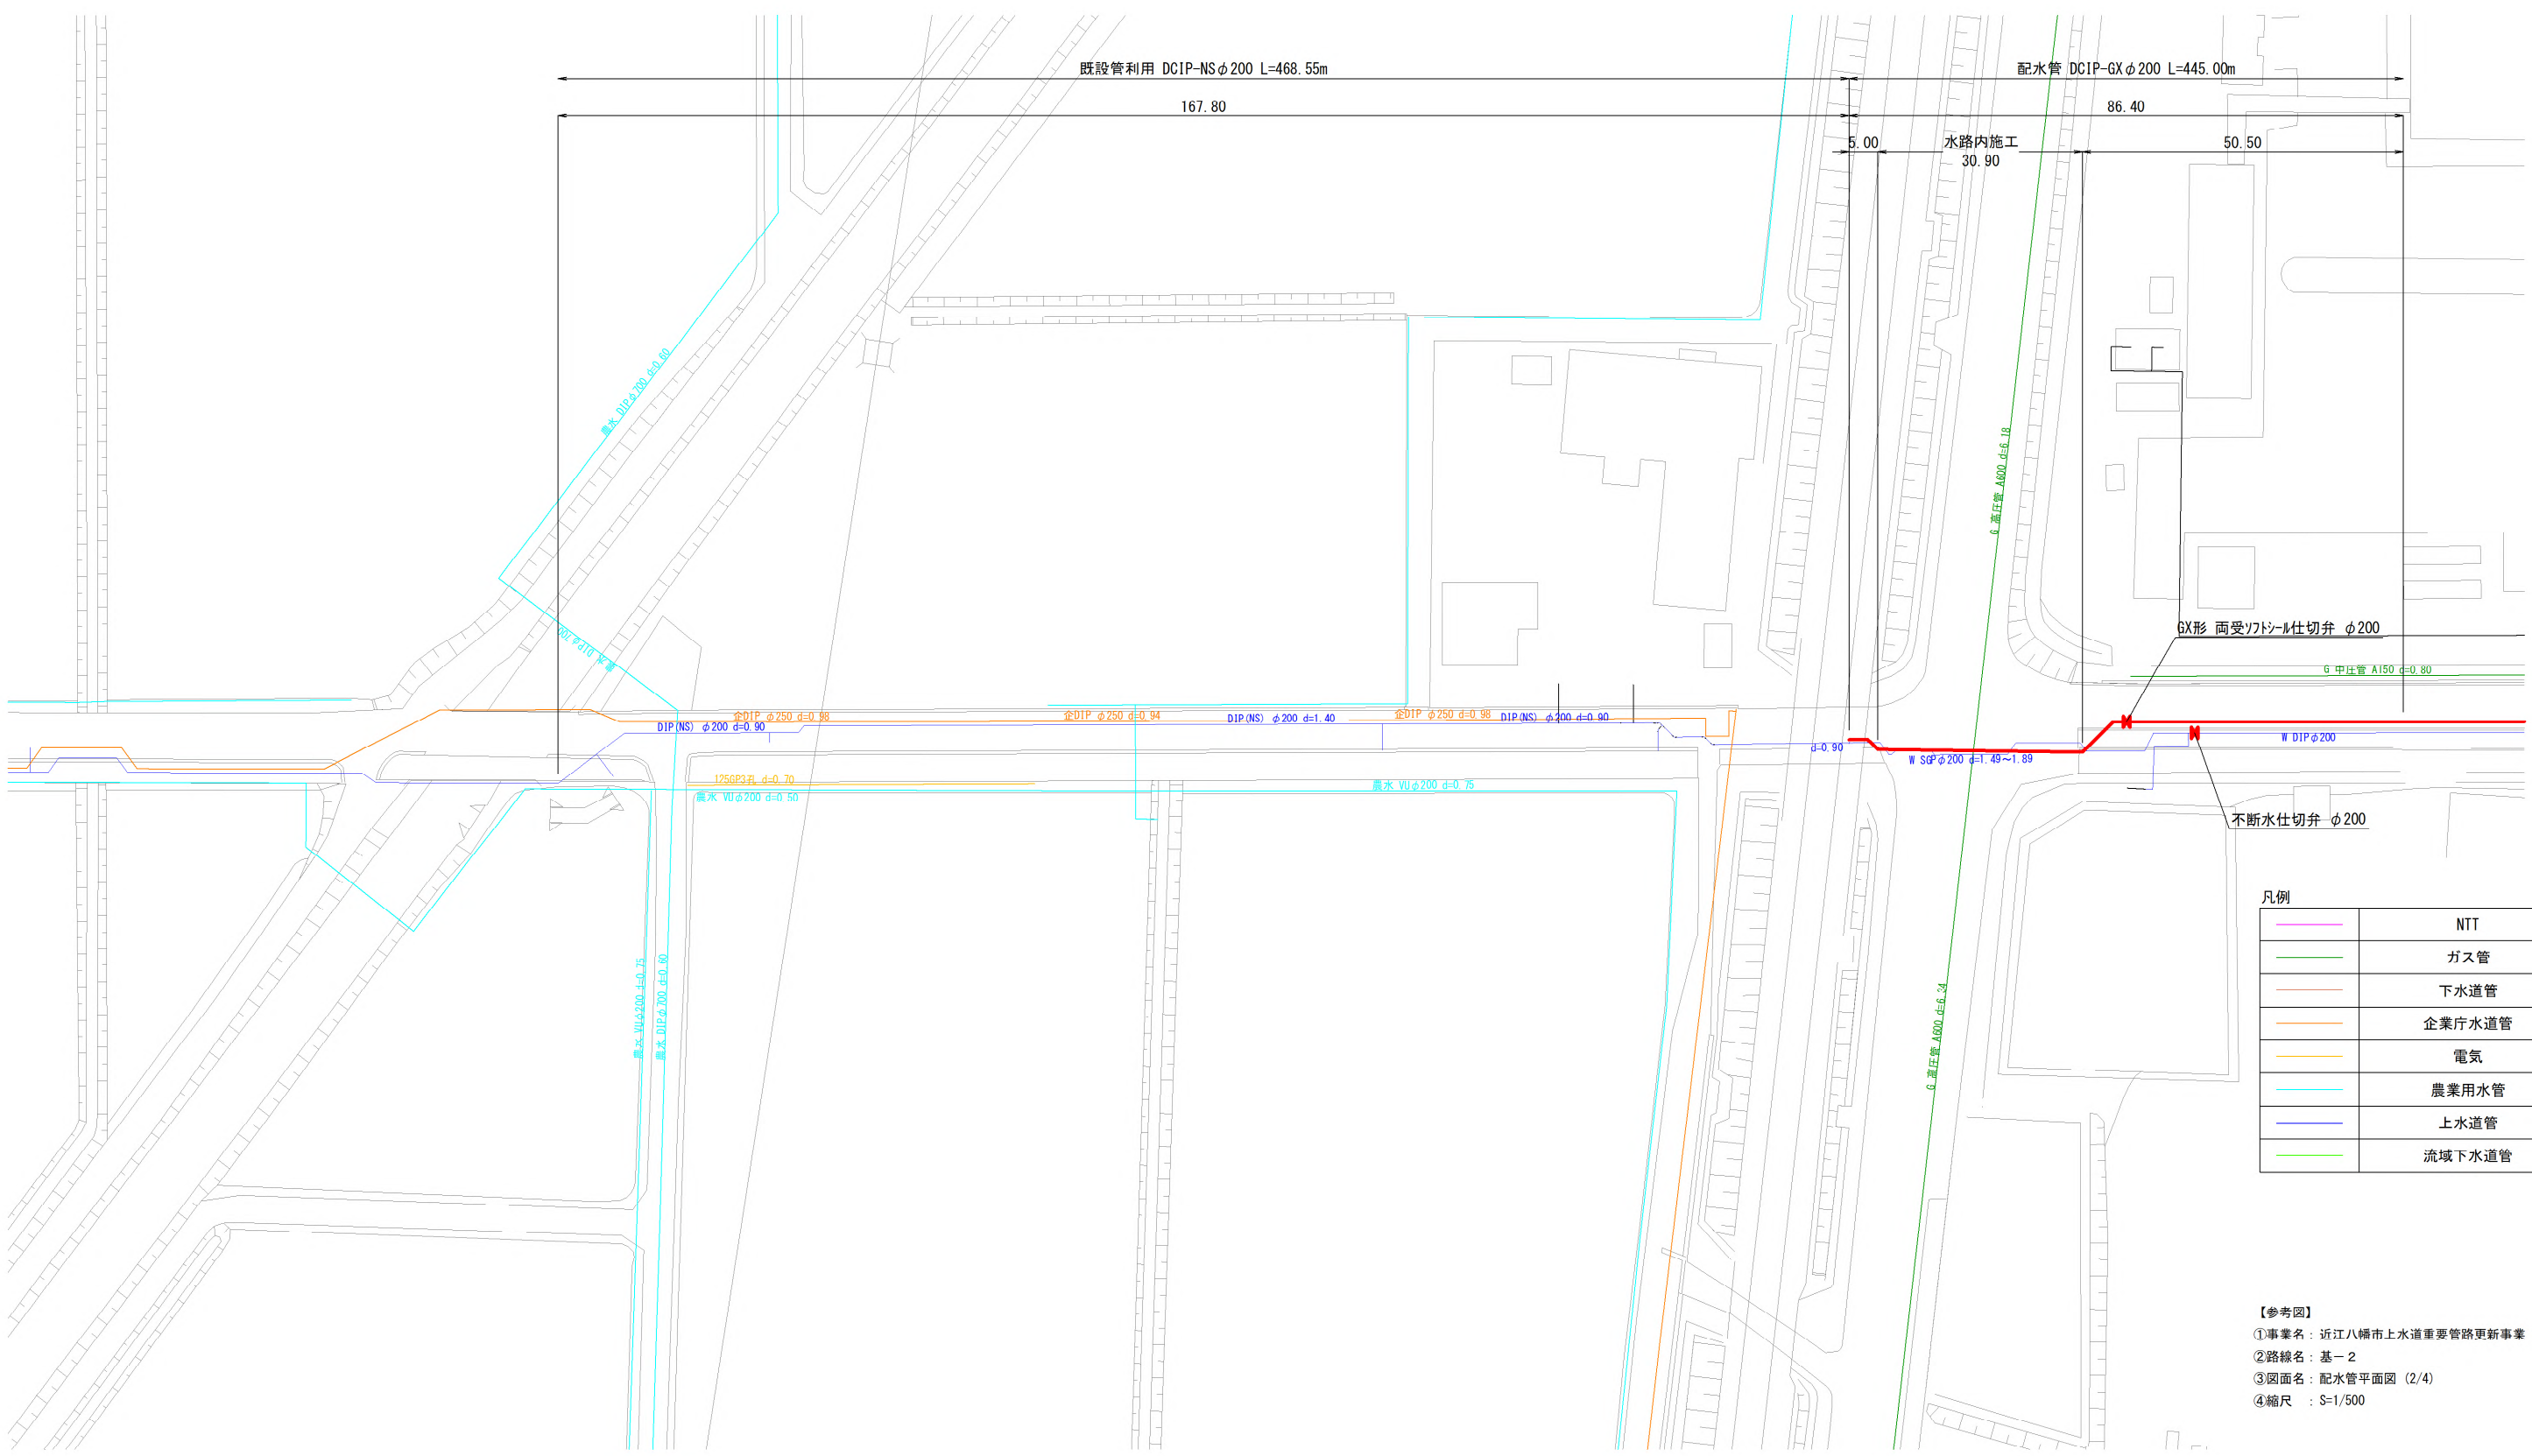
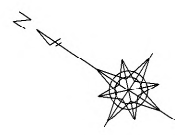


凡例

	NTT
	ガス管
	下水道管
	企業庁水道管
	電気
	農業用水管
	上水道管
	流域下水道管

【参考図】
①事業名：近江八幡市上水道重要管路更新事業（その1）
②路線名：基-2
③図面名：配水管平面図 (2/4)
④縮尺：S=1/500

配水管平面図 (3/4) S=1:500

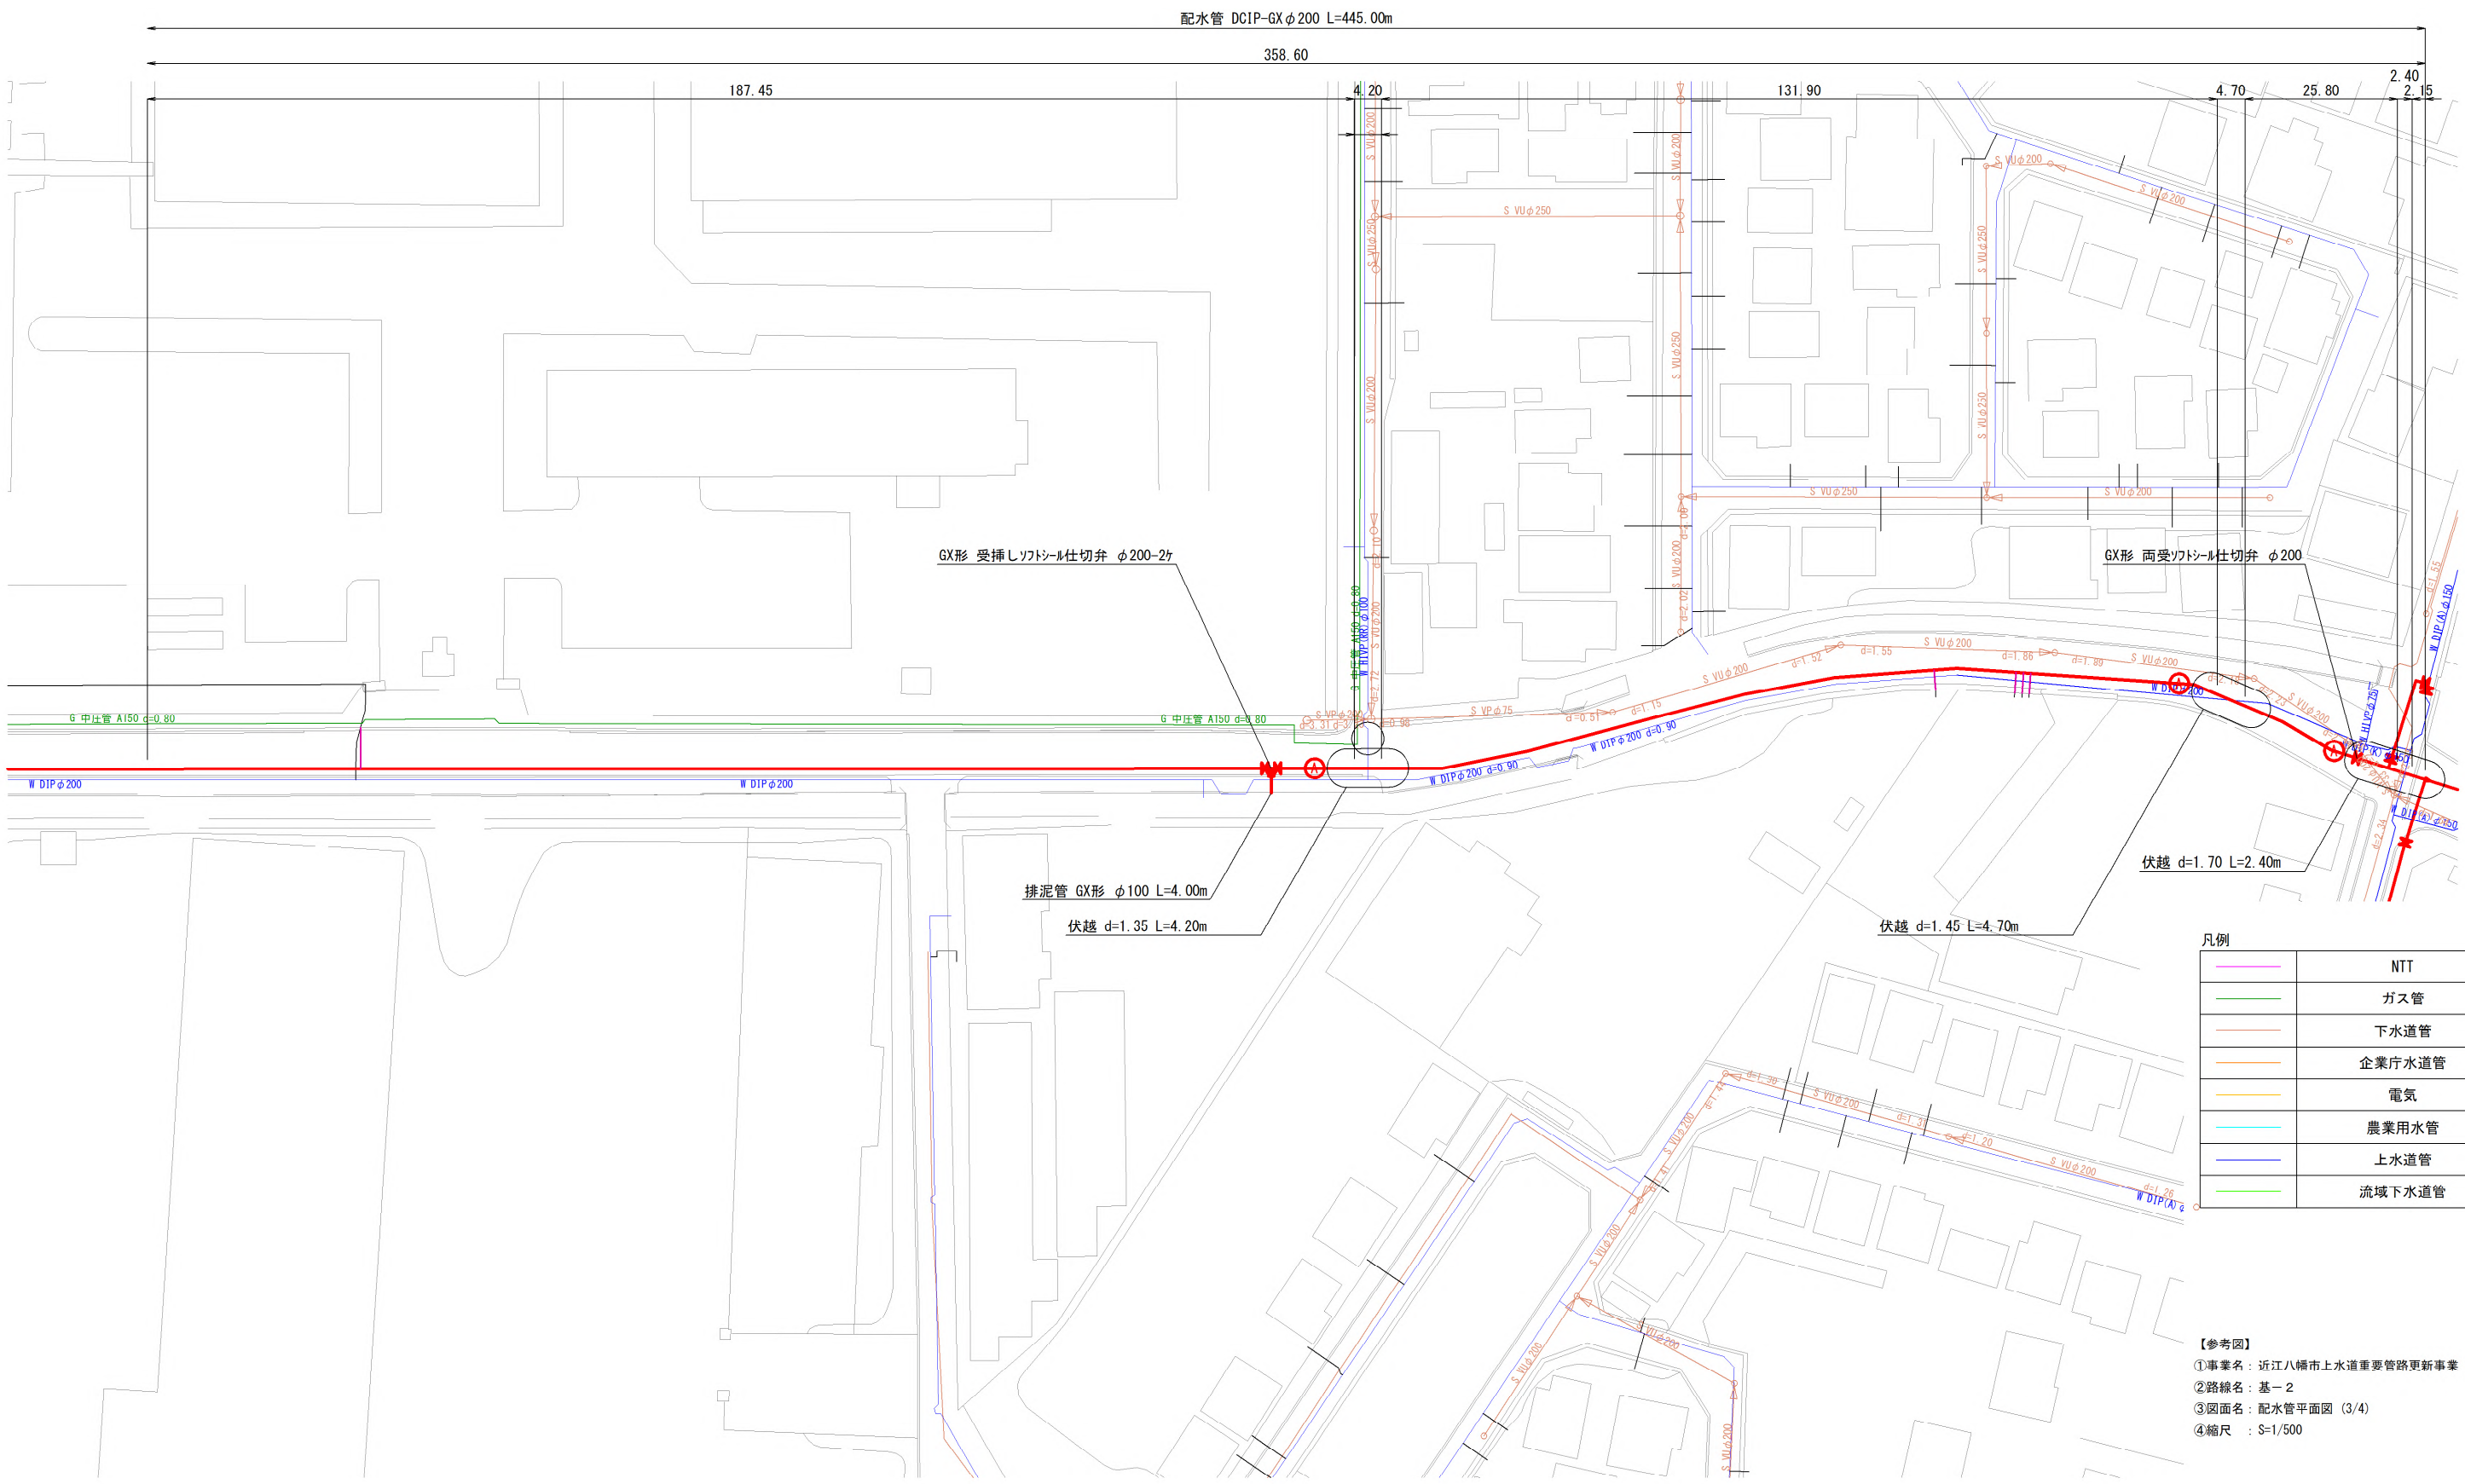
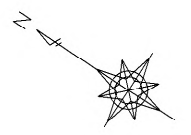


凡例

	NTT
	ガス管
	下水道管
	企業庁水道管
	電気
	農業用水管
	上水道管
	流域下水道管

【参考図】
①事業名：近江八幡市上水道重要管路更新事業（その1）
②路線名：基-2
③図面名：配水管平面図 (3/4)
④縮尺：S=1/500

 配水管平面図 (4/4) S=1:500

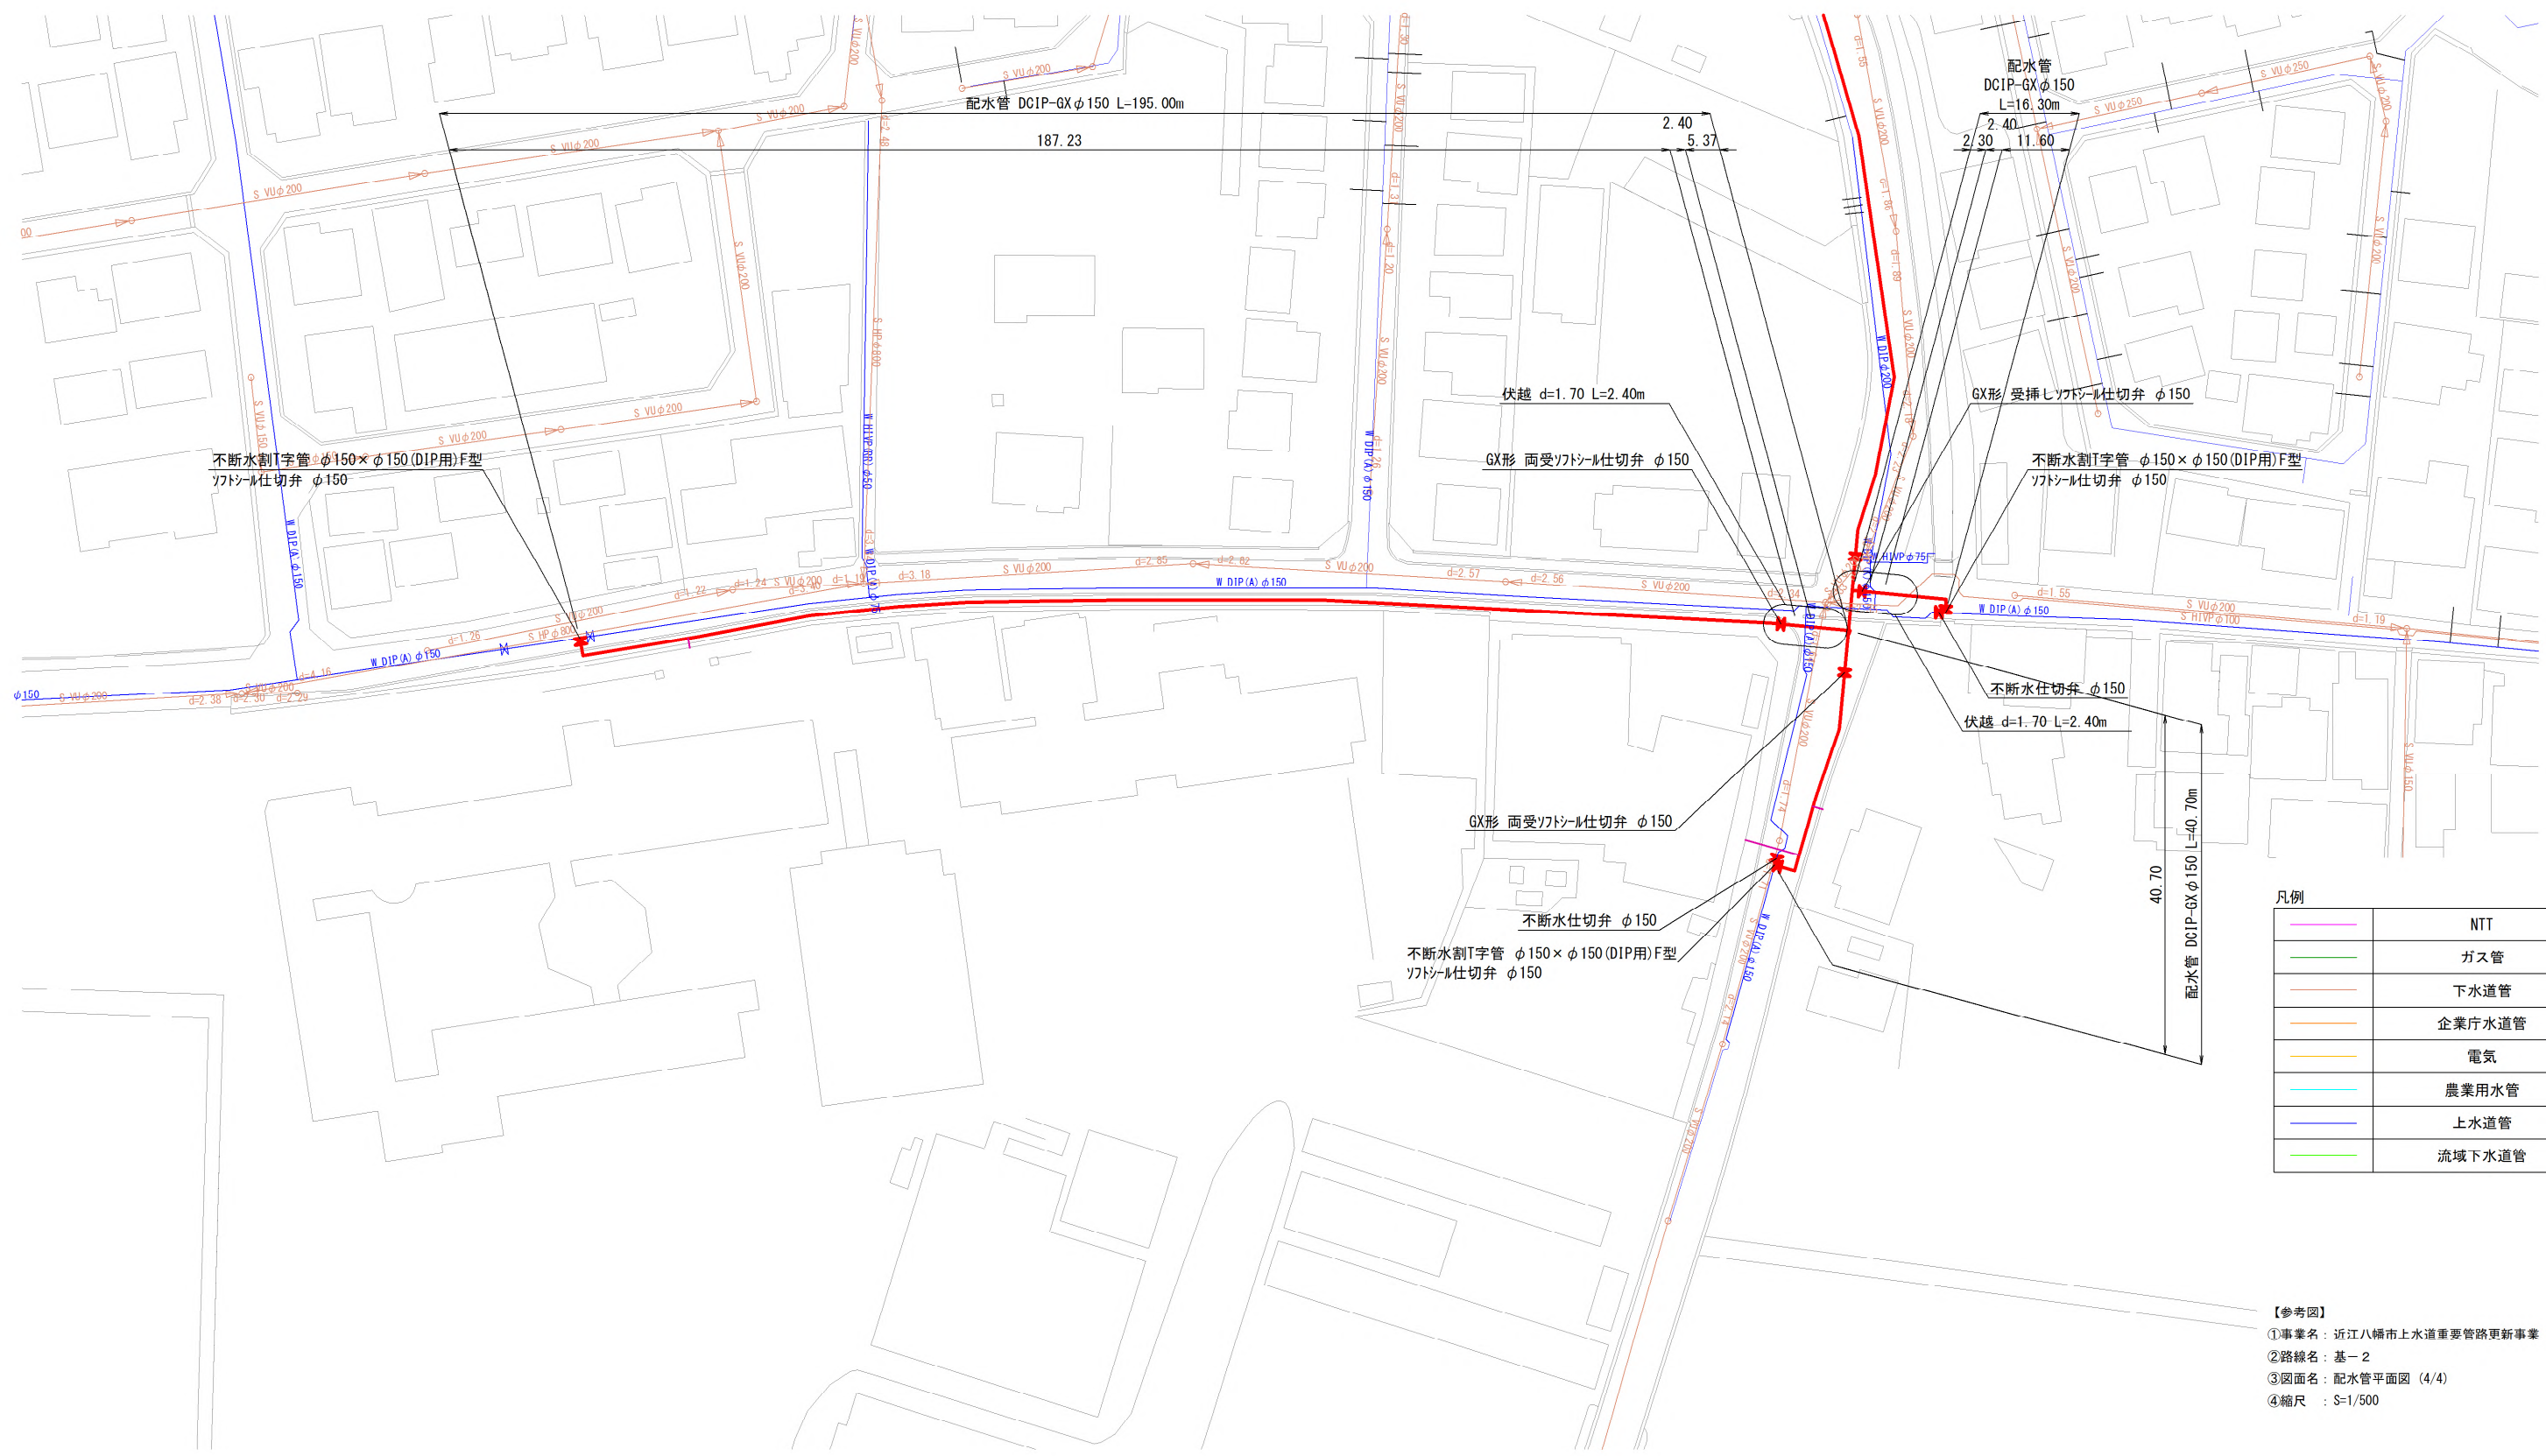


凡例	
—	NTT
—	ガス管
—	下水道管
—	企業庁水道管
—	電気
—	農業用水管
—	上水道管
—	流域下水道管

【参考図】
①事業名：近江八幡市上水道重要管路更新事業（その1）
②路線名：基-2
③図面名：配水管平面図（4/4）
④縮尺：S=1/500

配水管土工標準断面図 S=1:20

(参考図)

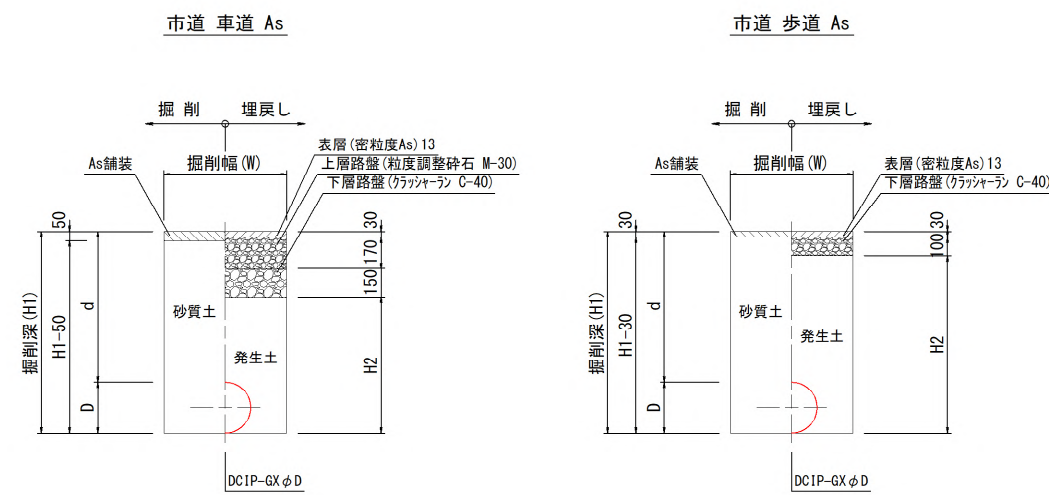


土工名	口径(D)	掘削幅(W)	d	H1	H2
土工-1	φ 220	600	800	1020	670
土工-2	φ 220	600	900	1120	770
土工-3	φ 220	900	1350	1570	1220
土工-4	φ 220	900	1400	1620	1270
土工-5	φ 220	900	1700	1920	1570
土工-6	φ 170	600	800	970	620
土工-7	φ 170	900	1700	1870	1520

土工名	口径(D)	掘削幅(W)	d	H1	H2
土工-8	φ 170	600	800	970	840

舗装構成標準図 S=1:20

(参考図)

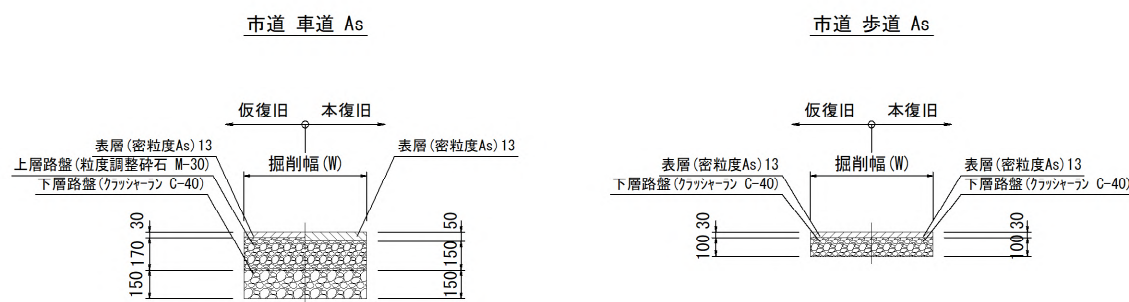

【参考図】



①事業名：近江八幡市上水道重要管路更新事業（その1）

②路線名：基-2

③図面名：配水管土工標準断面図

④縮尺：S=1/20

配水管撤去平面図(1/3) S=1:500

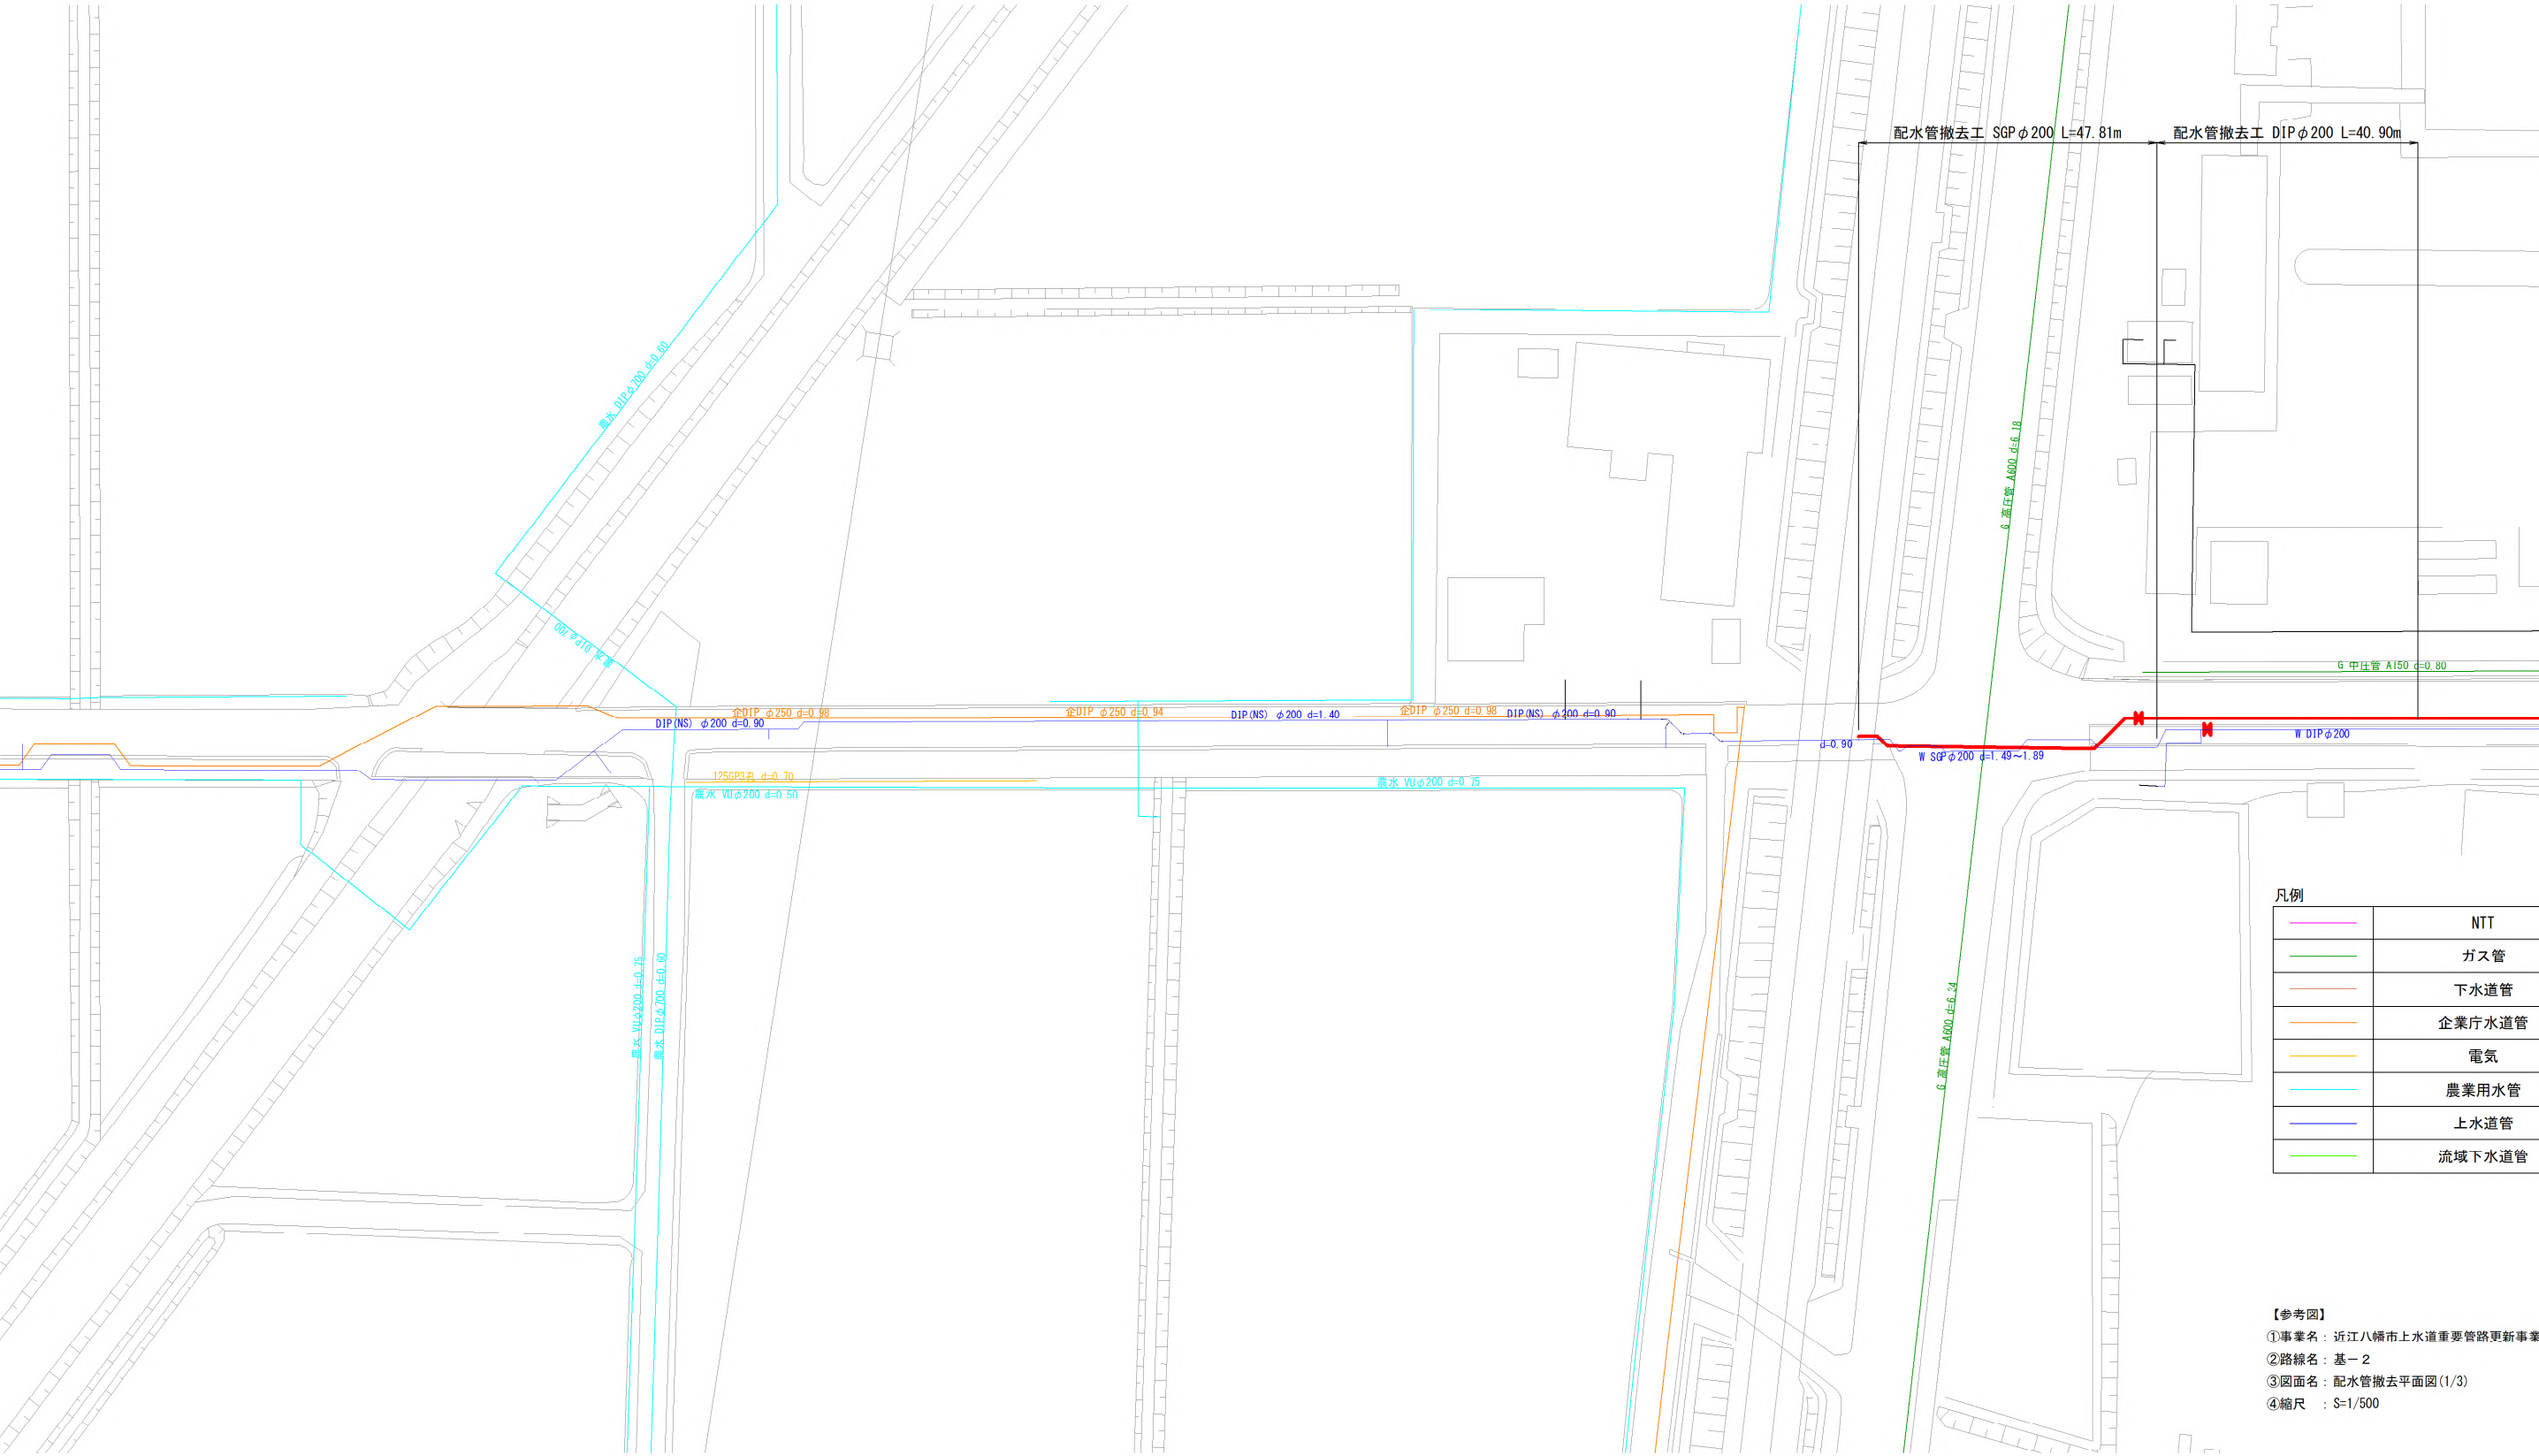
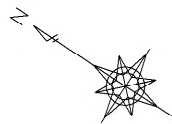


凡例

	NTT
	ガス管
	下水道管
	企業庁水道管
	電気
	農業用水管
	上水道管
	流域下水道管

【参考図】
①事業名：近江八幡市上水道重要管路更新事業（その1）
②路線名：基-2
③図面名：配水管撤去平面図(1/3)
④縮尺：S=1/500

配水管撤去平面図 (2/3) S=1:500

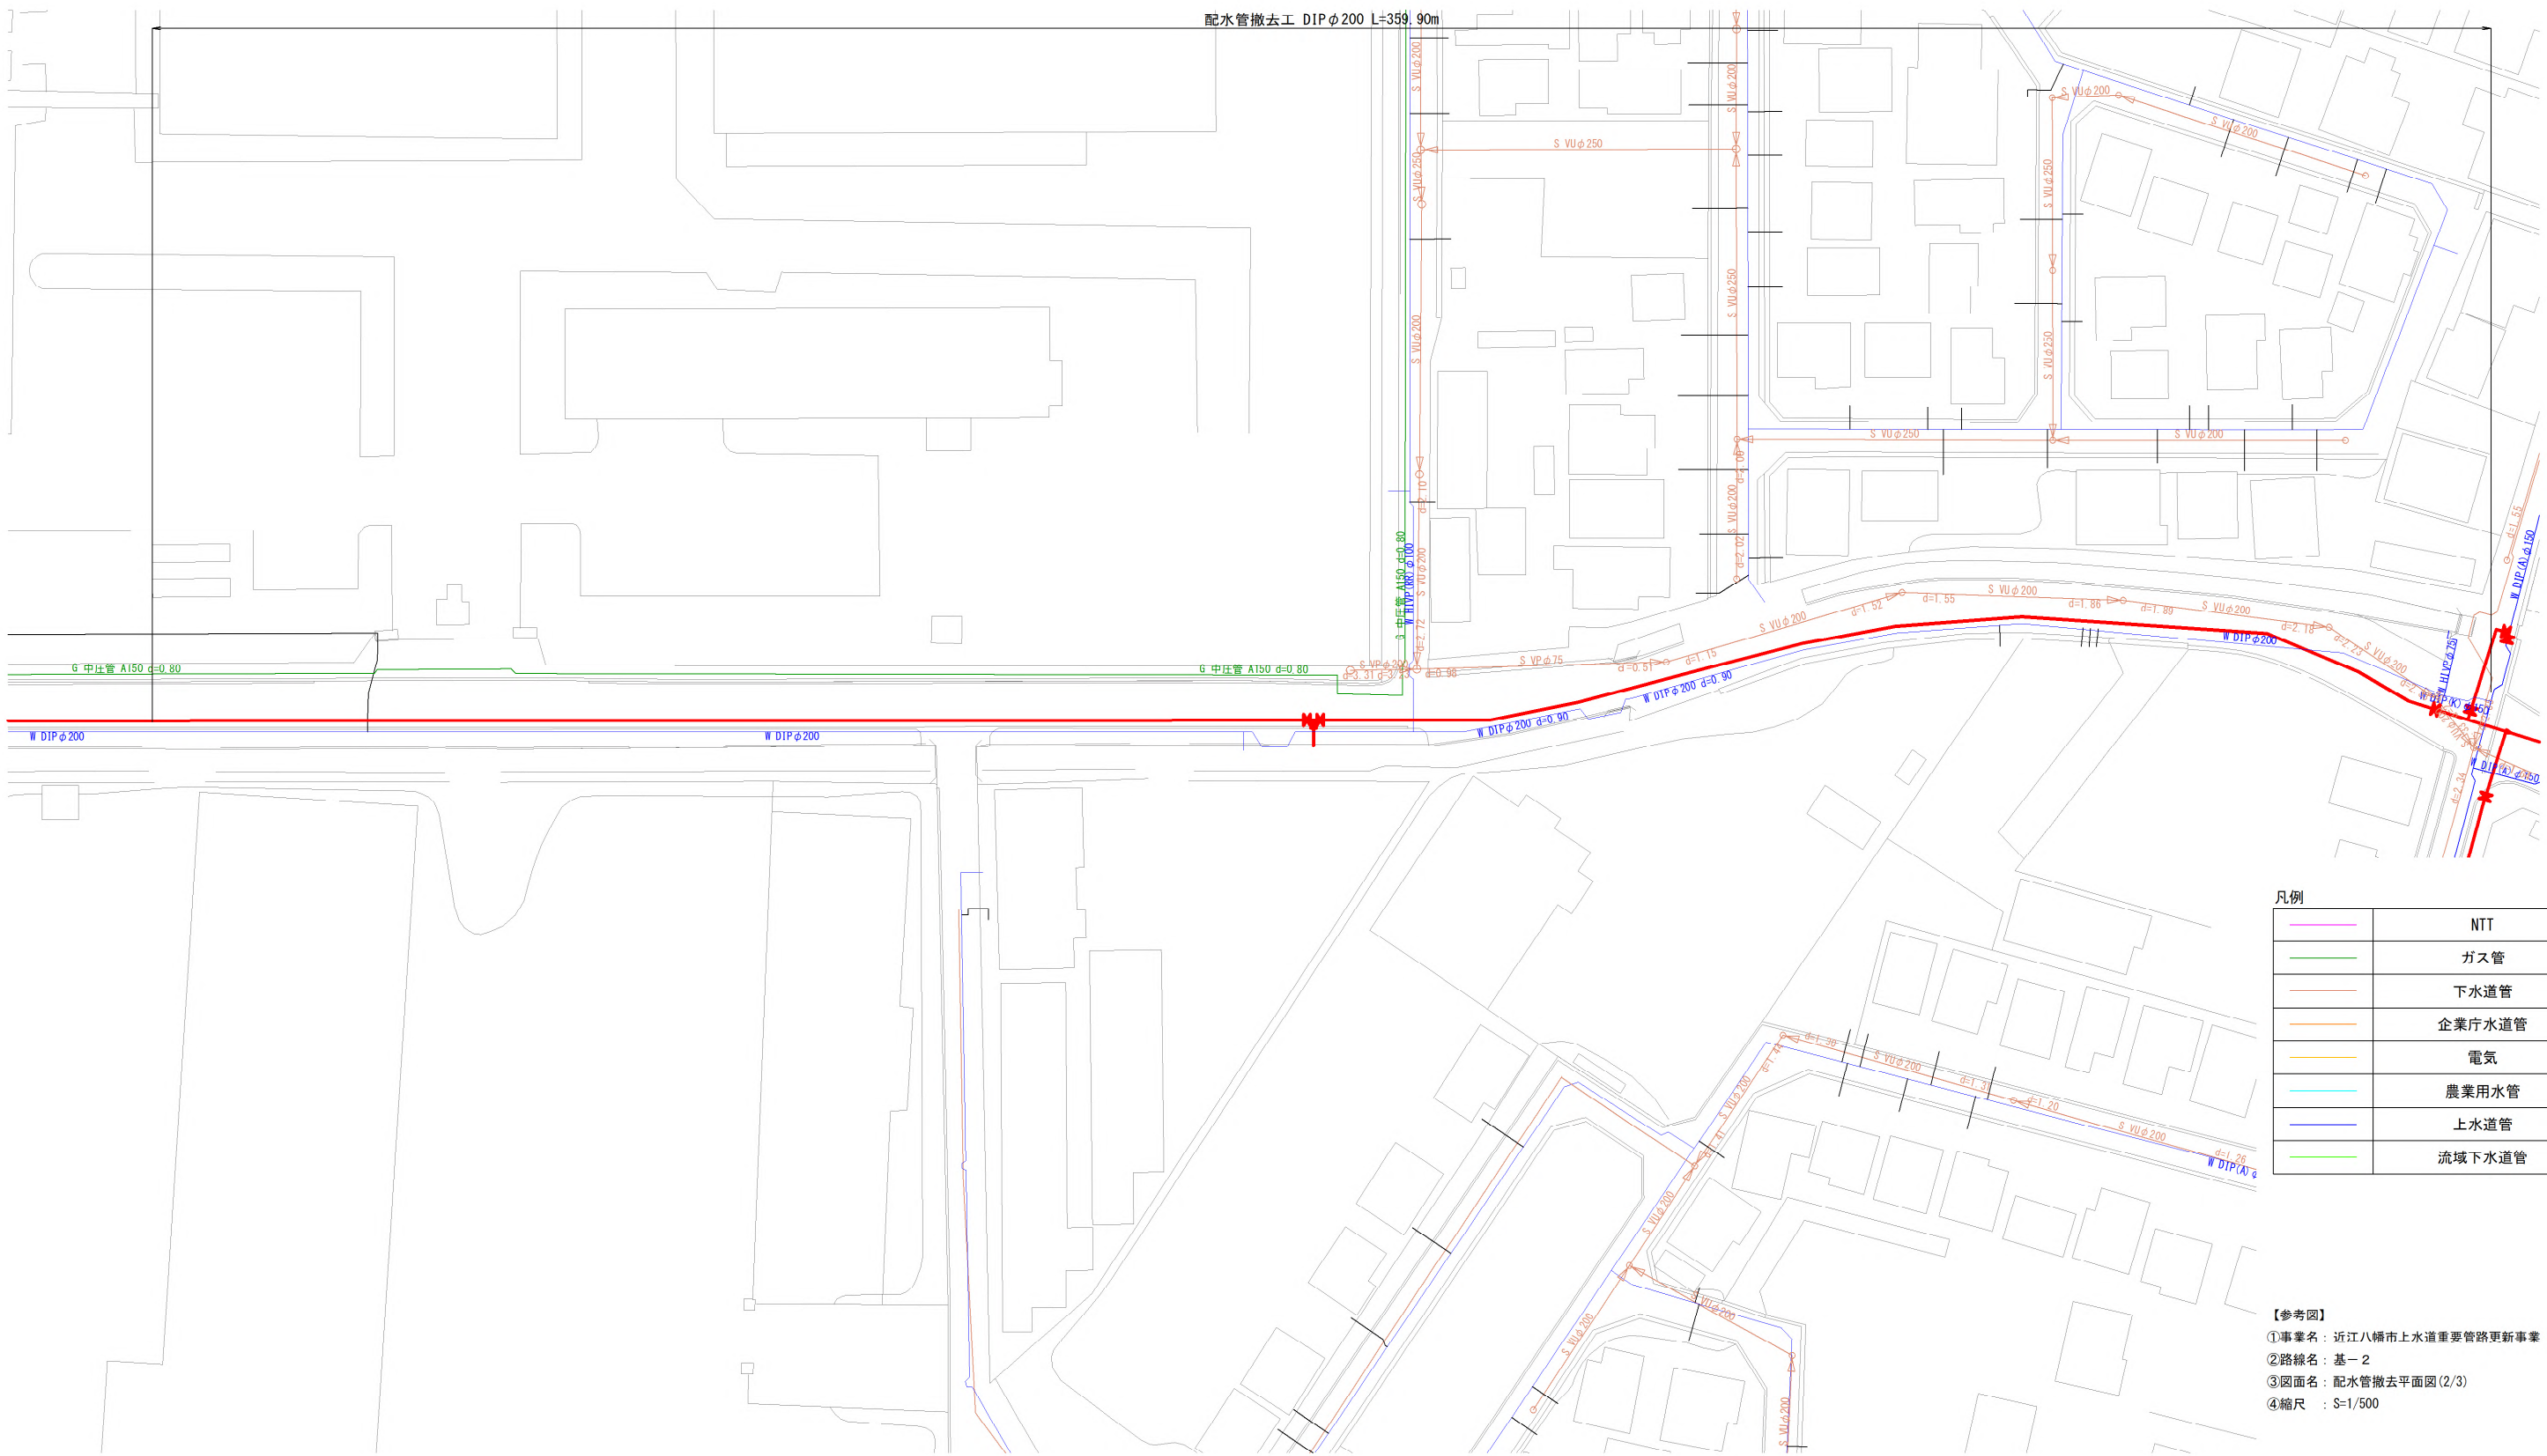
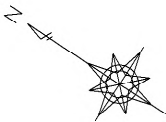


凡例

	NTT
	ガス管
	下水道管
	企業庁水道管
	電気
	農業用水管
	上水道管
	流域下水道管

【参考図】
①事業名：近江八幡市上水道重要管路更新事業（その1）
②路線名：基-2
③図面名：配水管撤去平面図(2/3)
④縮尺：S=1/500

 配水管撤去平面図 (3/3) S=1:500

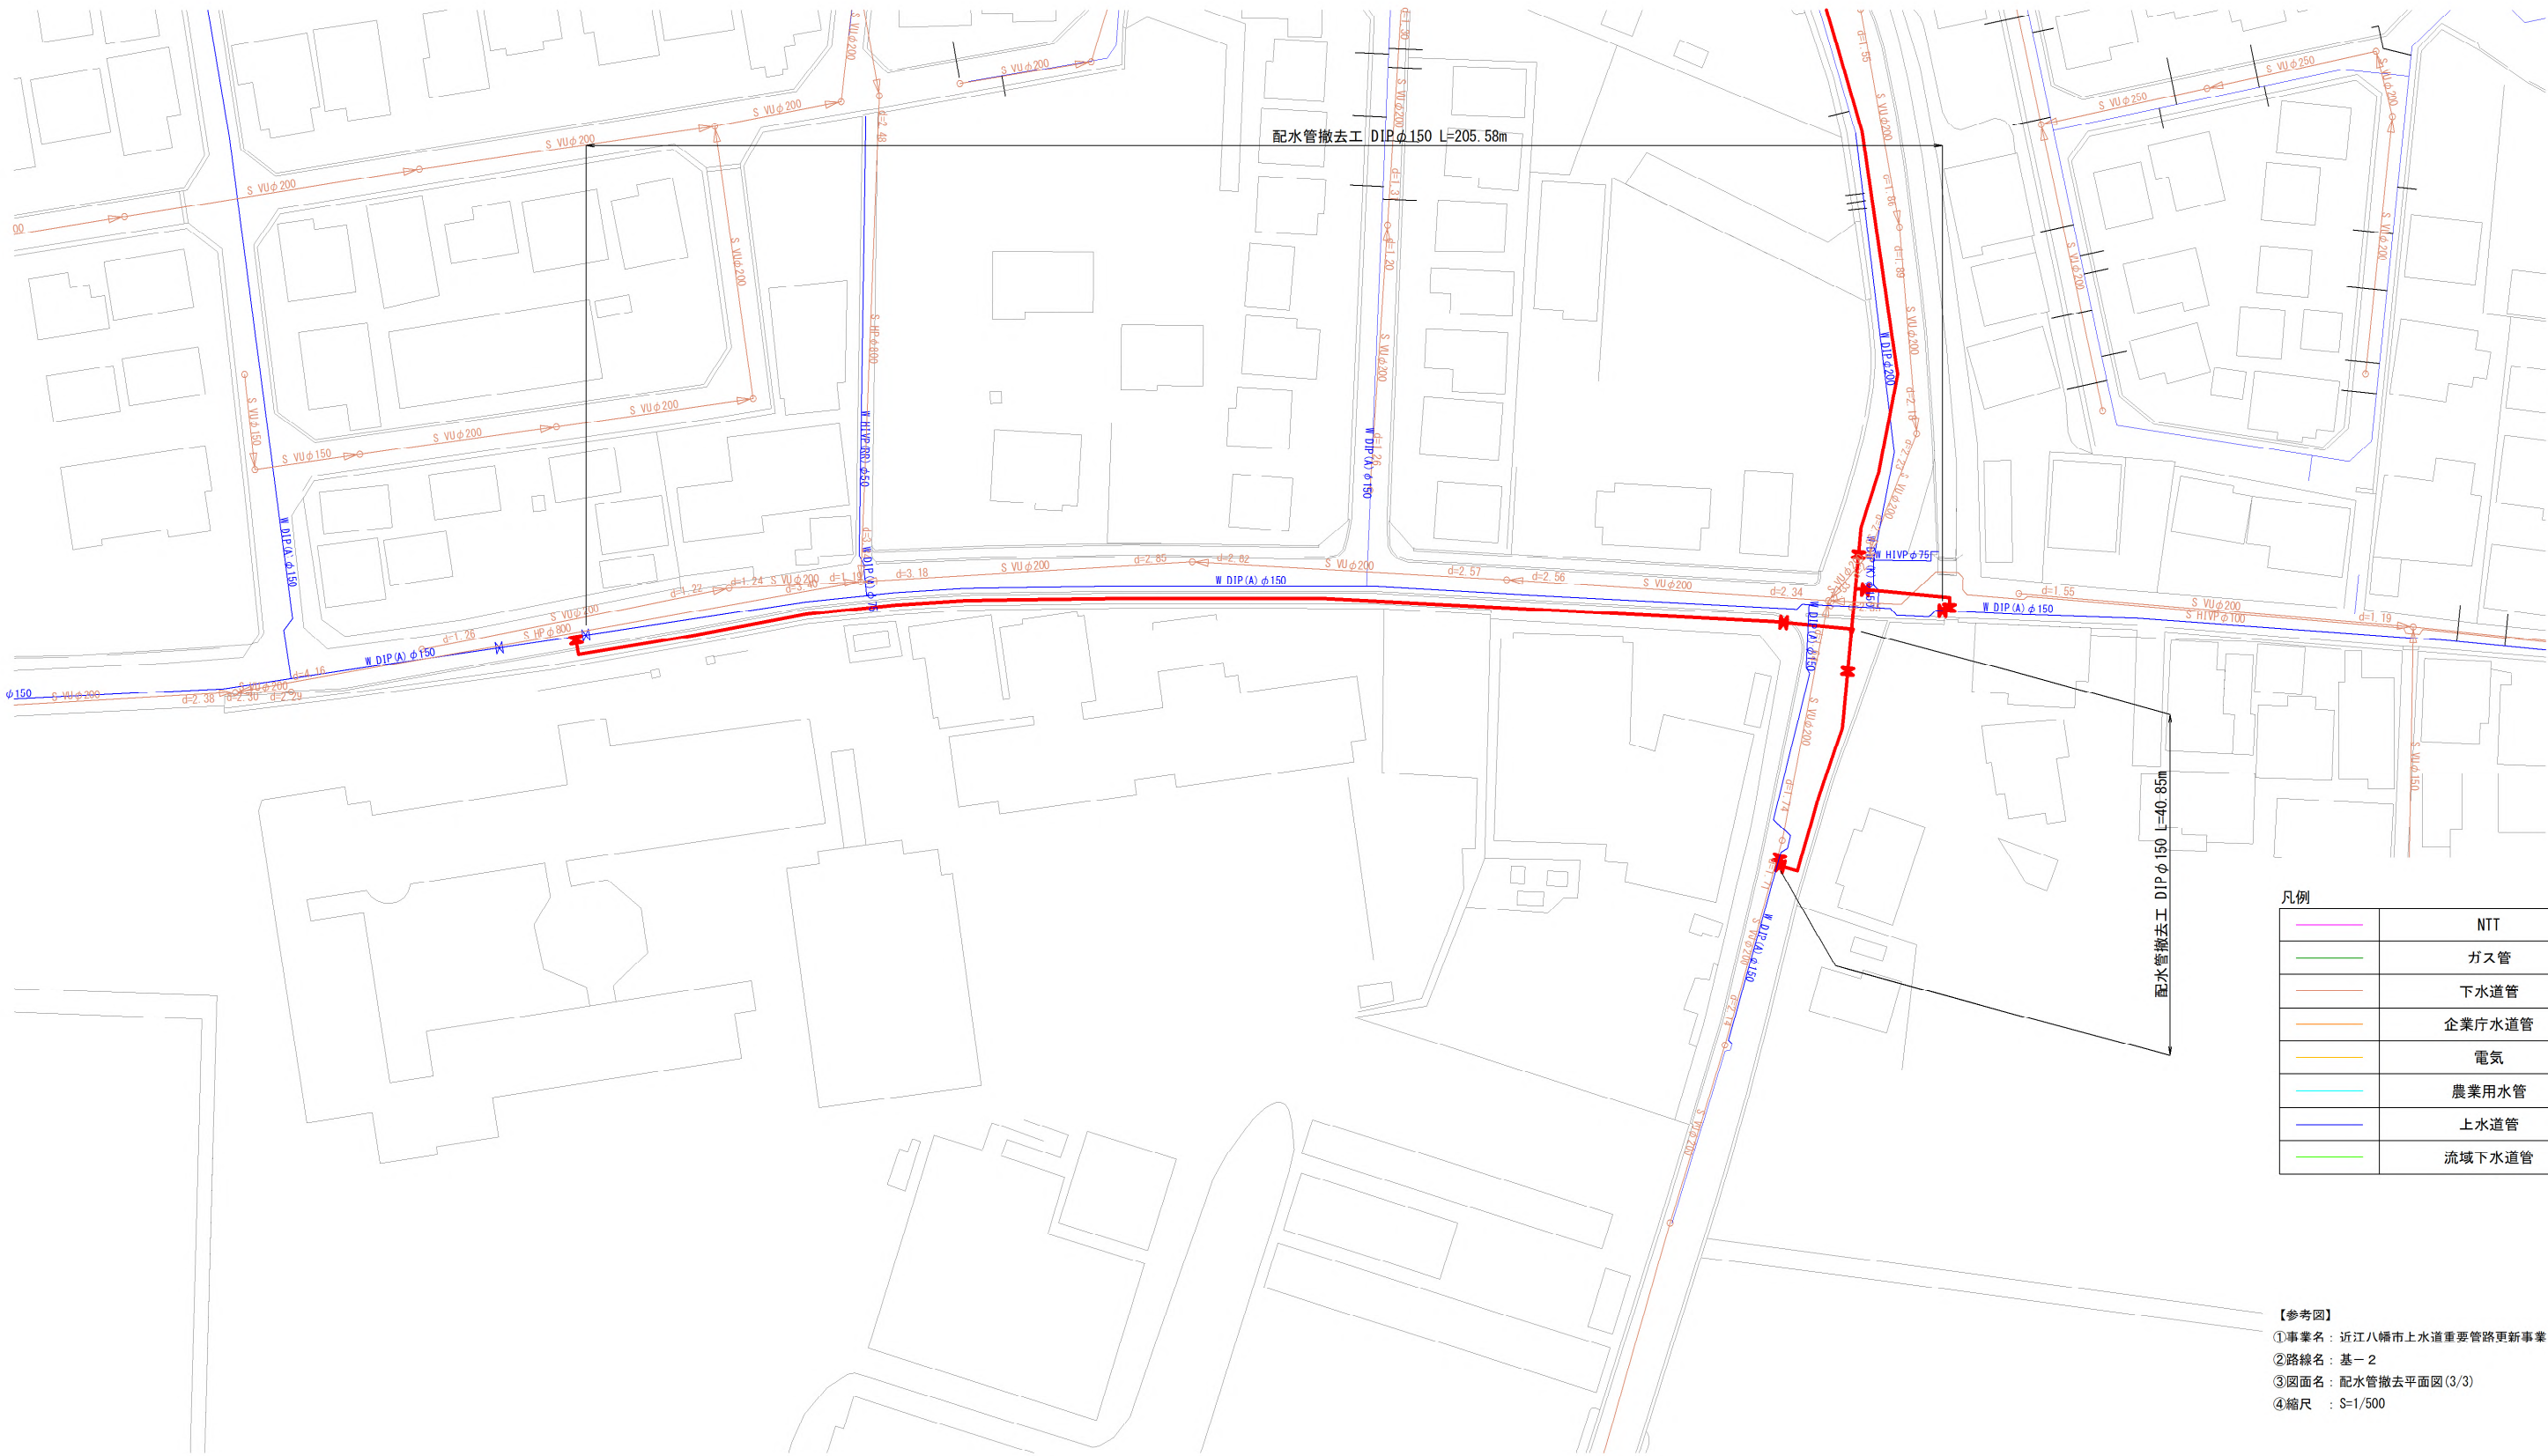


凡例

	NTT
	ガス管
	下水道管
	企業庁水道管
	電気
	農業用水管
	上水道管
	流域下水道管

【参考図】
①事業名：近江八幡市上水道重要管路更新事業（その1）
②路線名：基-2
③図面名：配水管撤去平面図(3/3)
④縮尺：S=1/500

配水管撤去土工標準断面図 S=1:20

(参考図)

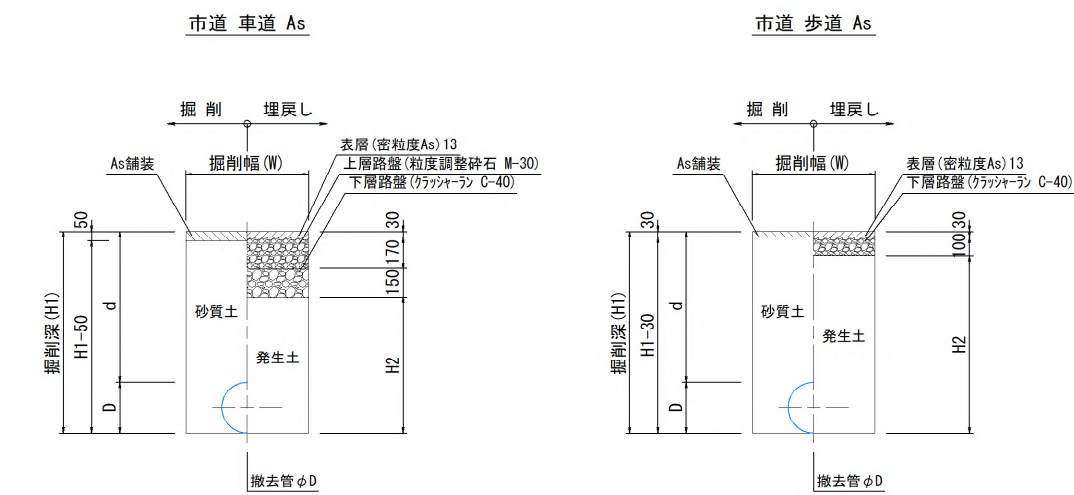

土工名	口径(D)	掘削幅(W)	d	H1	H2
撤去土工-1	φ 220	600	900	1120	770
撤去土工-2	φ 170	600	800	970	620

土工名	口径(D)	掘削幅(W)	d	H1	H2
撤去土工-3	φ 220	600	900	1120	990

【参考図】

①事業名：近江八幡市上水道重要管路更新事業（その1）

②路線名：基-2

③図面名：配水管撤去土工標準断面図

④縮尺：S=1/20

【資料 2】：調査業務の位置図

※図面は縮小版であり、縮尺値はA 1 サイズで印刷した場合のものである。

測量・地質調査位置図 S=1:5000

